


### SIMBOLOGIA

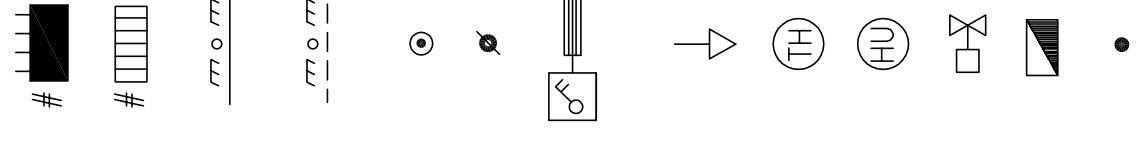

QUADRO ELETTRICO DI DISTRIBUZIONE  
 MODULO DI INERTRACCIA DI PIANO - (SISTEMA DI SUPERVISIONE)  
 TUBAZIONE IN PVC FLESSIBILE SERIE PESANTE AUTOSTINGHENTE INCASSATA SOTTOTRACCIA PER LINEA BIS  
 TUBAZIONE IN PVC FLESSIBILE SERIE PESANTE AUTOSTINGHENTE INCASSATA SOTTOTRACCIA PER LINEA BIS  
 CASSETTA DI DERIVAZIONE IN RESINA DA INCASSO  
**MONTANTE**  
 PUNTO DI PREDISPOSIZIONE PER ALIMENTAZIONE SEZIONE INTERNA DEL SISTEMA MULTISPIR A POMPA DI CALORE COSTITUITO DA N°1 SCAROLA DA INCASSO A TRE POSI PER FLUIDO SEZIONARE  
 N°1 SCAROLA DA INCASSO A TRE POSI PER ARROIO TUBAZIONI LINEA BIS  
 N°1 SCAROLA DA INCASSO A TRE POSI PER ARROIO TUBAZIONI LINEE UMIDIFICATORE  
 COLLEGAMENTO EQUIPOTENZIALE COLLETTORE FLUIDO REFRIGERANTE O RISCALDAMENTO REALIZZATO TRAMITE CAVO TIPO N°10-A, SEZ. 6mmq.  
 Sonda AMBIENTE DI TEMPERATURA E UMIDITA'  
 Sonda AMBIENTE DI UMIDITA'  
 ELETTROVALVOLA SU COLLETTORE PANNELLI ROTANTI IMPIANTI DI RISCALDAMENTO  
 QUADRO DI COMANDO UMIDIFICATORE  
 I SIMBOLI CONTRASSEGNAI NELLA SIMBOLOGIA CON # SONO ESCLUSI DALL'APPALTO

### NOTE

(N3) LA PREDISPOSIZIONE DELL' IMPIANTO SARA' REALIZZATA IN ESECUZIONE INCASSATA SOTTOTRACCIA CON TUBAZIONI PVC FLESSIBILE SERIE PESANTE AUTOSTINGHENTE E CASSETTE DI DERIVAZIONE IN RESINA DA INCASSO, LE APPARECCHIATURE E LE LINEE DI ALIMENTAZIONE SONO ESCLUSE DALL'APPALTO

LA TUBAZIONE PER LA LINEA BIS DEL SISTEMA MULTISPIR, DOVRA' ESSERE FISSAMENTE SEPARATA DAGLI ALTRI SERVIZI E DISTANZIATA ALMENO 30cm DA QUEST'ULTIMI

LE APPARECCHIATURE CONTRASSEGNAE CON \* SARANNO INSTALLATE NEI TOTEM

### COMUNE DI PRATO MUSEO CIVICO

### PROGETTO ESECUTIVO PALAZZO PRETORIO PREDISPOSIZIONI IMPIANTISTICHE PER L'ADDESSATO


PROGETTO ARCHITETTONICO: DOTT. ARIEL BIANCA BALLESTRERO  
 PROGETTO IMPIANTISTICO: DOTT. ING. GIULIO BIANCHI  
 COORDINATORE: ING. MASSIMO MARIUZZI

DISEGNO E04 - ALIMENTAZIONI IMPIANTI TECNOLOGICI PIANI QUOTA 0.30 - 3.30 - 6.35


IMPIANTI ELETTRICI (ILLUMINAZIONE, SPECIALI E TECNOLOGICI)

DOCUMENTO: \_\_\_\_\_  
 SCALA: 1:100  
 DATA: \_\_\_\_\_  
 COMPILATO: \_\_\_\_\_  
 AGGIORNAMENTO: \_\_\_\_\_

PIANTA PIANO QUOTA 0.30

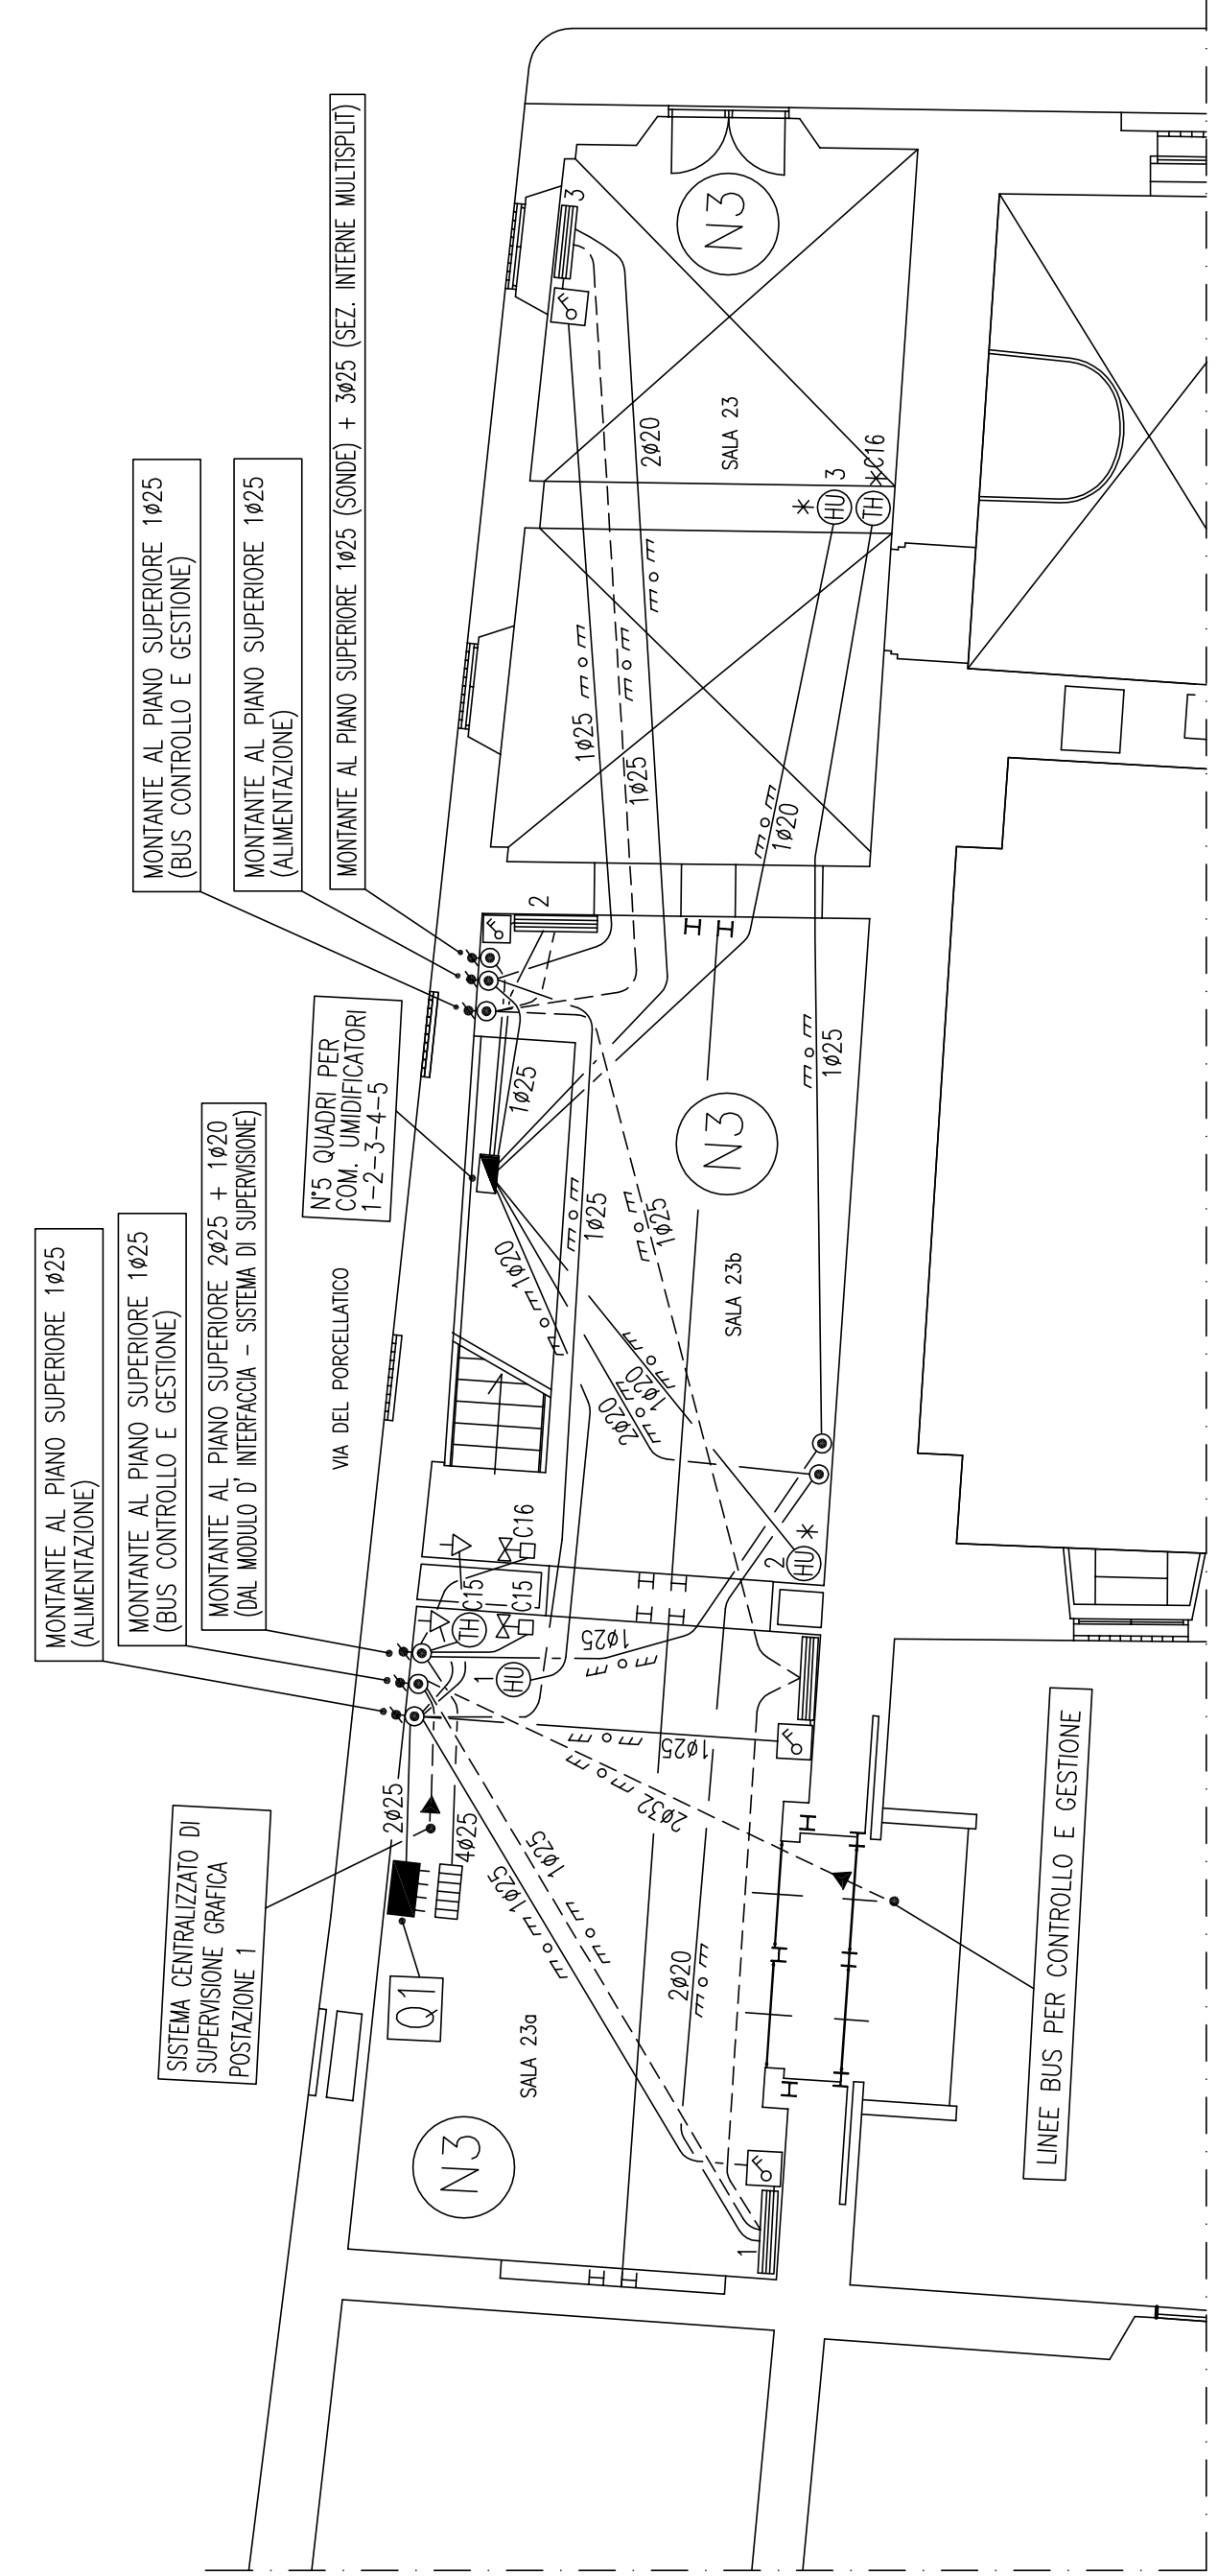

PIANTA PIANO QUOTA 3.30

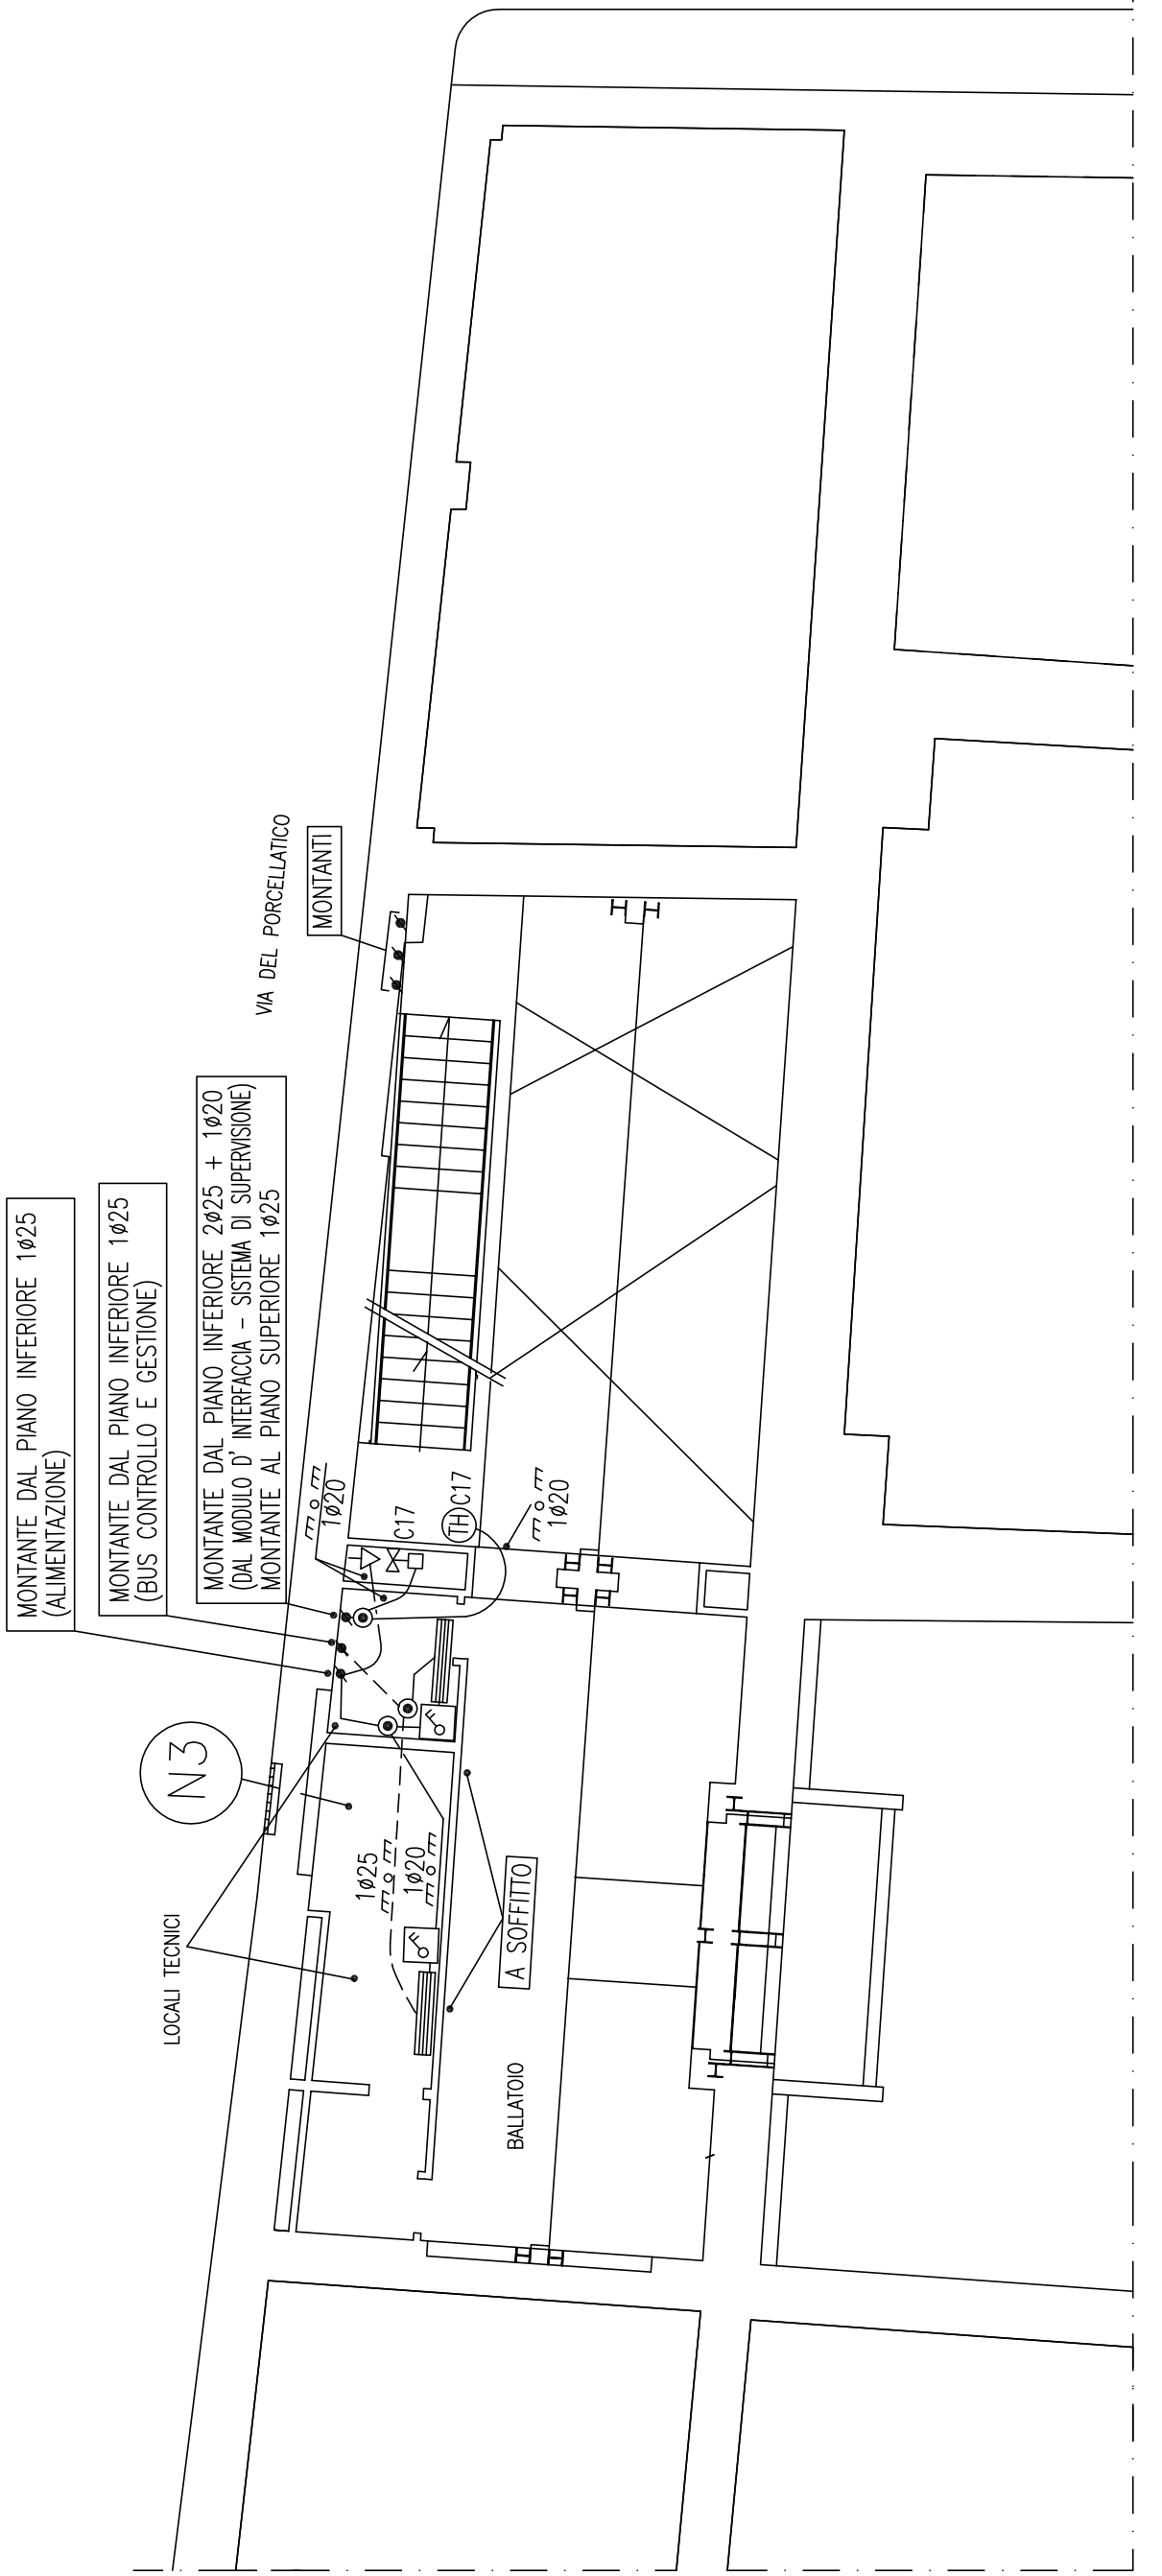

PIANTA PIANO QUOTA 6.35

