



Pianta Piano Terra
 Scala 1:100

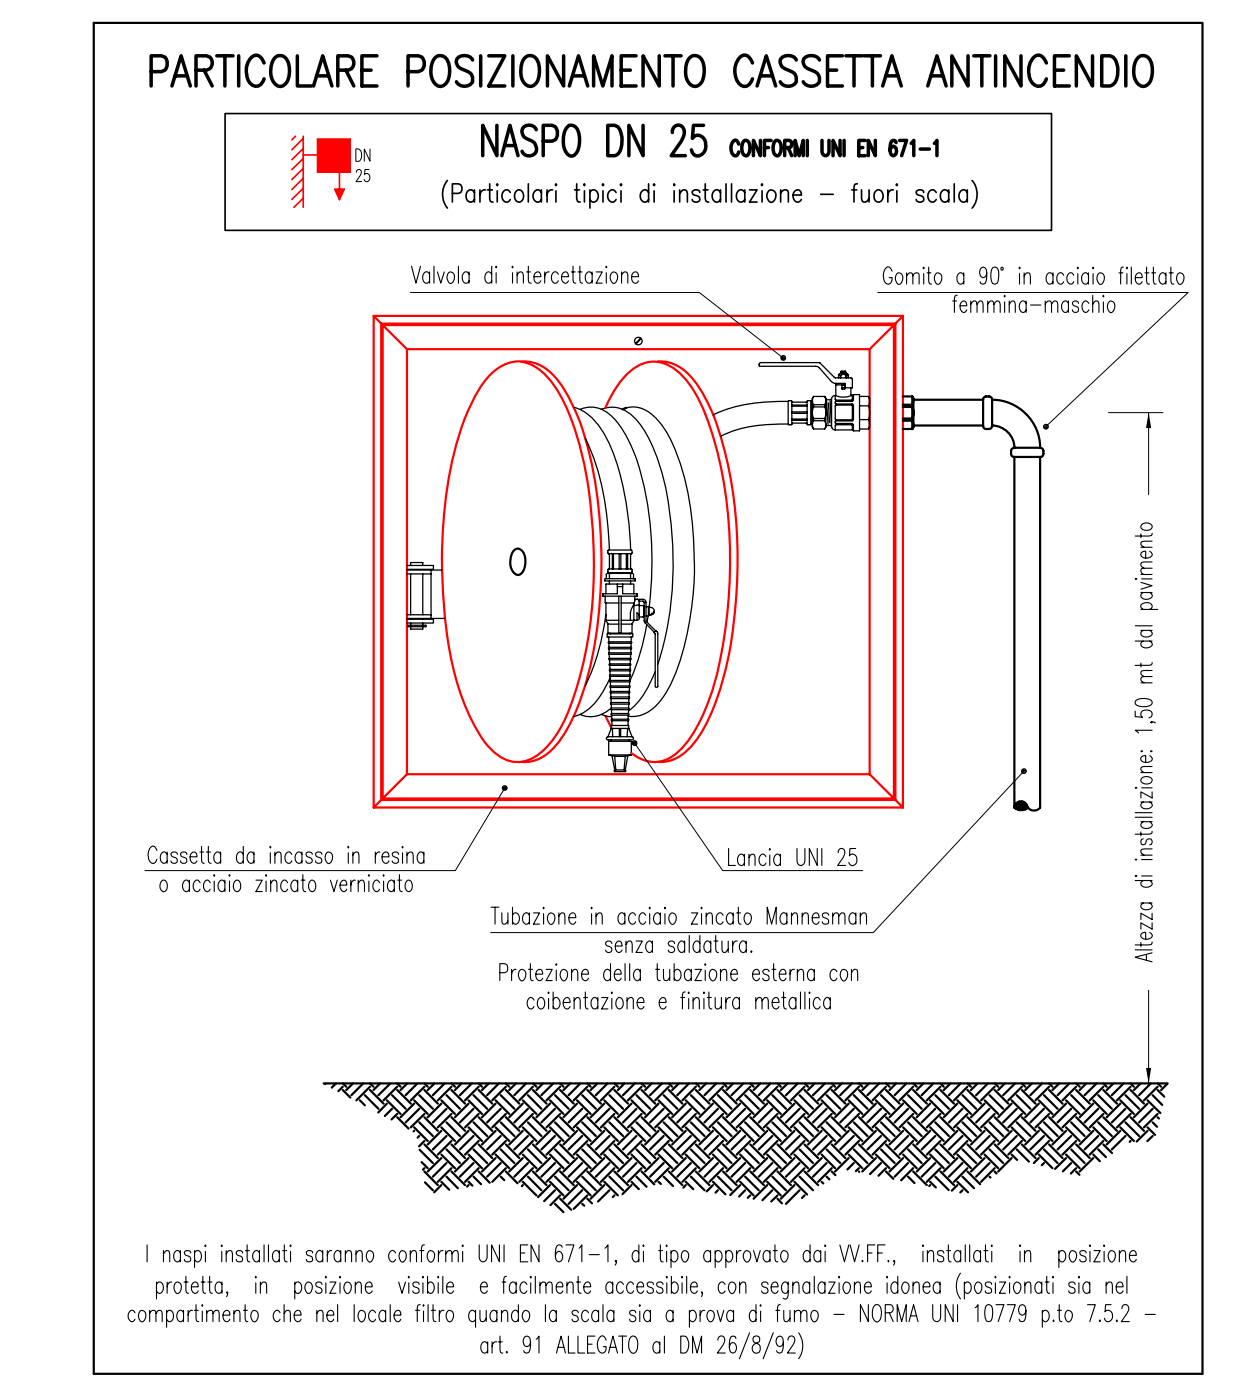

SEGNALETICA

	VIETATO FUMARE		NASPO DN 25 (UNI-EN 671-1) (in baccheca e vetro frangibile, con lancio in rame, rubinetto e manichetta in nylon largo minimo 20cm)
	VIETATO FUMARE O USARE FIANME LIBERE		ATTACCO MOTOPOMPA V.V.F. DN 70
	PRESSO QUADRI ELETTRICI IN CASO DI INCENDIO NON USARE ACQUA PER SPEGNERE INCENDI		ESTINTORE PORTATILE (normativa da 6 a 6-reattato ogni 6 mesi)
	VIETATO L'ACCESSO ALLE PERSONE NON AUTORIZZATE		PORTA TAGLIAFUOCO (UNI 9723) CON RESISTENZA AL FUOCO PREDISPONTA
	ALLARME ANTINCENDIO (quadrante entro baccheca con vetro frangibile)		INTERRUTTORE ELETTRICO GENERALE (quadrante in baccheca rossa con vetro frangibile - con spia luminosa segnalatrice di tensione)
	USCITA DI SICUREZZA (larghezza minima 1,20 mt., con maniglione antigraffio, senso di apertura verso l'esterno)		PRONTO SOCCORSO
	PERCORSO DI ESODO ORIZZONTALE		ILLUMINAZIONE DI SICUREZZA
	VALVOLA CON LEVA PER INTERCETTAZIONE AGGIUNZIONE COMBUSTIBILE		ISTRUZIONE IN CASO DI INCENDIO
			PUNTO DI RACCOLTA

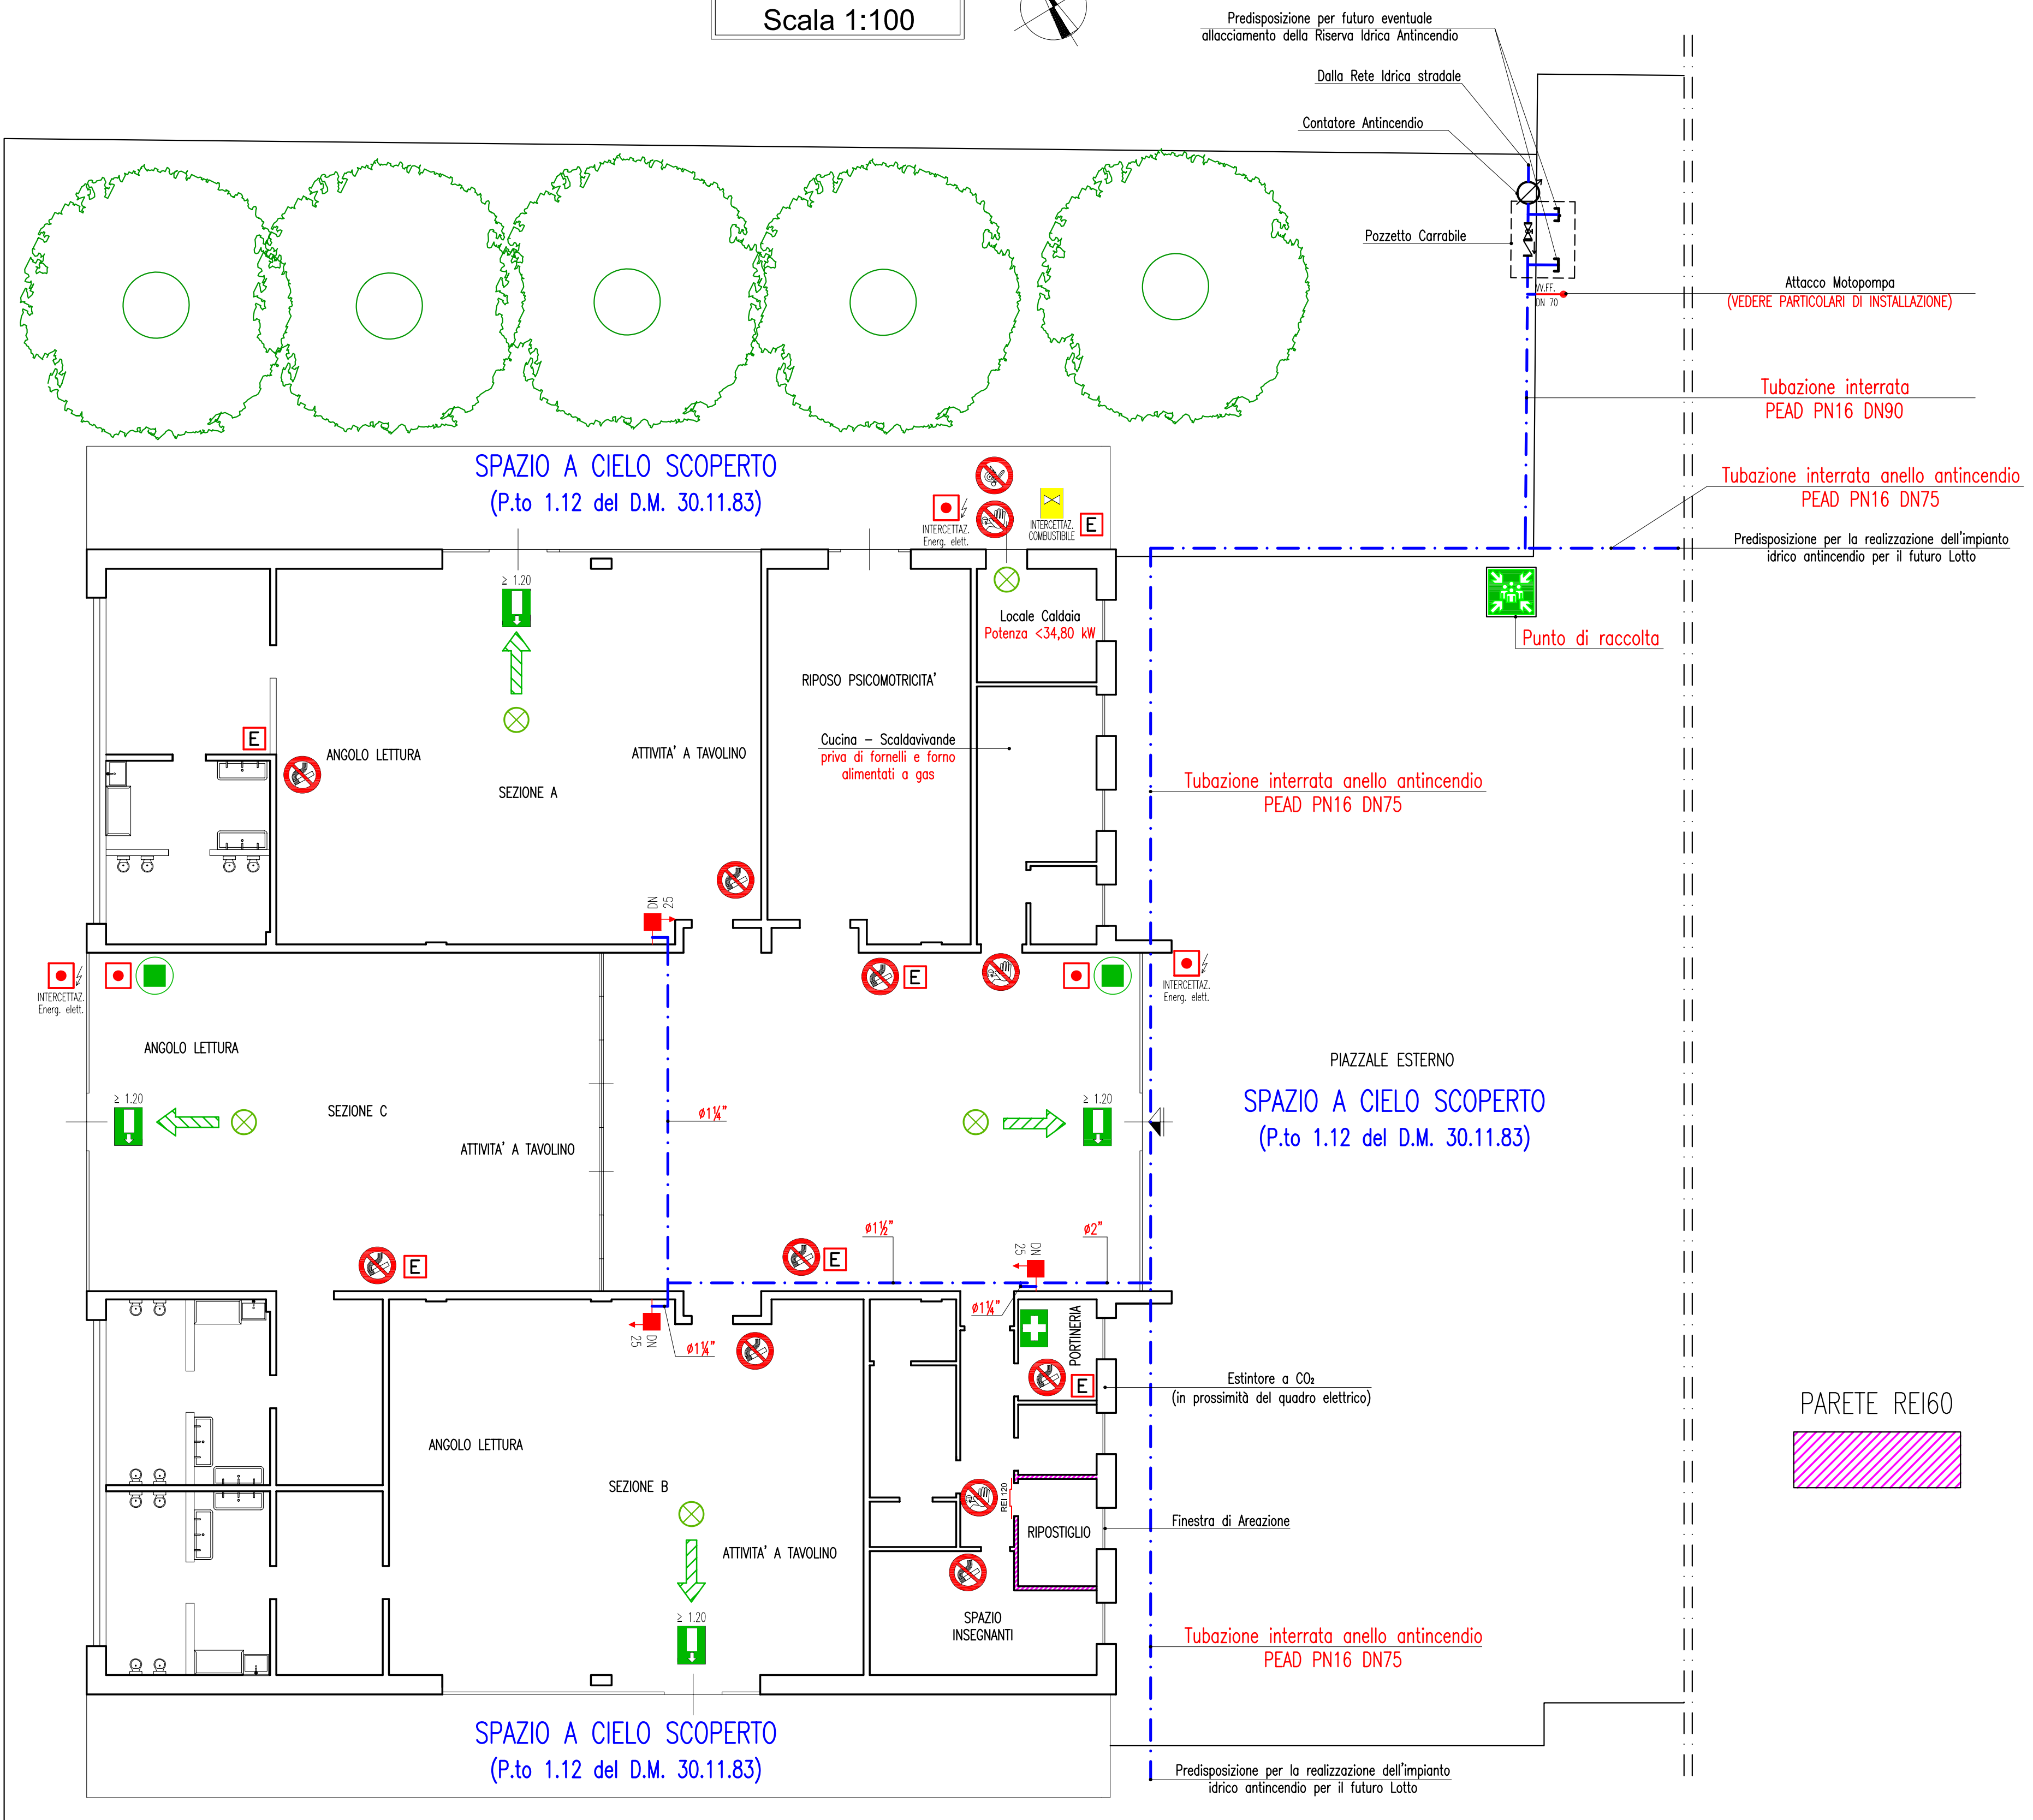

SPAZIO A CIELO SCOPERTO
 (P.to 1.12 del D.M. 30.11.83)

COMUNE DI PRATO	
ASSESSORE AI LAVORI PUBBLICI	ENRICO GIARDI
Dirigente AREA OPERE PUBBLICHE E AMBIENTE	Ing. LORENZO FRASCONI
Dirigente SERVIZIO EDILIZIA PUBBLICA	Ing. PAOLO BARTALINI
CODICE FISCALE	84006890481
OGGETTO	REALIZZAZIONE DI TRE SEZIONI DI SCUOLA MATERNA A MEZZANA
UBICAZIONE	VIA VIOTTOLO DI MEZZANA
FASE	PROGETTO ESECUTIVO
TAVOLA	T_07 Impianto idrico antincendio e Prevenzione incendi per attività n°85 di cui al D.M. 16/02/ 1982
PROGETTISTA OPERE ARCHITETTONICHE	Ing. Paolo Bartalini
COLLABORATORI	Geom. Ivo Frosini - Geom. Antonio Silvestri
PROGETTISTA OPERE STRUTTURALI	Ing. Alessandro Becherucci
PROGETTISTA IMPIANTI MECCANICI	Ing. Leonardo Cecchi
PROGETTISTA IMPIANTI ELETTRICI	Ing. Vittorio Bardazzi
SCALA	1_100
DATA	DICEMBRE 2006