






COMUNE DI PRATO




ASSESSORE AI LAVORI PUBBLICI	Gerardina Cardillo
SETTORE LL-Edilizia Pubblica	Dirigente Ing. Paolo Bartalini
SERVIZIO LA-Lavori Pubblici	Responsabile Ing. Paolo Bartalini
CODICE FISCALE	84006890481
OGGETTO	Realizzazione di nuova Scuola Materna di n. 6 sezioni
UBICAZIONE	Galciana, via Mannocci
FASE	PROGETTO ESECUTIVO
TAV.	E4
R.U.P.	Ing. Paolo Bartalini
PROGETTISTA OPERE ARCHITETTONICHE	Arch. Diletta Moscardi
COLLABORATORE	Geom. Stefano Totti
PROGETTISTA OPERE STRUTTURALI	Ing. Federico Forasassi
PROGETTISTA IMPIANTI TERMO-MECCANICI	P.I. Enrico Ferraboschi
PROGETTISTA IMPIANTO ELETTRICO	Ing. Giuseppe Lena
Maggio 2008	

© COMUNE DI PRATO - SETTORE EDILIZIA PUBBLICA E' VIETATA LA RIPRODUZIONE ANCHE PARZIALE DEL DOCUMENTO

- LEGENDA SIMBOLI GRAFICI (secondo norma CEI 3-20/23)
- LINEA MONTANTE
 - LINEA DISCENDENTE
 - QUADRO ELETTRICO
 - TUBAZIONE INCASSATA PVC CORRUGATO - CONDUTTORI NOFV-K
 - SENSORE VOLUMETRICO
 - PRESSE TELEFONO
 - CASSETTA DI DERIVAZIONE
 - POZZETTO DI DERIVAZIONE E INFILAGGIO CAVI
 - DISPENSORE DI TERRA - PALINA A CROCE ACCIAIO ZINCATO L=1,5m COMPLETO DI POZZETTO C.A.P. 30x30x40cm (VEDI DETTAGLIO)
 - SIRENA ALLARME PER ESTERNI
 - SIRENA ALLARME PER INTERNI
 - PRESSE TV
 - PRESSE RETE DATI RJ45

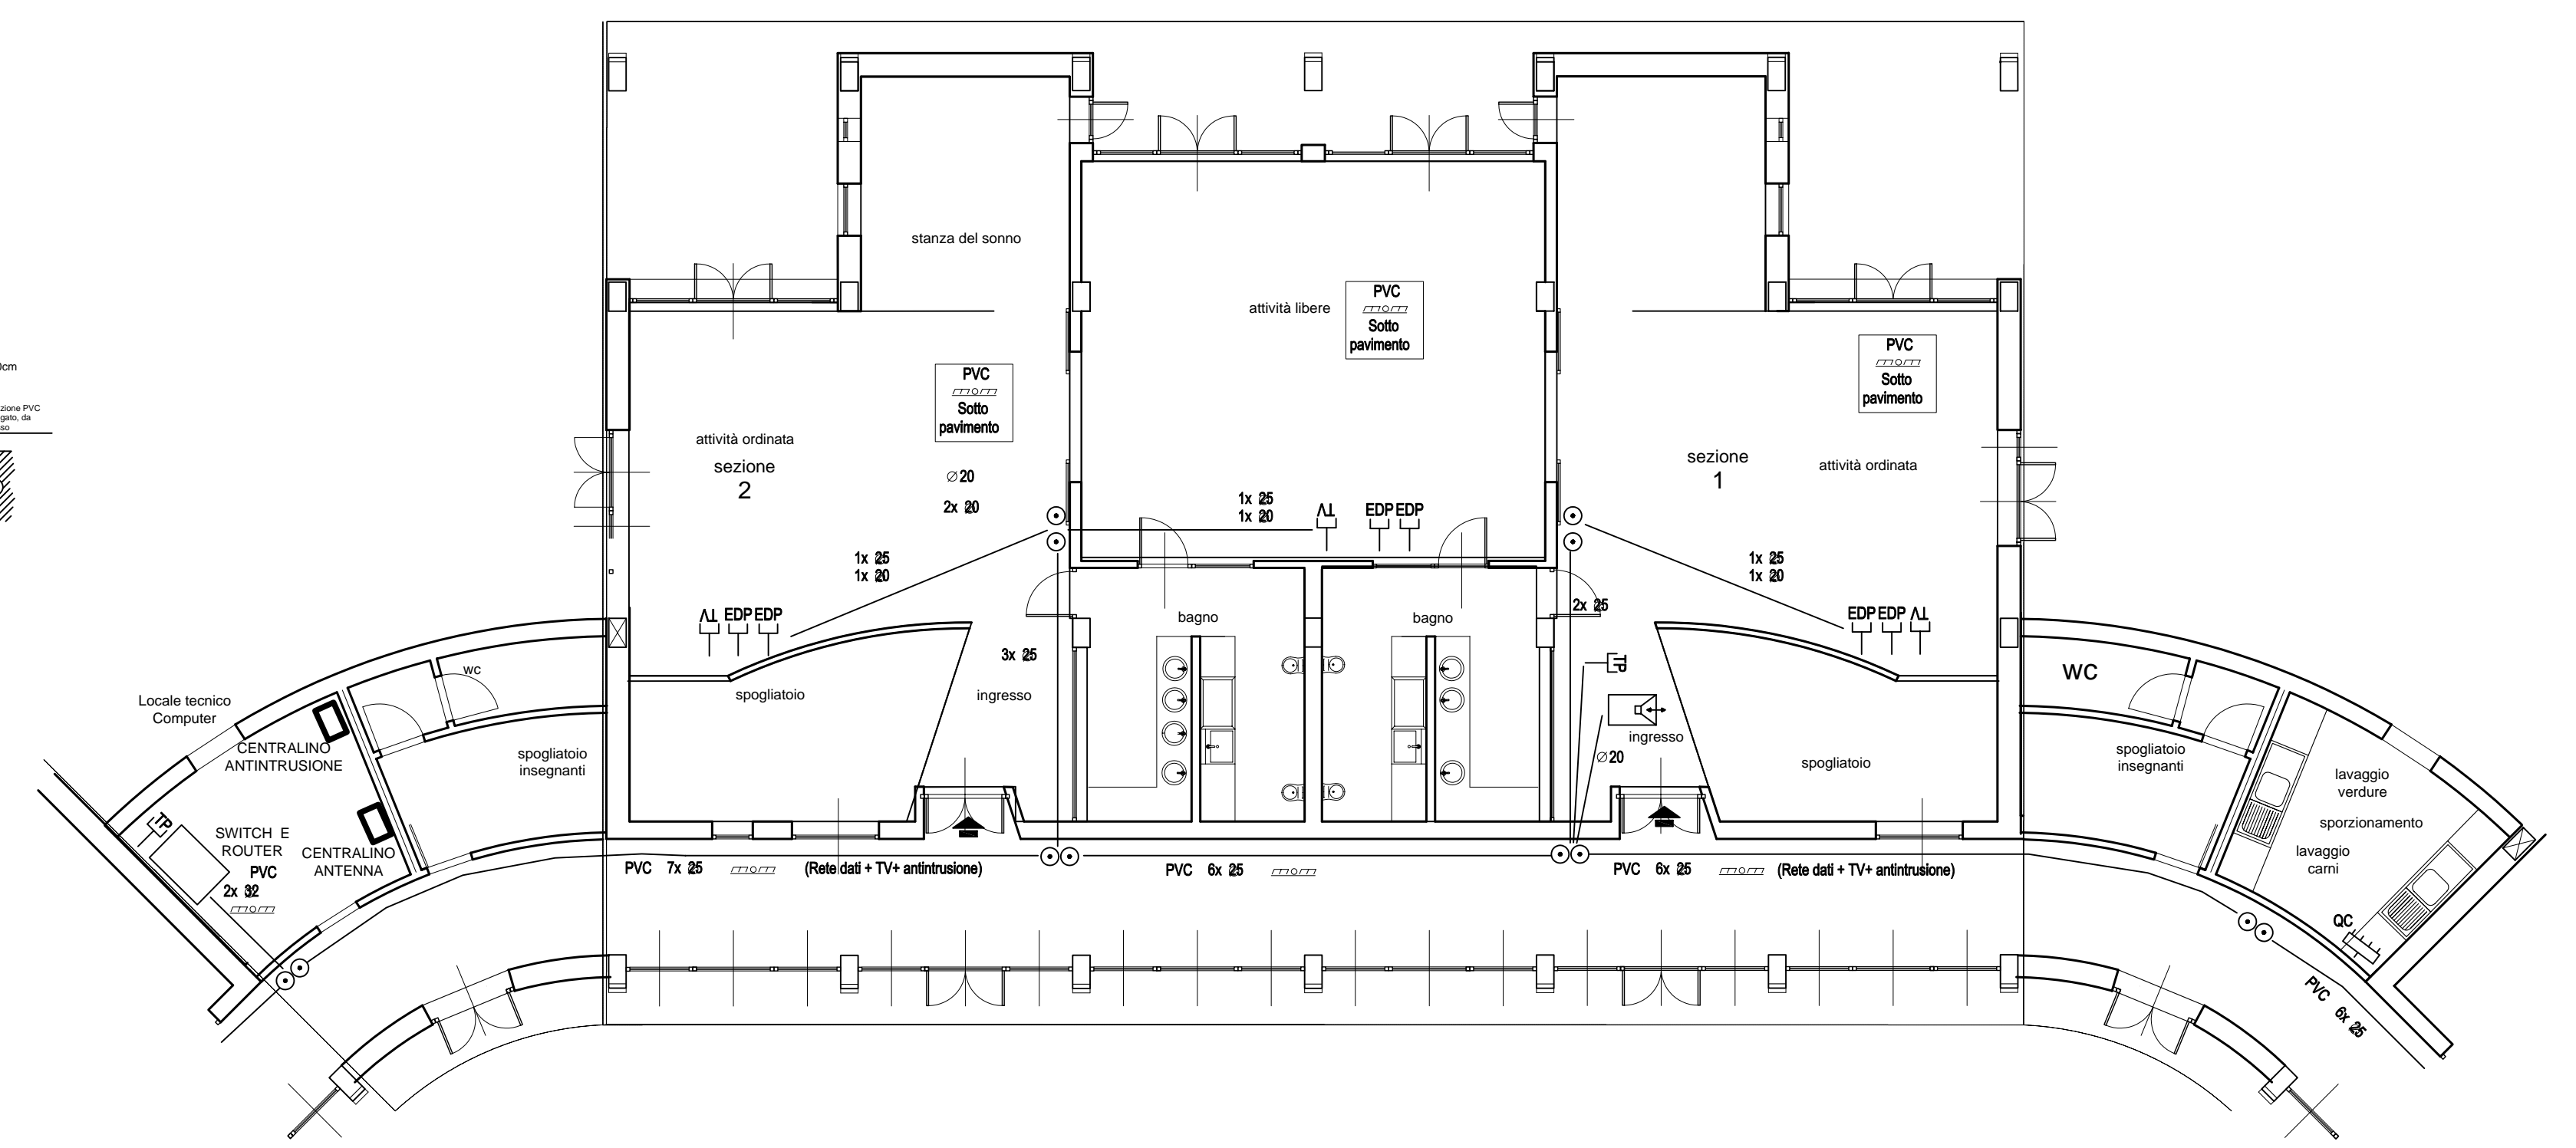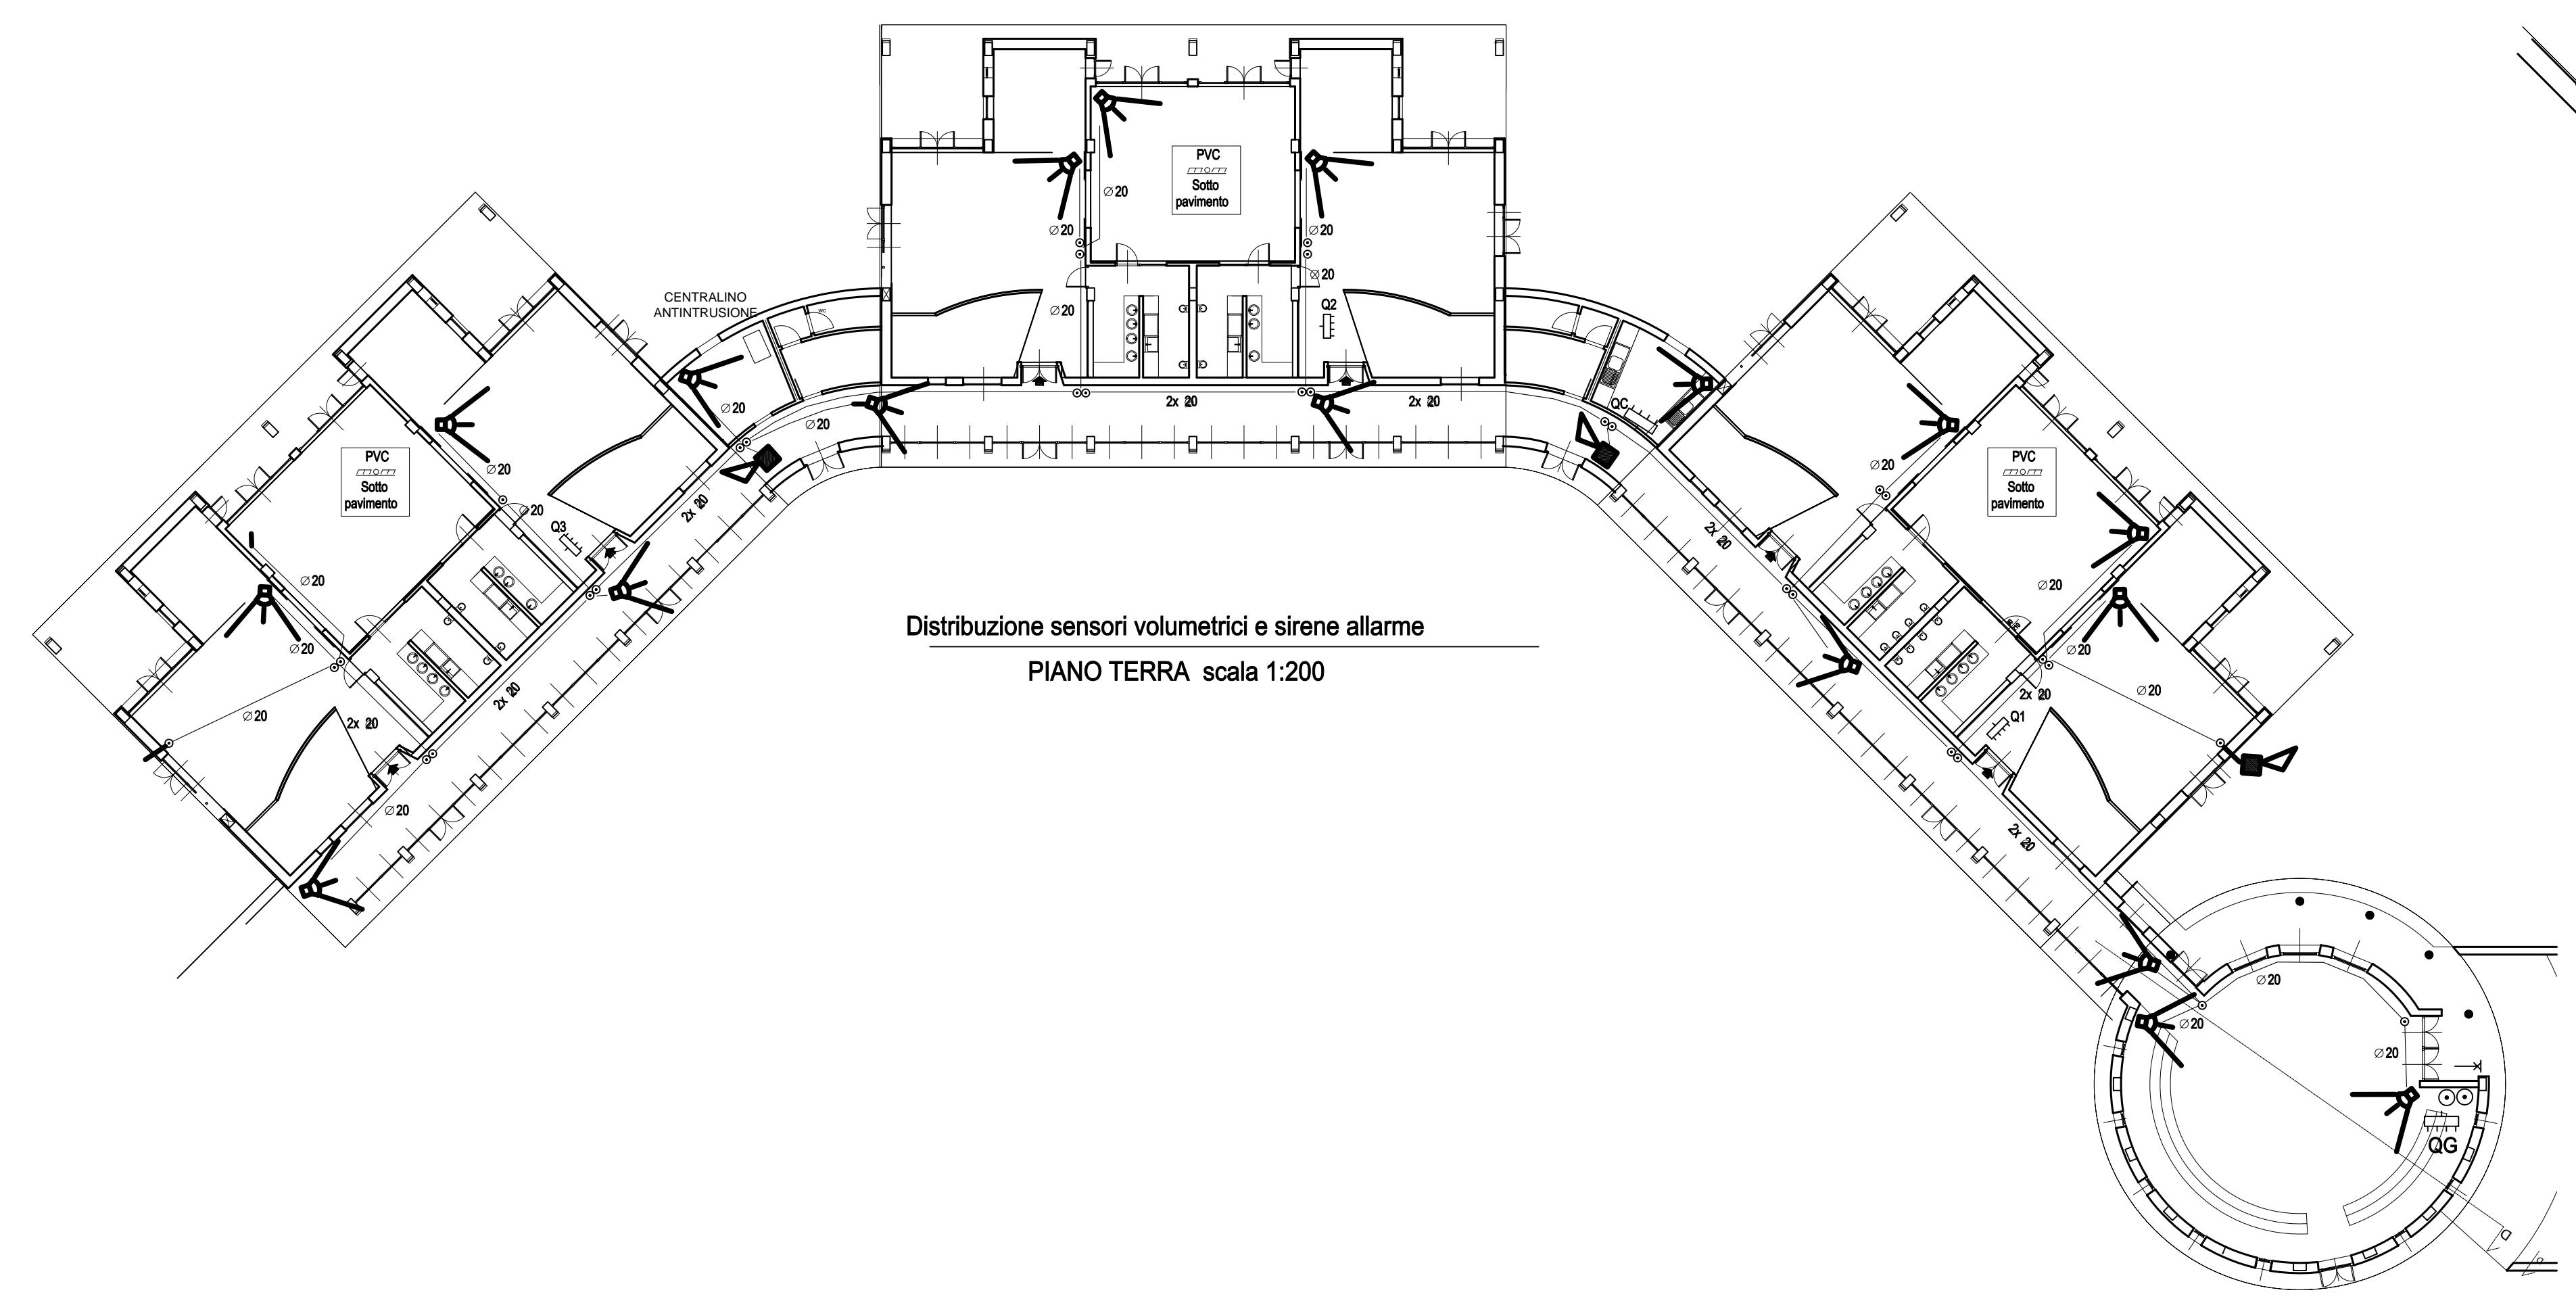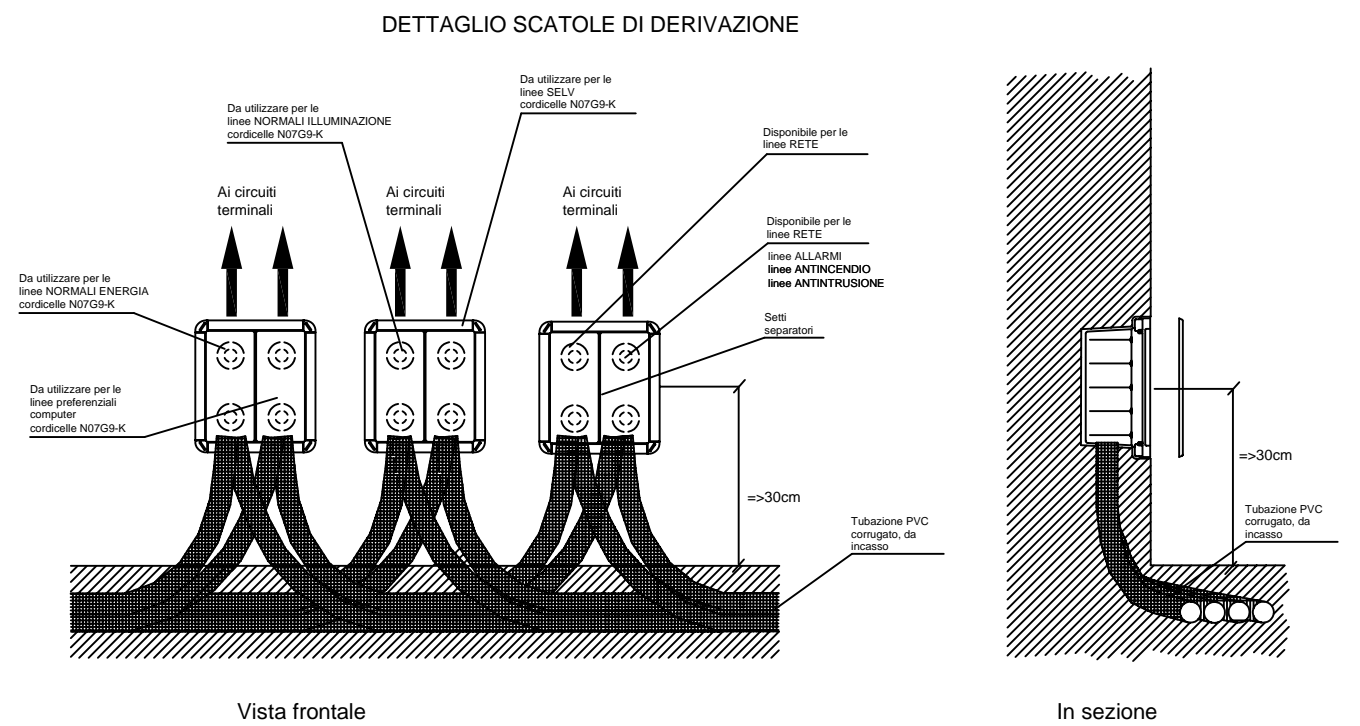

Impianti Speciali
Distribuzione generale interna
PIANO TERRA scala 1:100

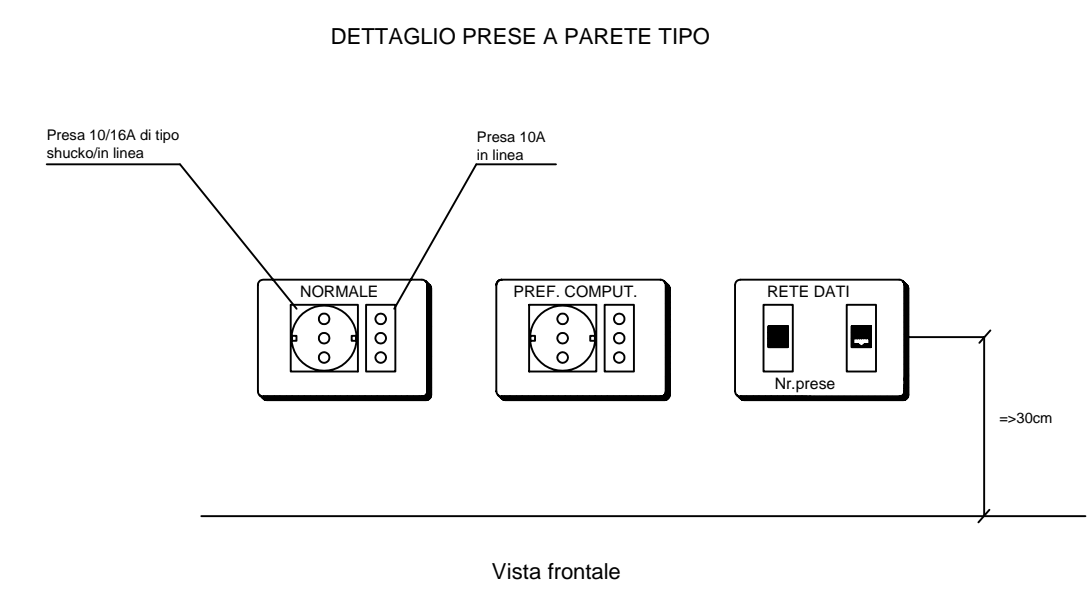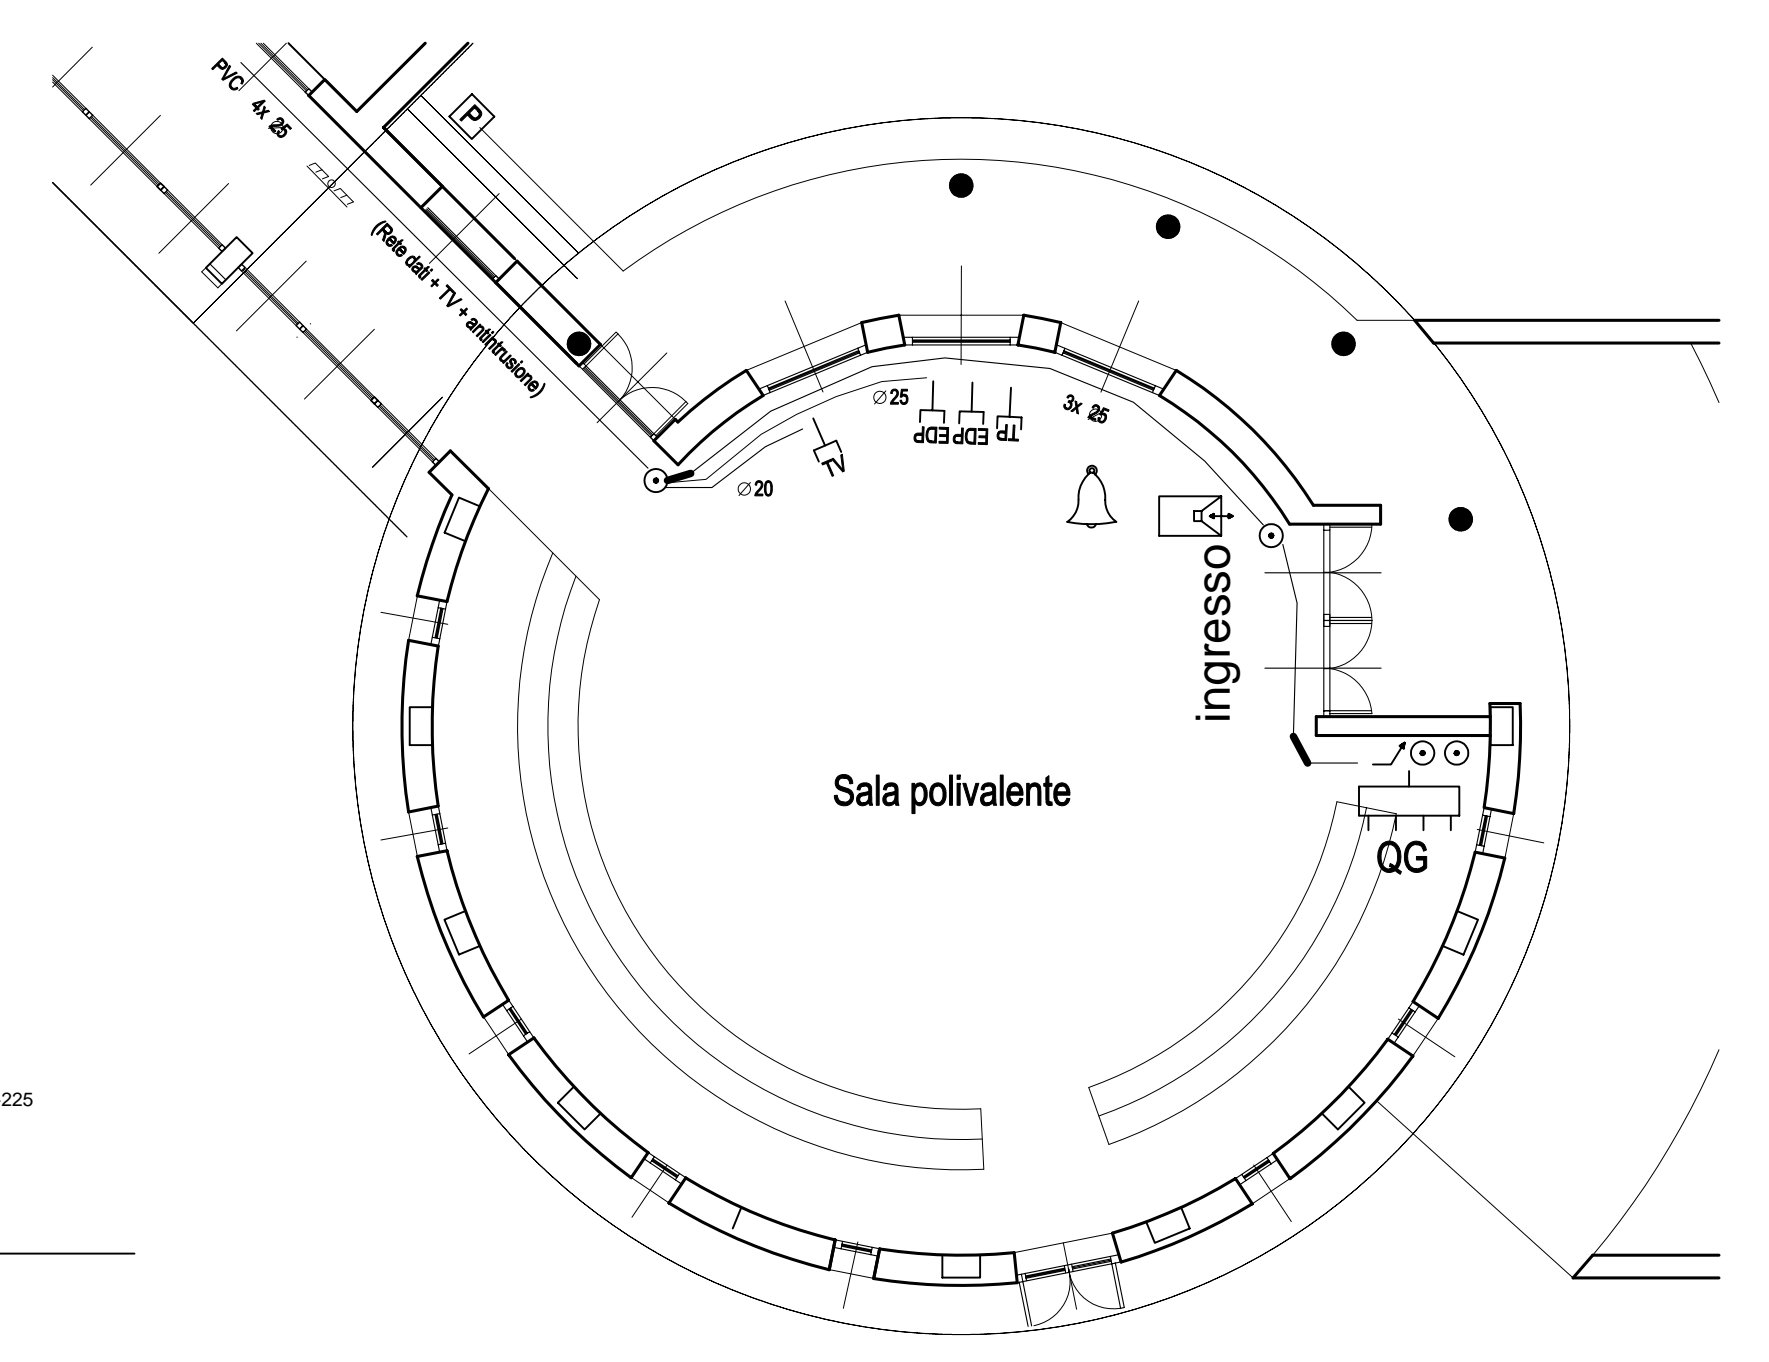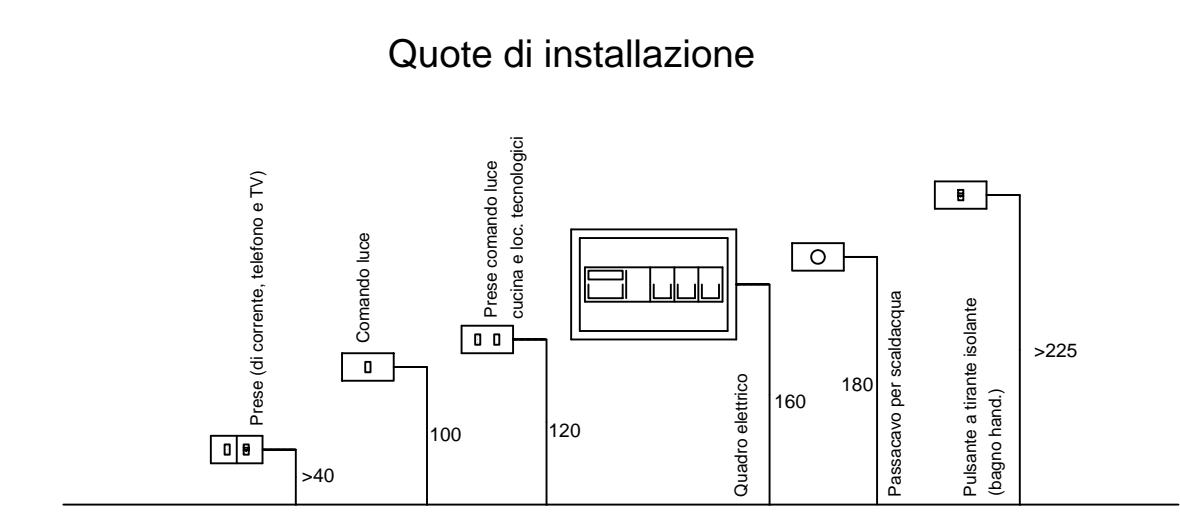

NOTA: Tutte le placche dovranno avere una identificazione chiara e leggibile sia in scrittura sia in stampa e in caso della carenza della rete dati anche il numero della presa.