



Nord

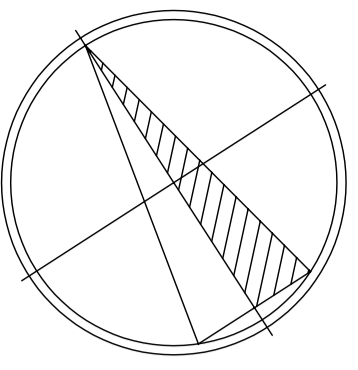


LEGENDA COMPONENTI	
	Collettori distribuzione acqua sanitaria
	Preso d'acqua a servizio dell'area esterna (pozzetto con rubinetto)
	Linea acqua fredda
	Linea acqua calda sanitaria
	Linea acqua di ricircolo
	Lavabo da appoggio per infanzia
	Lavabo a canale con 2 bocche di erogazione a parete. 90x45
	Vaso sospeso da infanzia
	Pilozzo lavatoio 60x60
	Vaso sospeso disabili con cassetta a zaino
	Lavabo per disabili con boccello estraibile
	Bidet sospeso
	Vaso sospeso
	Lavabo
	Piatto doccia

- Raccordo collettore/apparecchio sanitario Ø16x2  
 - N.B. La disposizione degli apparecchi sanitari è da verificarsi in opera  
 - Tubazioni in materiale multistrato tipo Al-Pex con giunti a stringere  
 - Coibentazione rete acqua calda come da All. B al DPR 421/93

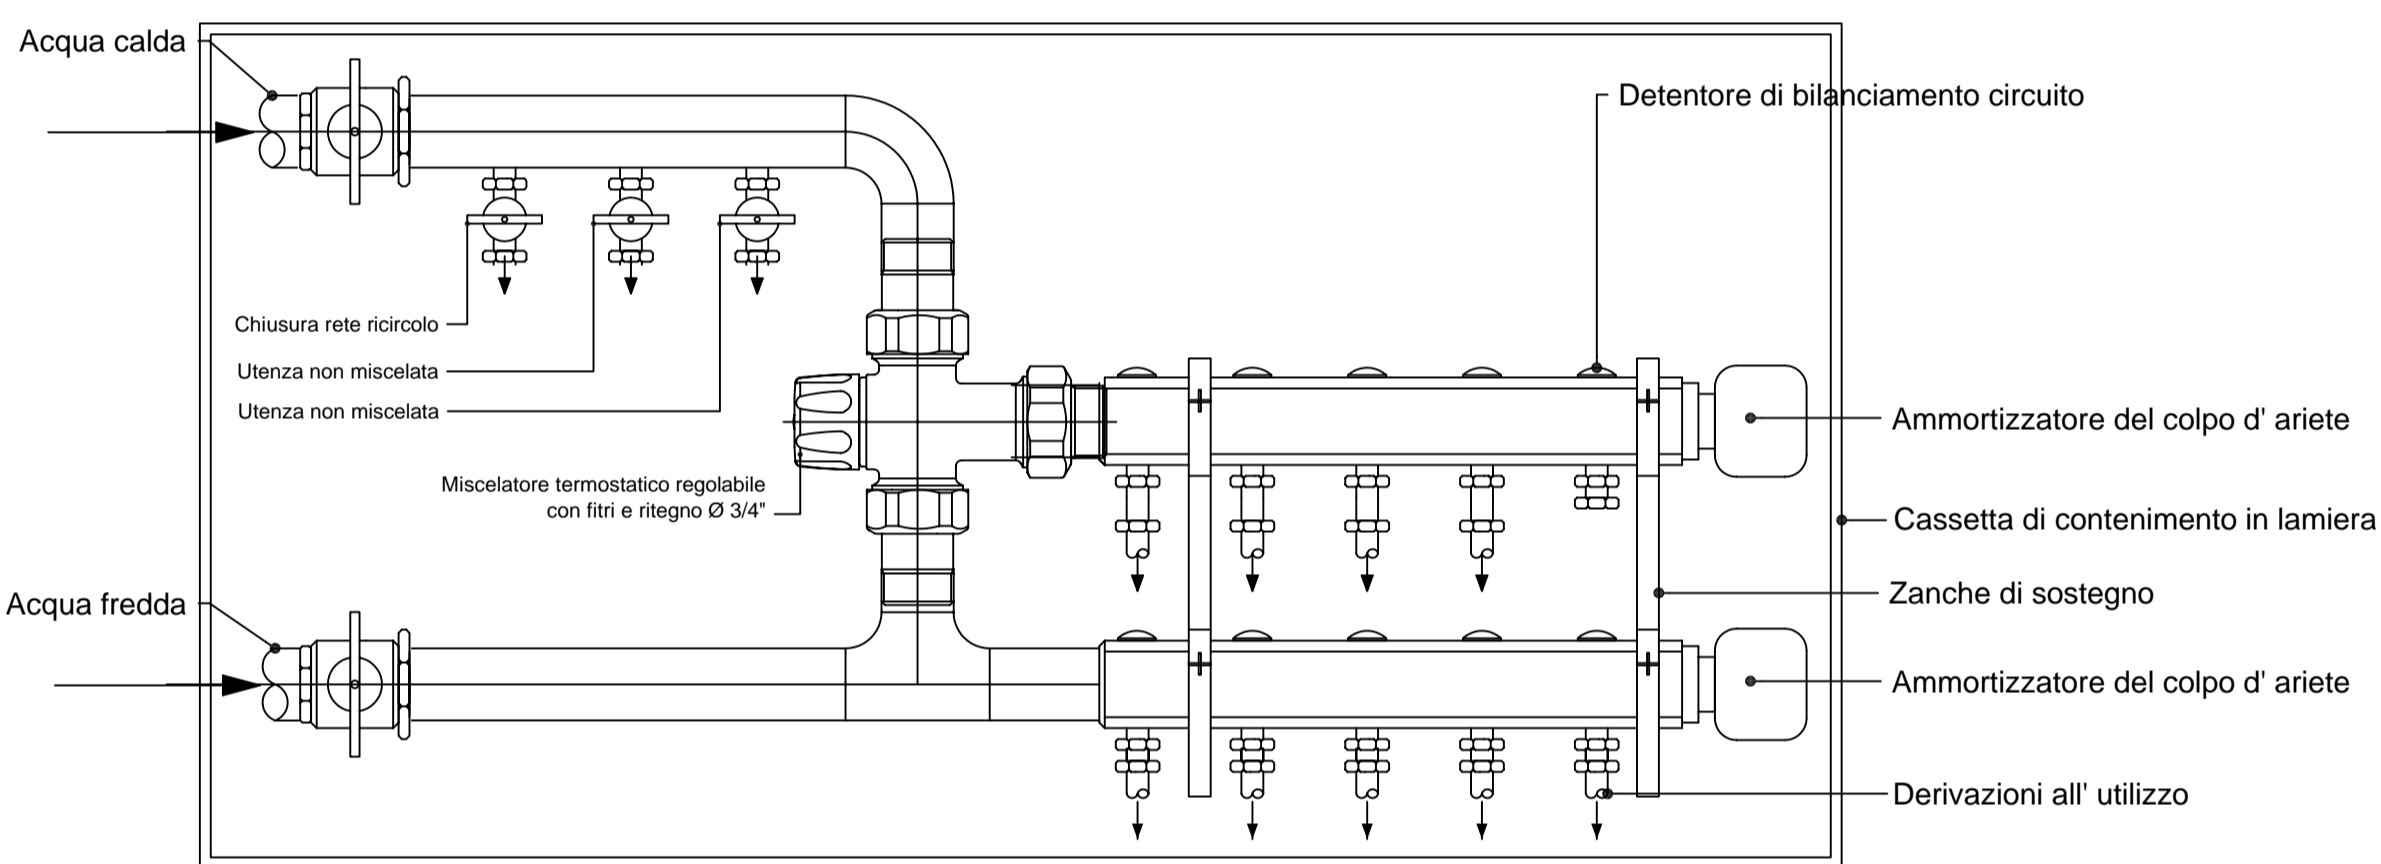

Particolare collettore distributore sanitario  
 Particolare schematico, non in scala

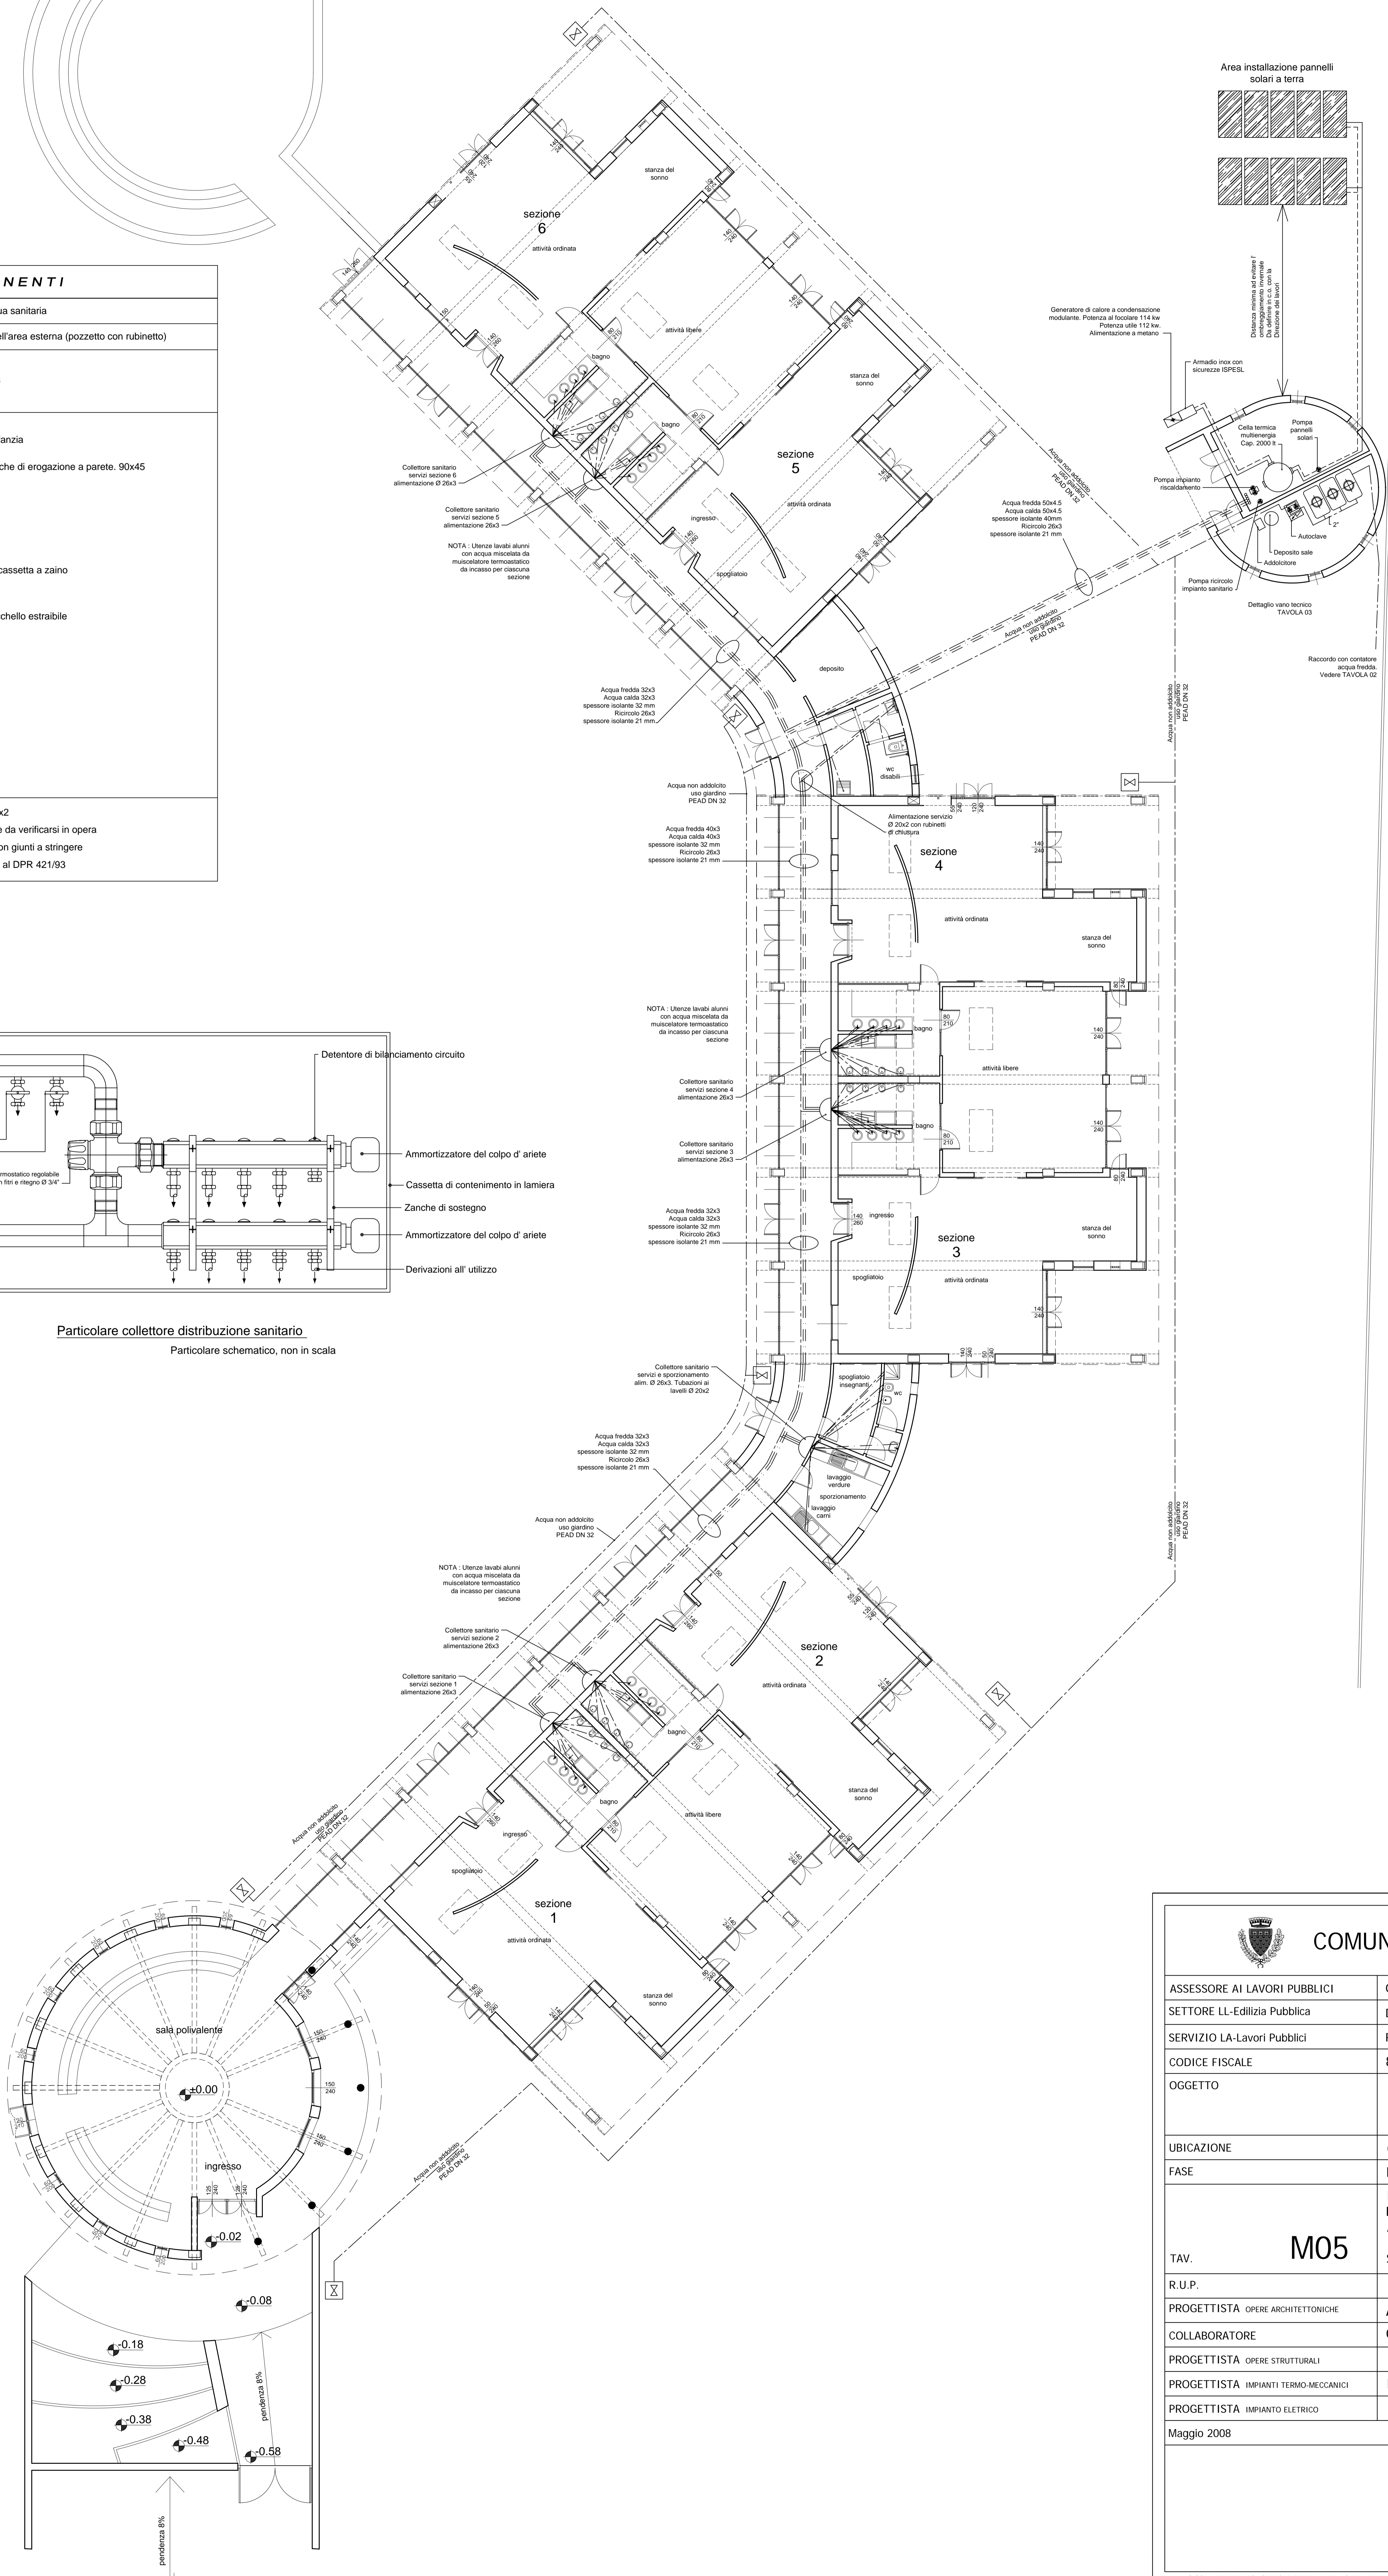

COMUNE DI PRATO	
ASSESSORE AI LAVORI PUBBLICI	Gerardina Cardillo
SETTORE LL-Edilizia Pubblica	Dirigente Ing. Paolo Bartalini
SERVIZIO LA-Lavori Pubblici	Responsabile Ing. Paolo Bartalini
CODICE FISCALE	84006890481
OGGETTO	Realizzazione di nuova Scuola Materna di n. 6 sezioni
UBICAZIONE	Galciana, via Mannocci
FASE	PROGETTO ESECUTIVO
TAV.	<b>M05</b> Scala 1:100
R.U.P.	Ing. Paolo Bartalini
PROGETTISTA OPERE ARCHITETTONICHE	Arch. Diletta Moscardi
COLLABORATORE	Geom. Stefano Totti
PROGETTISTA OPERE STRUTTURALI	Ing. Federico Forassassi
PROGETTISTA IMPIANTI TERMO-MECCANICI	P.I. Enrico Ferraboschi
PROGETTISTA IMPIANTO ELETTRICO	Ing. Giuseppe Lena
Maggio 2008	