




PIANTA PIANO TERRA
(scala 1:100)

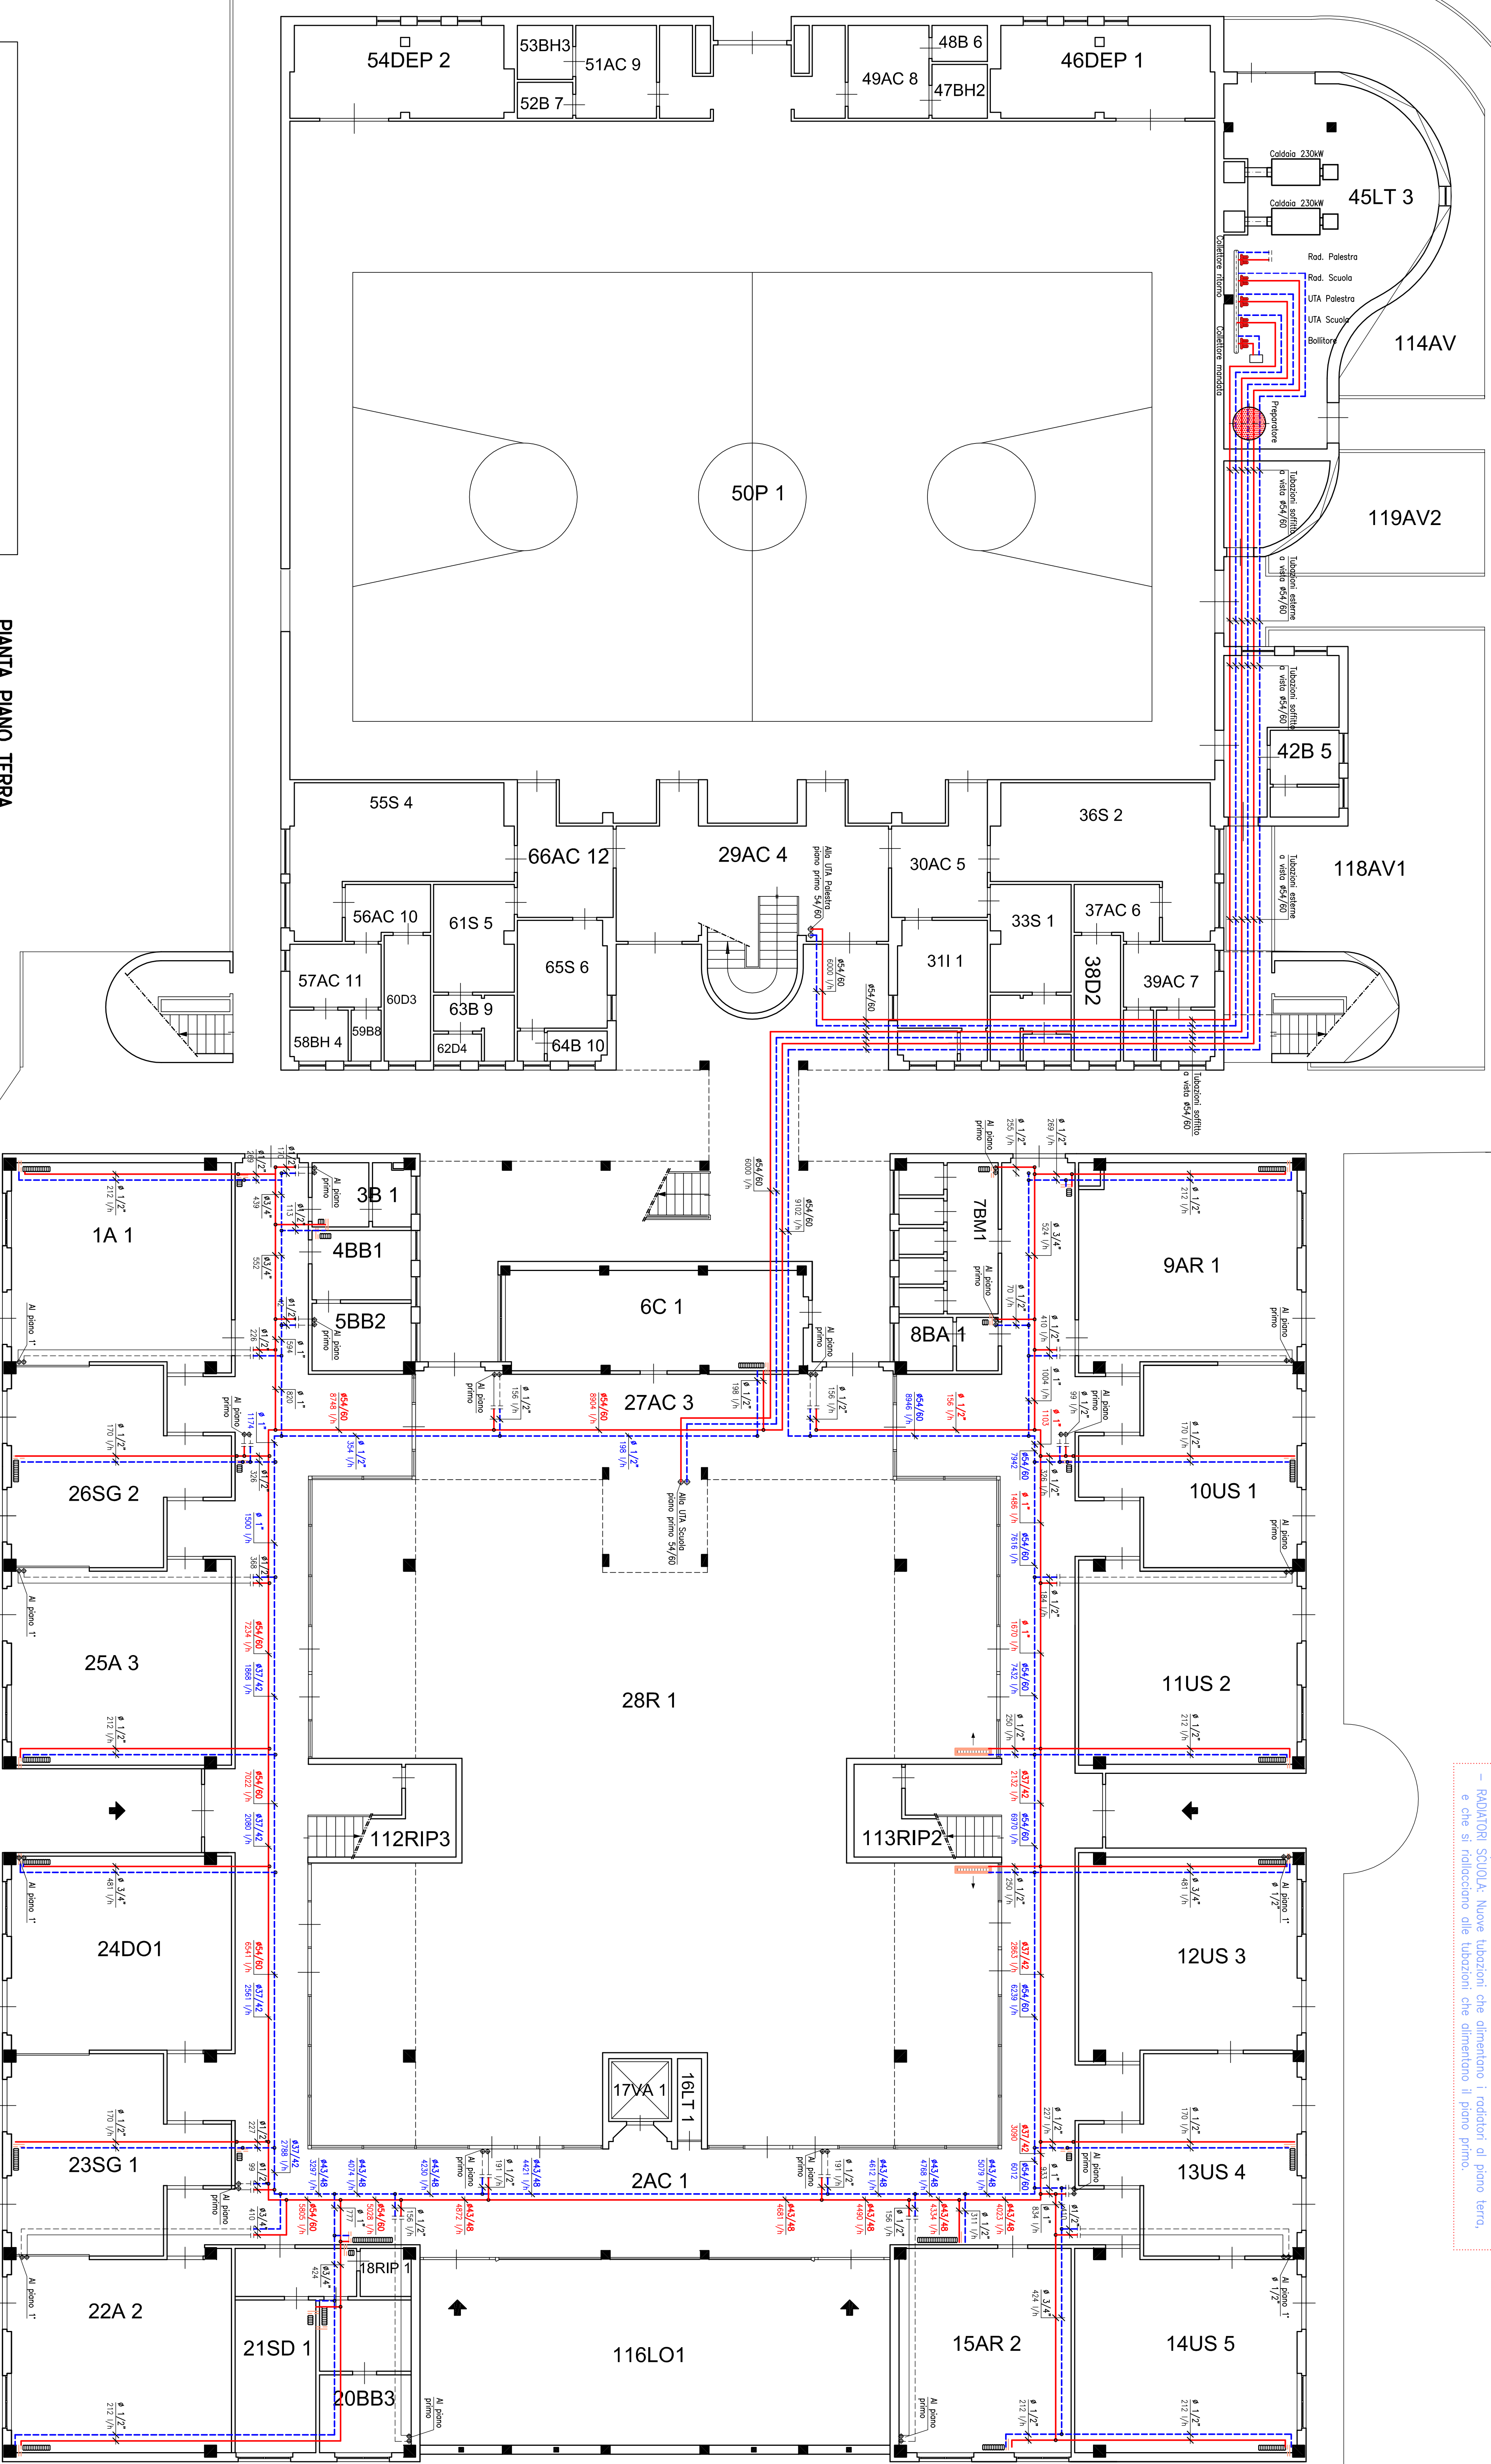

INTERVENTI DA ESEGUIRE:
 - IMPIANTO DISTRIBUZIONI DEI CIRCUITI:
 - UTA PALESTRA,
 - UTA SCUOLA,
 - RADIATORI SCUOLA. Nuove tubazioni che alimentano i radiatori al piano terra,
 e che si ricollegano alle tubazioni che alimentano il piano primo.

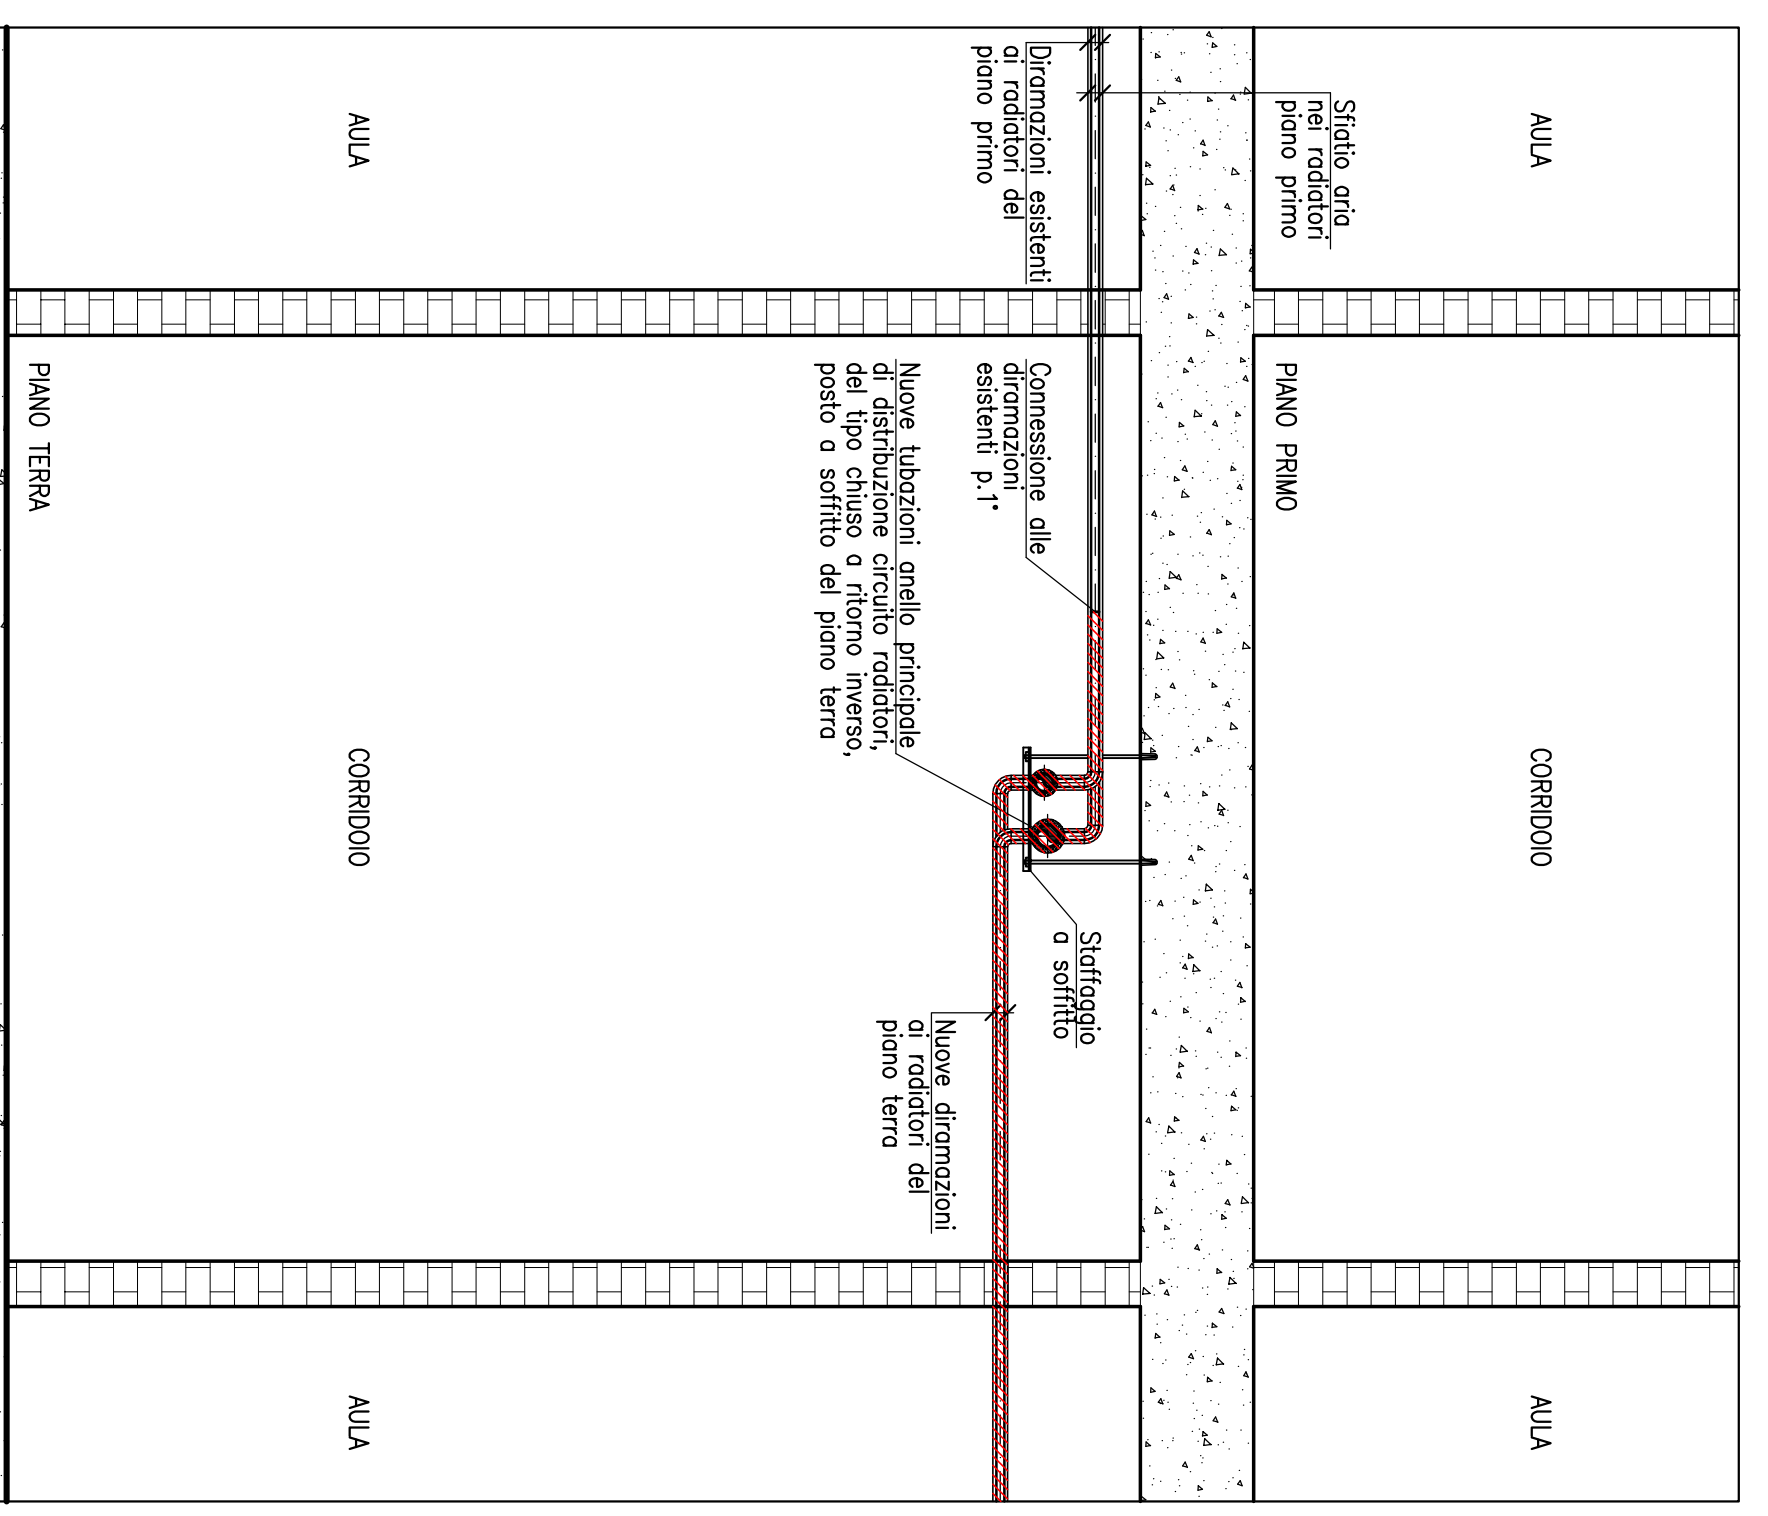

PARTICOLARE TUBAZIONI SOFFITTO PIANO TERRA
SEZIONE - (scala 1:20)

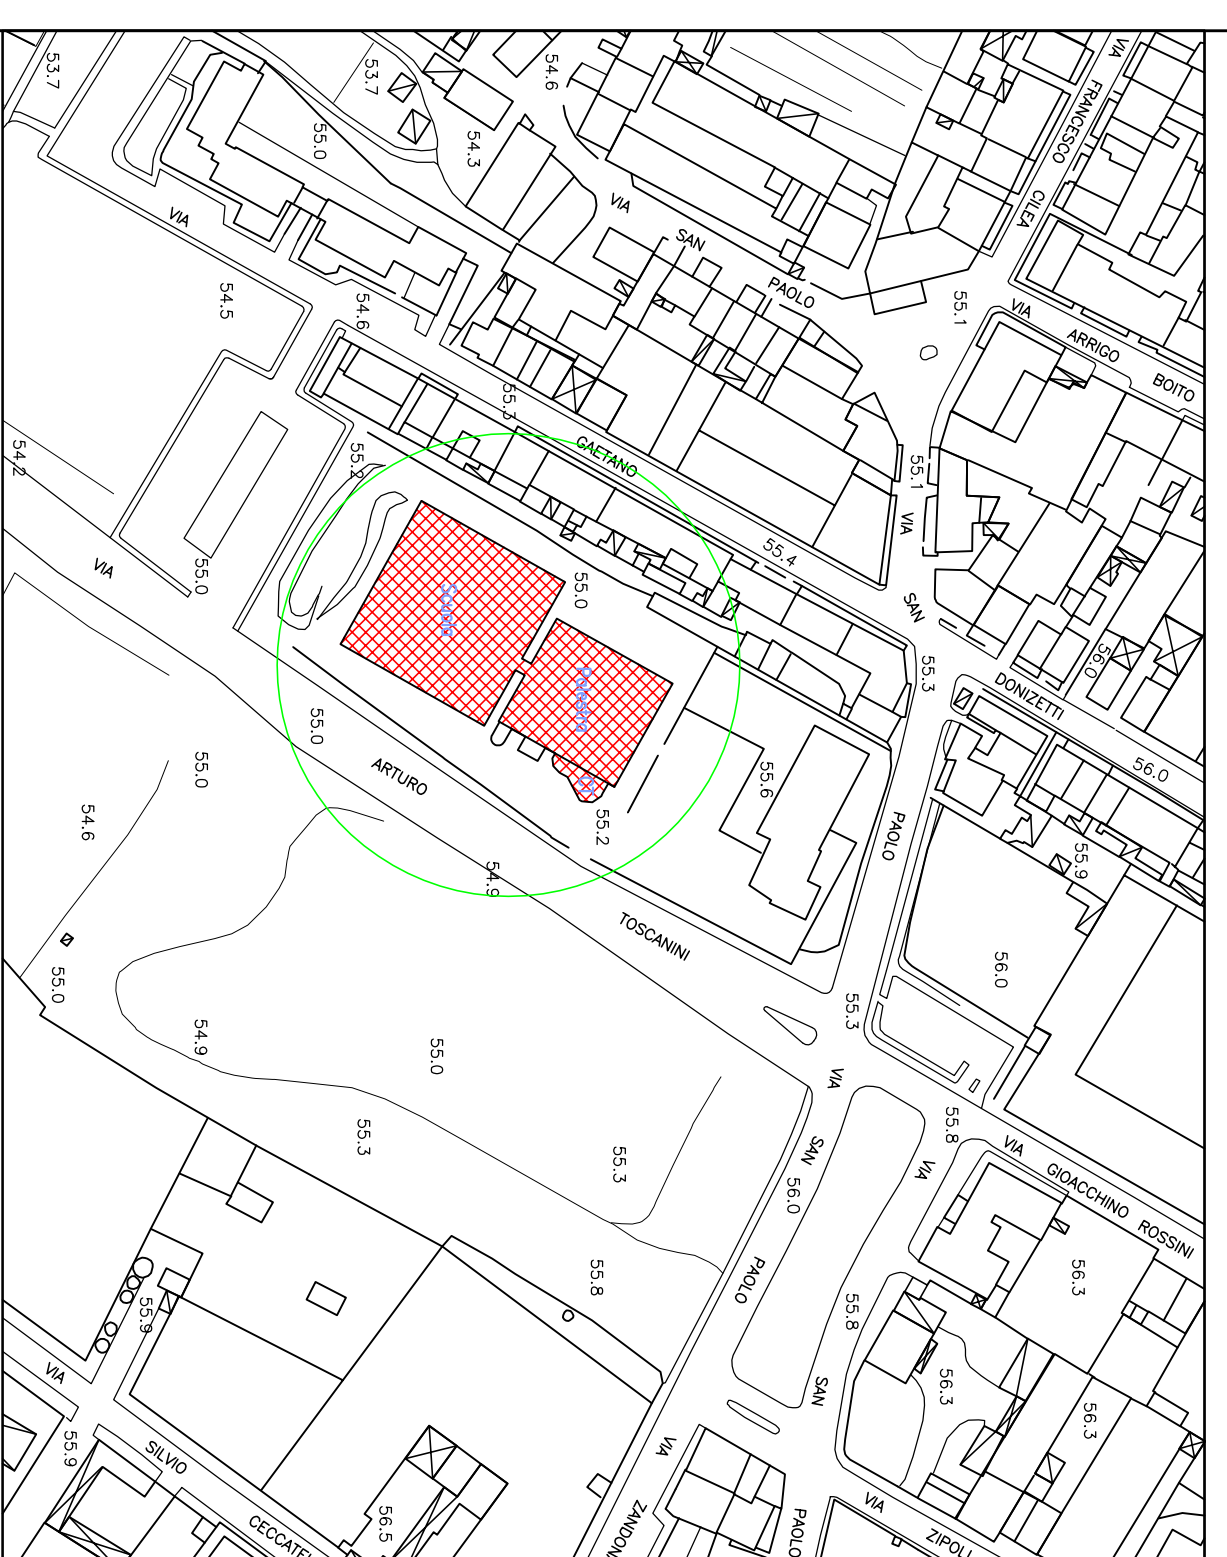

Studio Tecnico
Dott. Ing. LUCIANO PERONE

Via San Giorgio, 31 - 57100 Prato
 Tel. 0574-584015, fax 0574-371188, e-mail: luciano@perone.it

C.F.: 98011041574-04170 Disegnatore
 P.I.: 001738209733 Arch. Francesco
 MARCHI FROSCHINI

COMITENTE:
COMUNE DI PRATO
 Piazza del Comune 2 - 57100 Prato

Prog. 1048
 Data 10/03/2014
 Scala 1:100

PIANTA PIANO TERRA

IMPIANTI TERMICI

Tavola n° 1