


Passaggio canali scannafosso "UTA2"

N.B.-Per i dettagli delle sezioni, vedi TAV. M-03

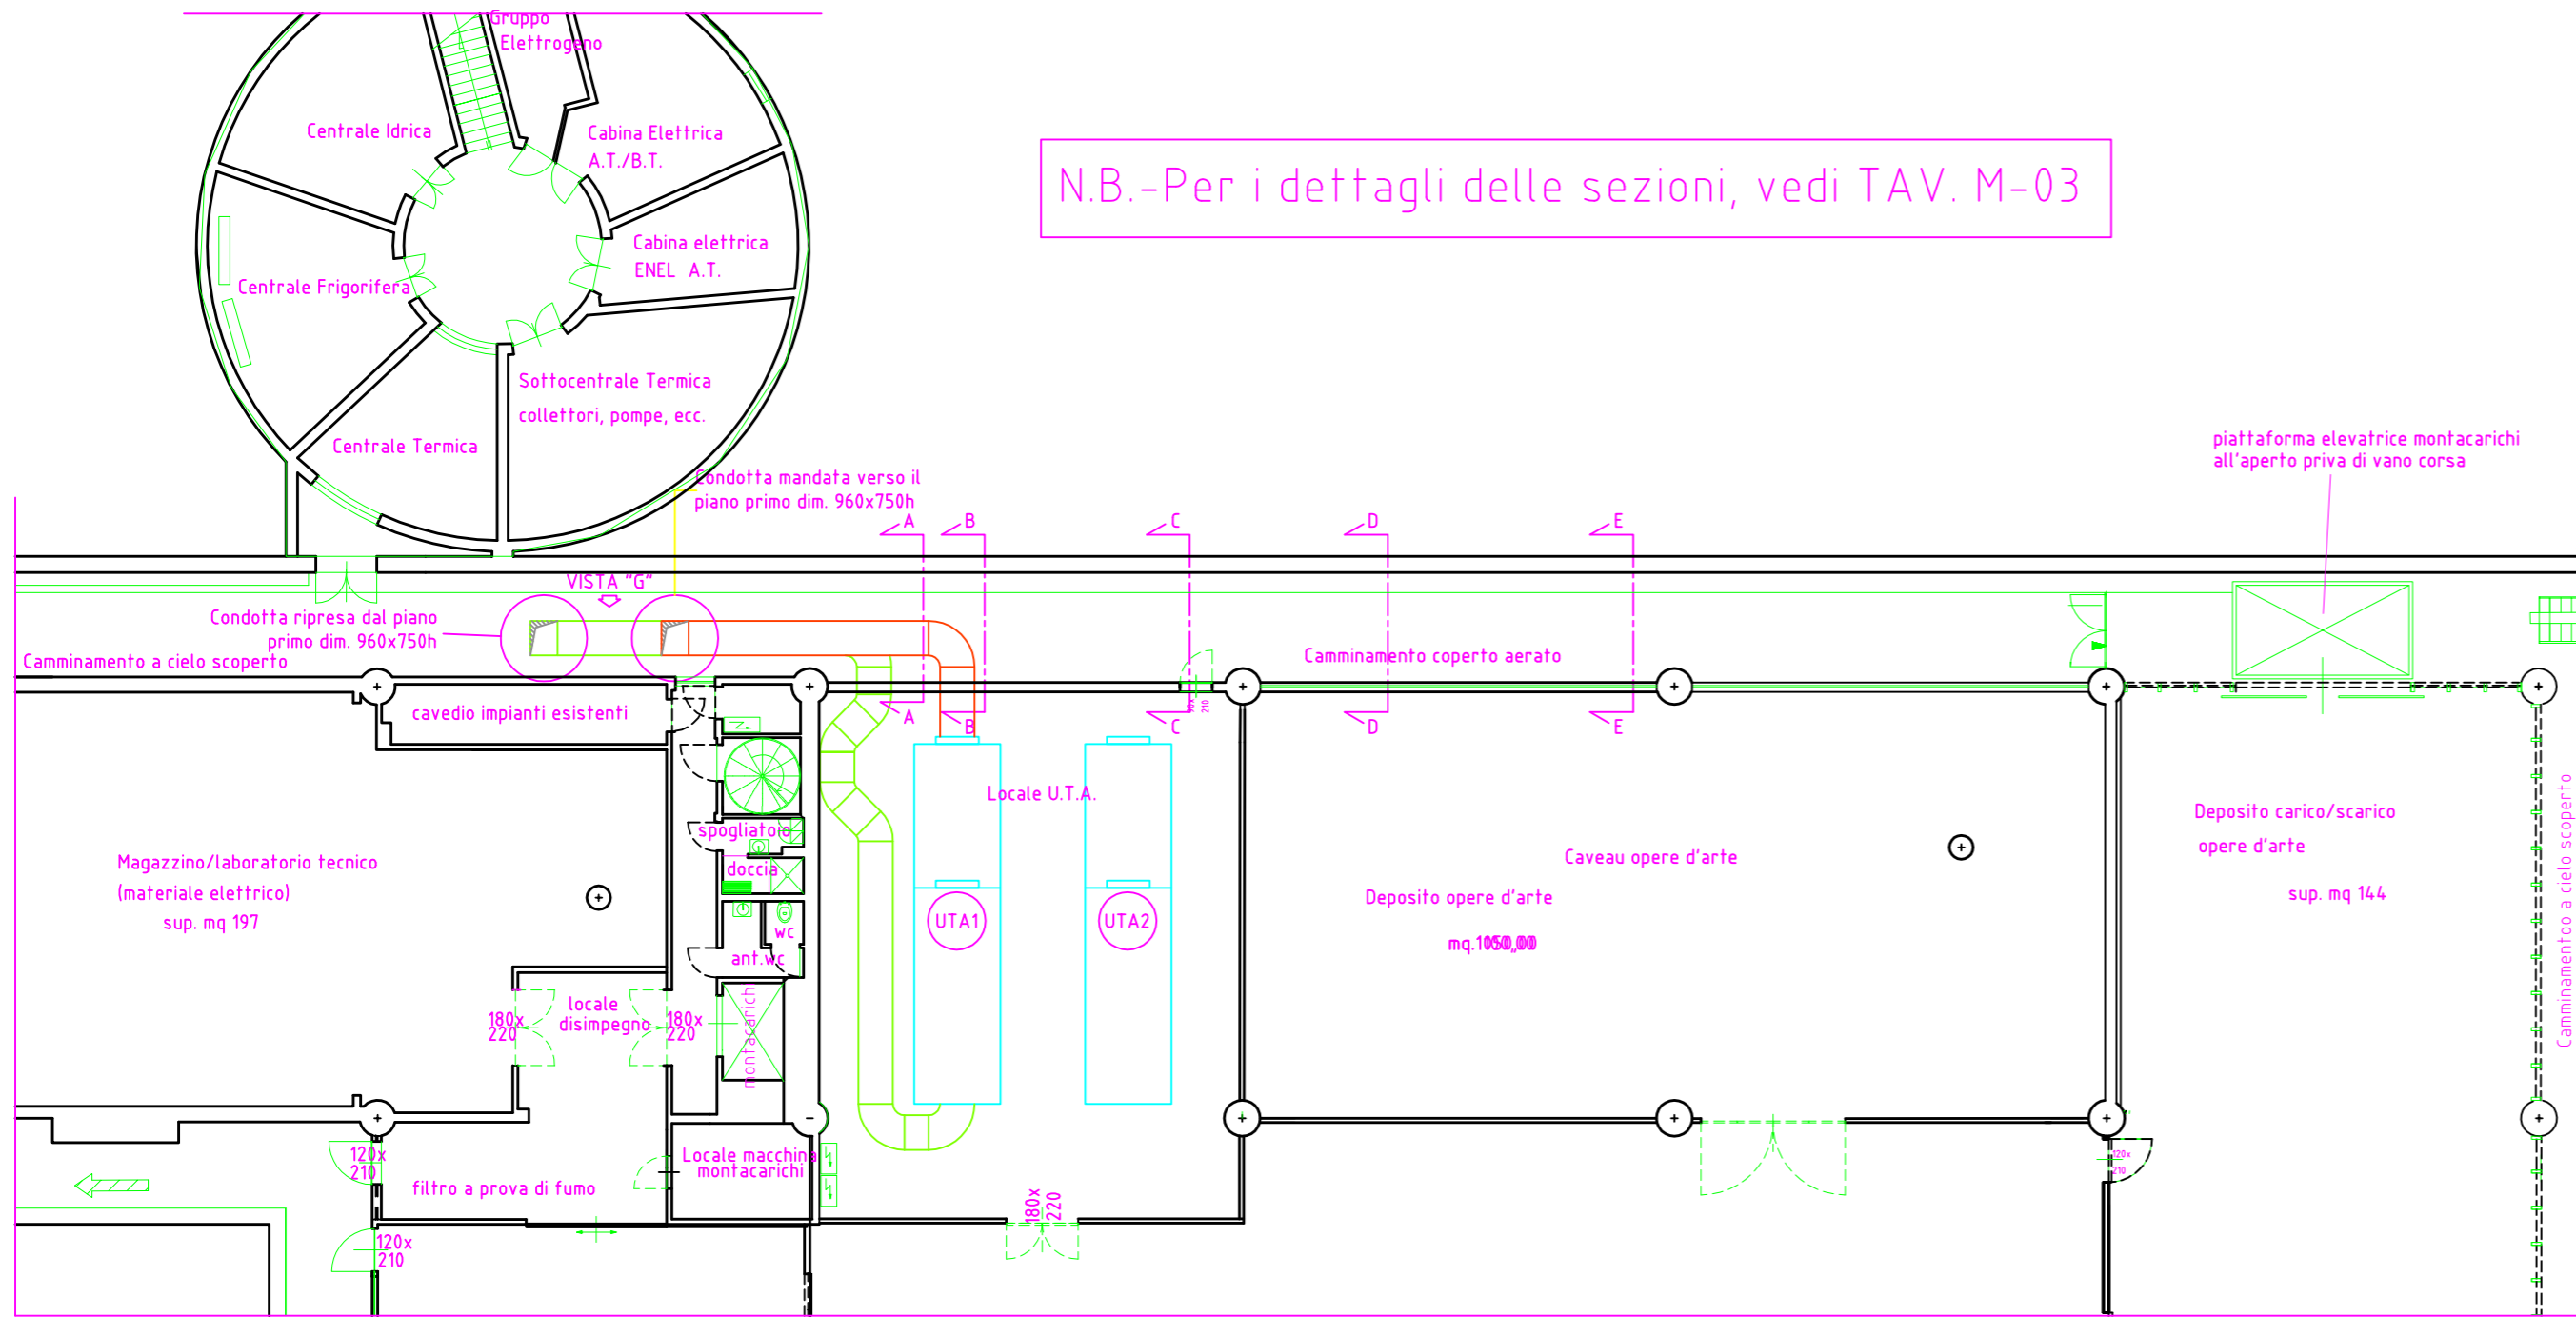

Passaggio canali scannafosso "UTA1"



Progetto
Centro per l'arte contemporanea L. Pecci - Riqualificazione ed adeguamento normativo dell'edificio esistente - 1° lotto

Titolo
Impianto di climatizzazione - passaggio canali scannafosso

Fase
Progetto Esecutivo


Assessore ai Lavori Pubblici	Valerio Barberis
Servizio Lavori Pubblici	Edilizia Pubblica
Dirigente del servizio	Arch. Emilia Quattrone
Responsabile Unico del Procedimento	Arch. Luca Piantini

Progettisti

- Progettista opere architettoniche
Arch. Antonio Silvestri - Comune di Prato
- Progettista opere strutturali - strutture esistenti
Ing. Francesco Sanzo - Comune di Prato
- Progettista opere strutturali - nuove strutture
ACS - Ing. Iacopo Ceramelli
- Progettista impianti meccanici
Ing. Dante Di Carlo
- Progettista impianti elettrici
CMA - Ing. Maurizio Mazzanti
- Coordinatore sicurezza in fase di progettazione
Arch. Paola Falaschi
- Collaboratori alla progettazione
Geom. Michele Faranda
Arch. Francesco Baldi
Ing. Francesco Guarducci

Tavola n. **M - 02**

Scala: **1: 100**
 Spazio riservato agli uffici:

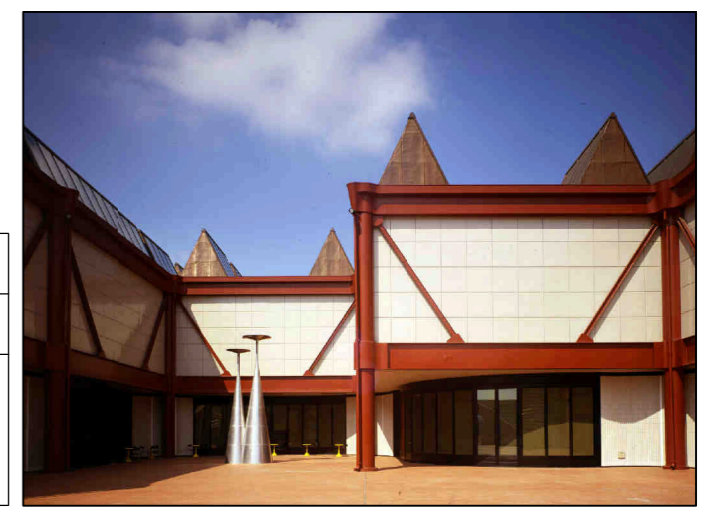

© Copyright Comune di Prato - Servizio Lavori Pubblici
 è vietata la riproduzione anche parziale del documento

data **ottobre 2015**