

Assessore ai Lavori Pubblici	Valerio Barberis
Servizio PP	Edilizia Pubblica
Dirigente del Servizio	Arch. Luca Piantini
Responsabile Unico del Procedimento	Arch. Luca Piantini

**Progettisti**

Progettista Opere Architettoniche  
Arch. Andrea Stipa  
Progettista Opere Strutturali  
Arch. Andrea Stipa e Ing. Leonardo Arezzini  
Progettista Impianti  
Ing. Antonella Chiauuzzi  
Coordinatore sicurezza in fase di progettazione  
Arch. Luca Piantini  
Ufficio del Responsabile del Procedimento  
Arch. Diletta Moscardi  
Geom. Dario Elmi




Tavola: IES.11

Scala: 1:50

Spazio riservato agli uffici:


© Copyright Comune di Prato - Servizio Lavori Pubblici  
è vietata la riproduzione anche parziale del documento

data: 22/05/2017

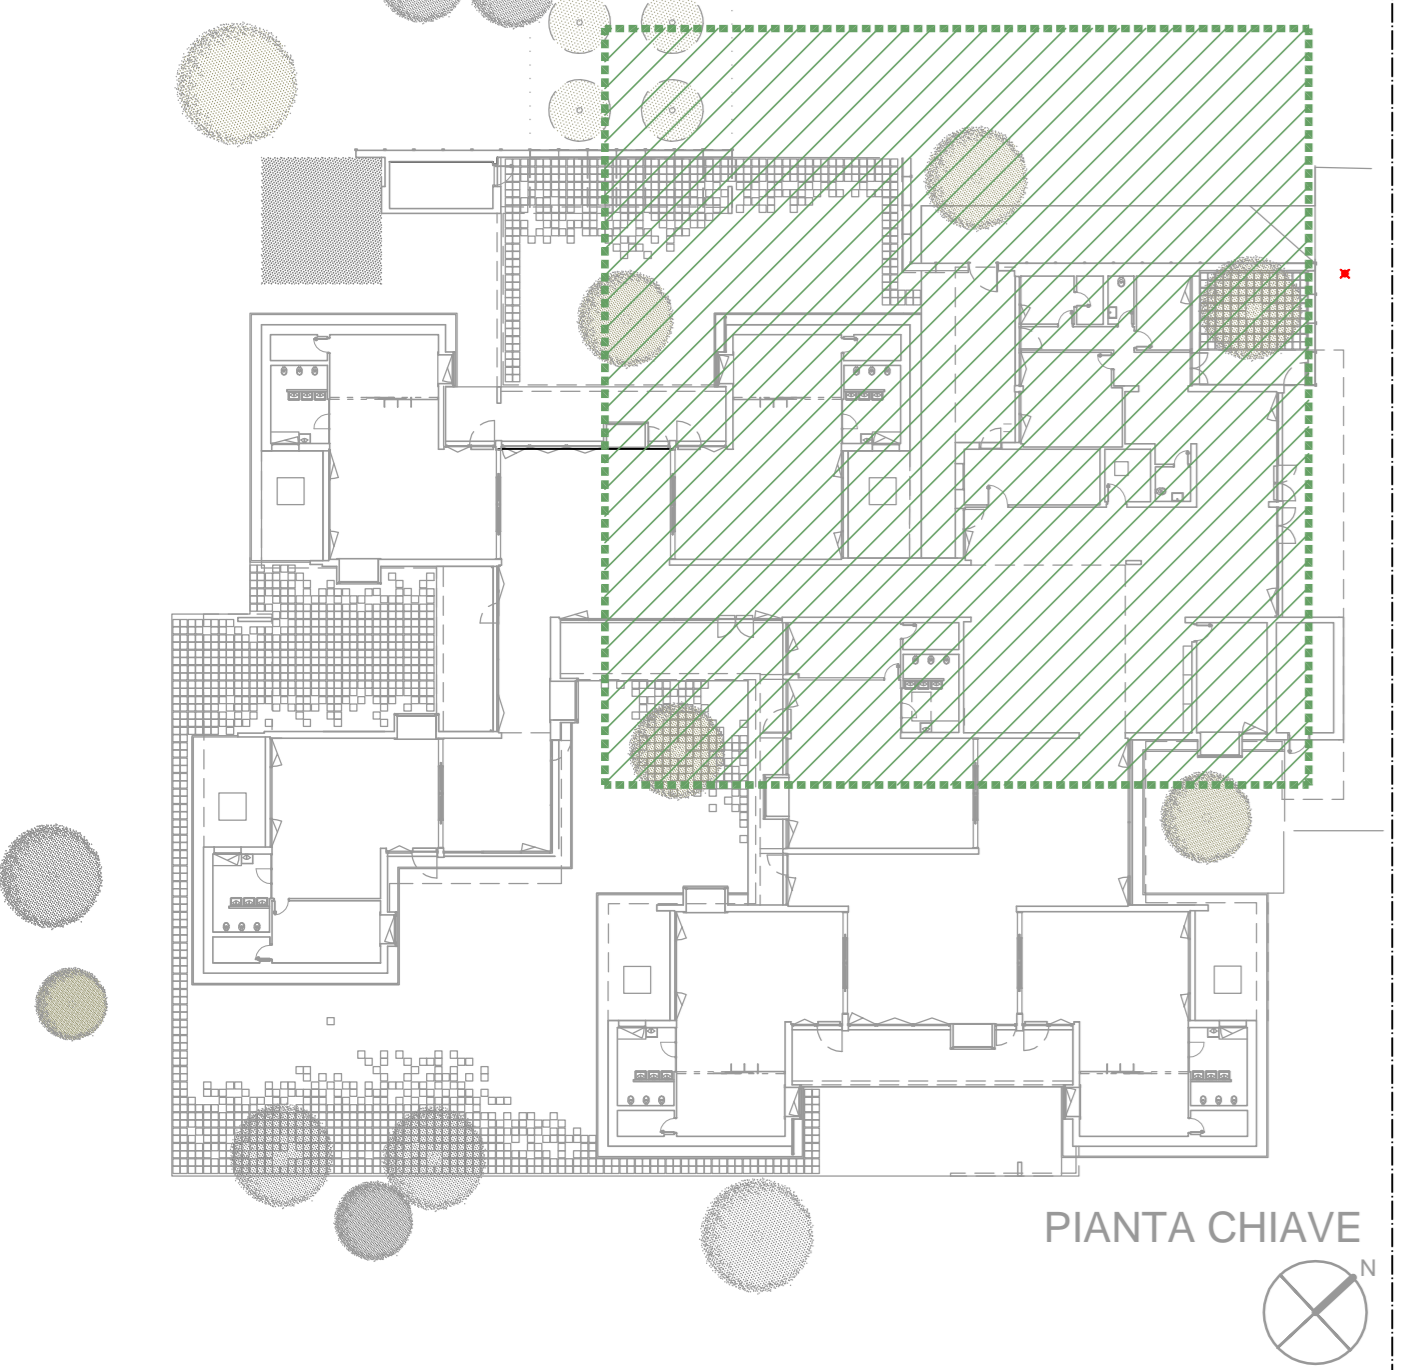

LEGENDA	
	QUADRO ELETTRICO
	INTERRUTTORE UNIPOLARE
	APPARECCHIO DI ILLUMINAZIONE, CORPO IN ACCIAIO, DIFFUSORE IN METACRILATO, 2x26W
	LAMPADINA EMERGENZA TIPO SA
	APPARECCHIO DI ILLUMINAZIONE, SERIE COMPONIBILE, STAGNO, 2x26W
	APPARECCHIO DI ILLUMINAZIONE, SERIE COMPONIBILE, STAGNO, 2x26W, SCOPESPO
	APPARECCHIO DI ILLUMINAZIONE, SERIE COMPONIBILE, STAGNO, 2x26W, SCOPESPO
	PLAFONIERA STAGNA, CORPO IN POLIESTERE, SCHERMO IN POLICARBONATO, IP65, 2x36W
	PLAFONIERA STAGNA, CORPO IN POLIESTERE, SCHERMO IN POLICARBONATO, IP65, 1x36W
	CORPO ILLUMINANTE SU PALO
	APPARECCHIO A PLAFONE A PARETE, IP44, 1x22W
	PLAFONIERA STAGNA, CORPO IN POLIESTERE, SCHERMO IN POLICARBONATO, IP65, 2x36W
	LAMPADA EMERGENZA TIPO SA
	SALITADIVICESCA
	TUBAZIONE A VISTA IN PVC
	TUBAZIONE INCASSATA IN PVC
	SCATOLA DI DERIVAZIONE
	POZZETTO 30x30cm

QUADRO ELETTRICO QEG			
SEZIONE	CIRCUITO	CAVO	FORM.
1 Tubazione Ø63	L1	N07G9-K	2x2,5
	L2	N07G9-K	2x2,5
	L7	N07G9-K	2x2,5
	S	N07G9-K	1x2,5
	SIC	N07G9-K	2x2,5
	LE	N07G9-K	2x2,5
2 Tubazione Ø63	L3	N07G9-K	2x2,5
	L4	N07G9-K	2x2,5
	L8	N07G9-K	2x2,5
	S	N07G9-K	1x2,5
	SIC	N07G9-K	2x2,5
	LE	N07G9-K	2x2,5
3 Tubazione Ø63	L5	N07G9-K	2x2,5
	L6	N07G9-K	2x2,5
	L9	N07G9-K	2x2,5
	S	N07G9-K	1x2,5
	SIC	N07G9-K	2x2,5
	LE	N07G9-K	2x2,5
4 Tubazione Ø63	L12	N07G9-K	2x2,5
	SIC	N07G9-K	2x2,5
	LE	N07G9-K	2x2,5
	PE	N07G9-K	1x2,5

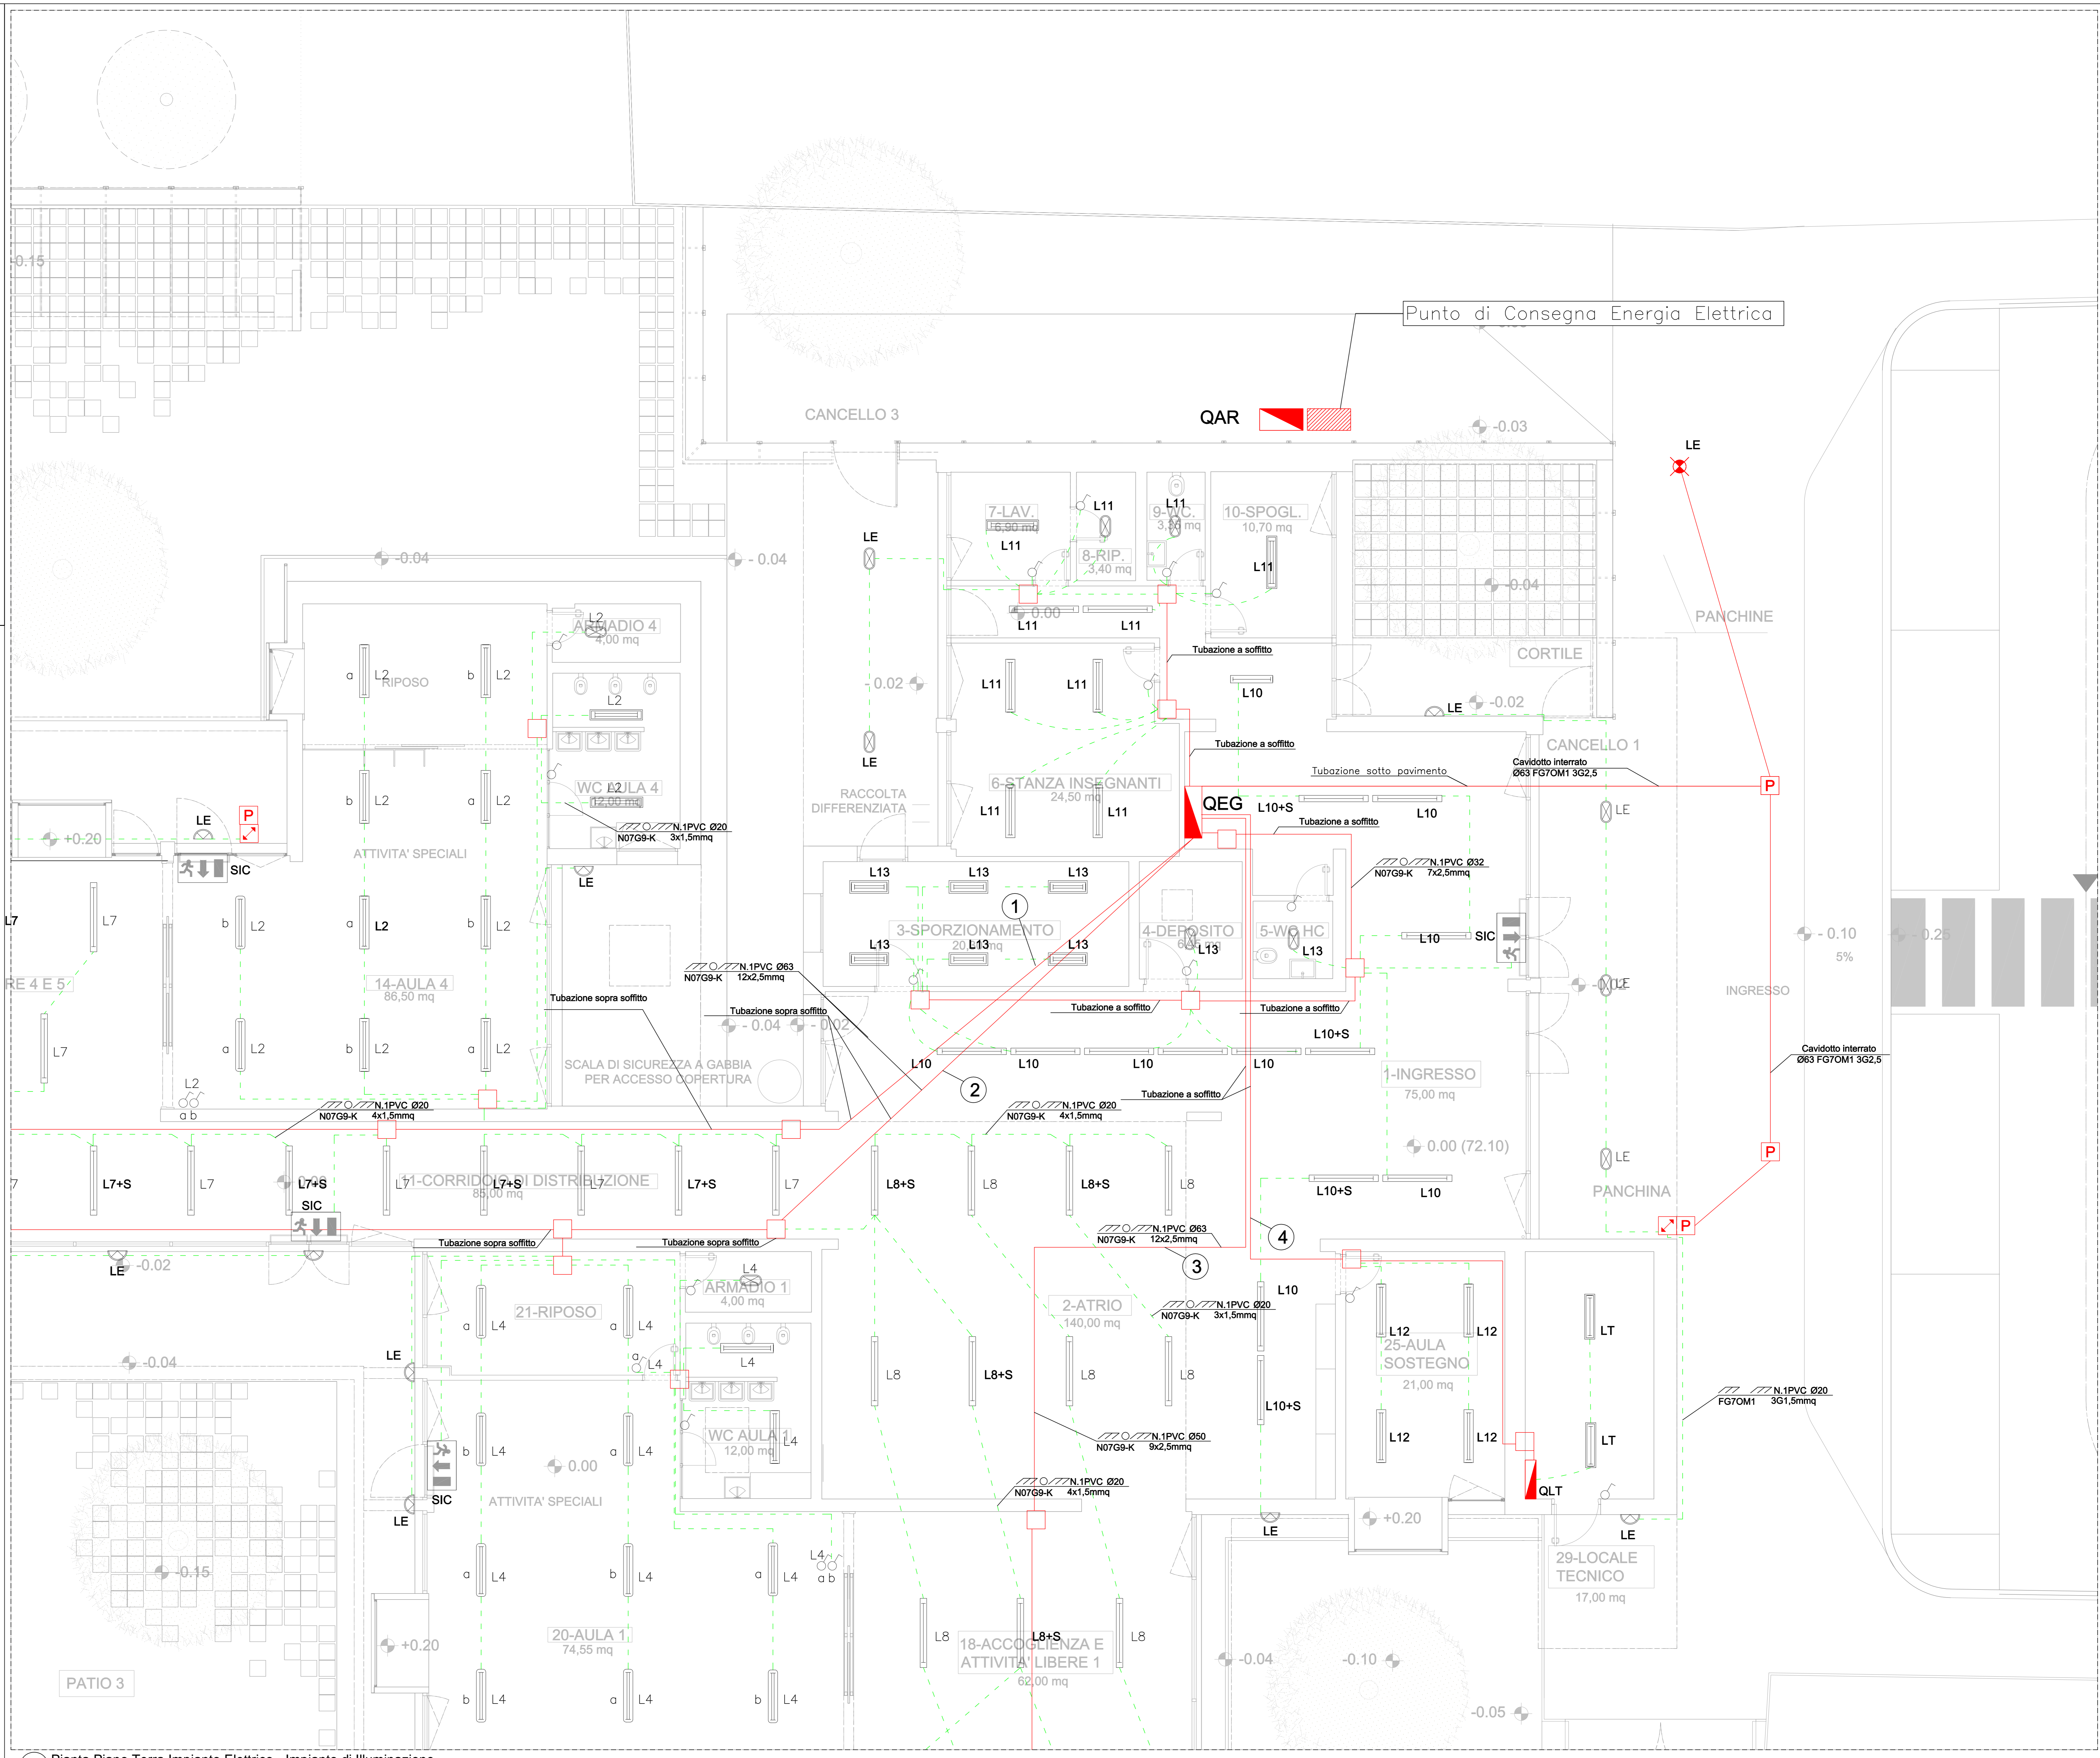

01 Pianta Piano Terra Impianto Elettrico - Impianto di Illuminazione