


VERIFICHE RAPPORTI AEROILLUMINANTI

Regolamento Edilizio del Comune di Prato - Allegato G
Linee Guida per l'igiene edilizia dei locali dell'Azienda USL n. 4 di Prato

LOCALE	SUP. LOCALE (mq)	SUP. AERO - ILLUMINANTE EFFETTIVA (mq)	SUP. AERO - ILLUMINANTE DI NORMA (mq)
①	166,40 mq	circolazione aria illuminazione artificiale	
②	20,35 mq	circolazione aria illuminazione artificiale	

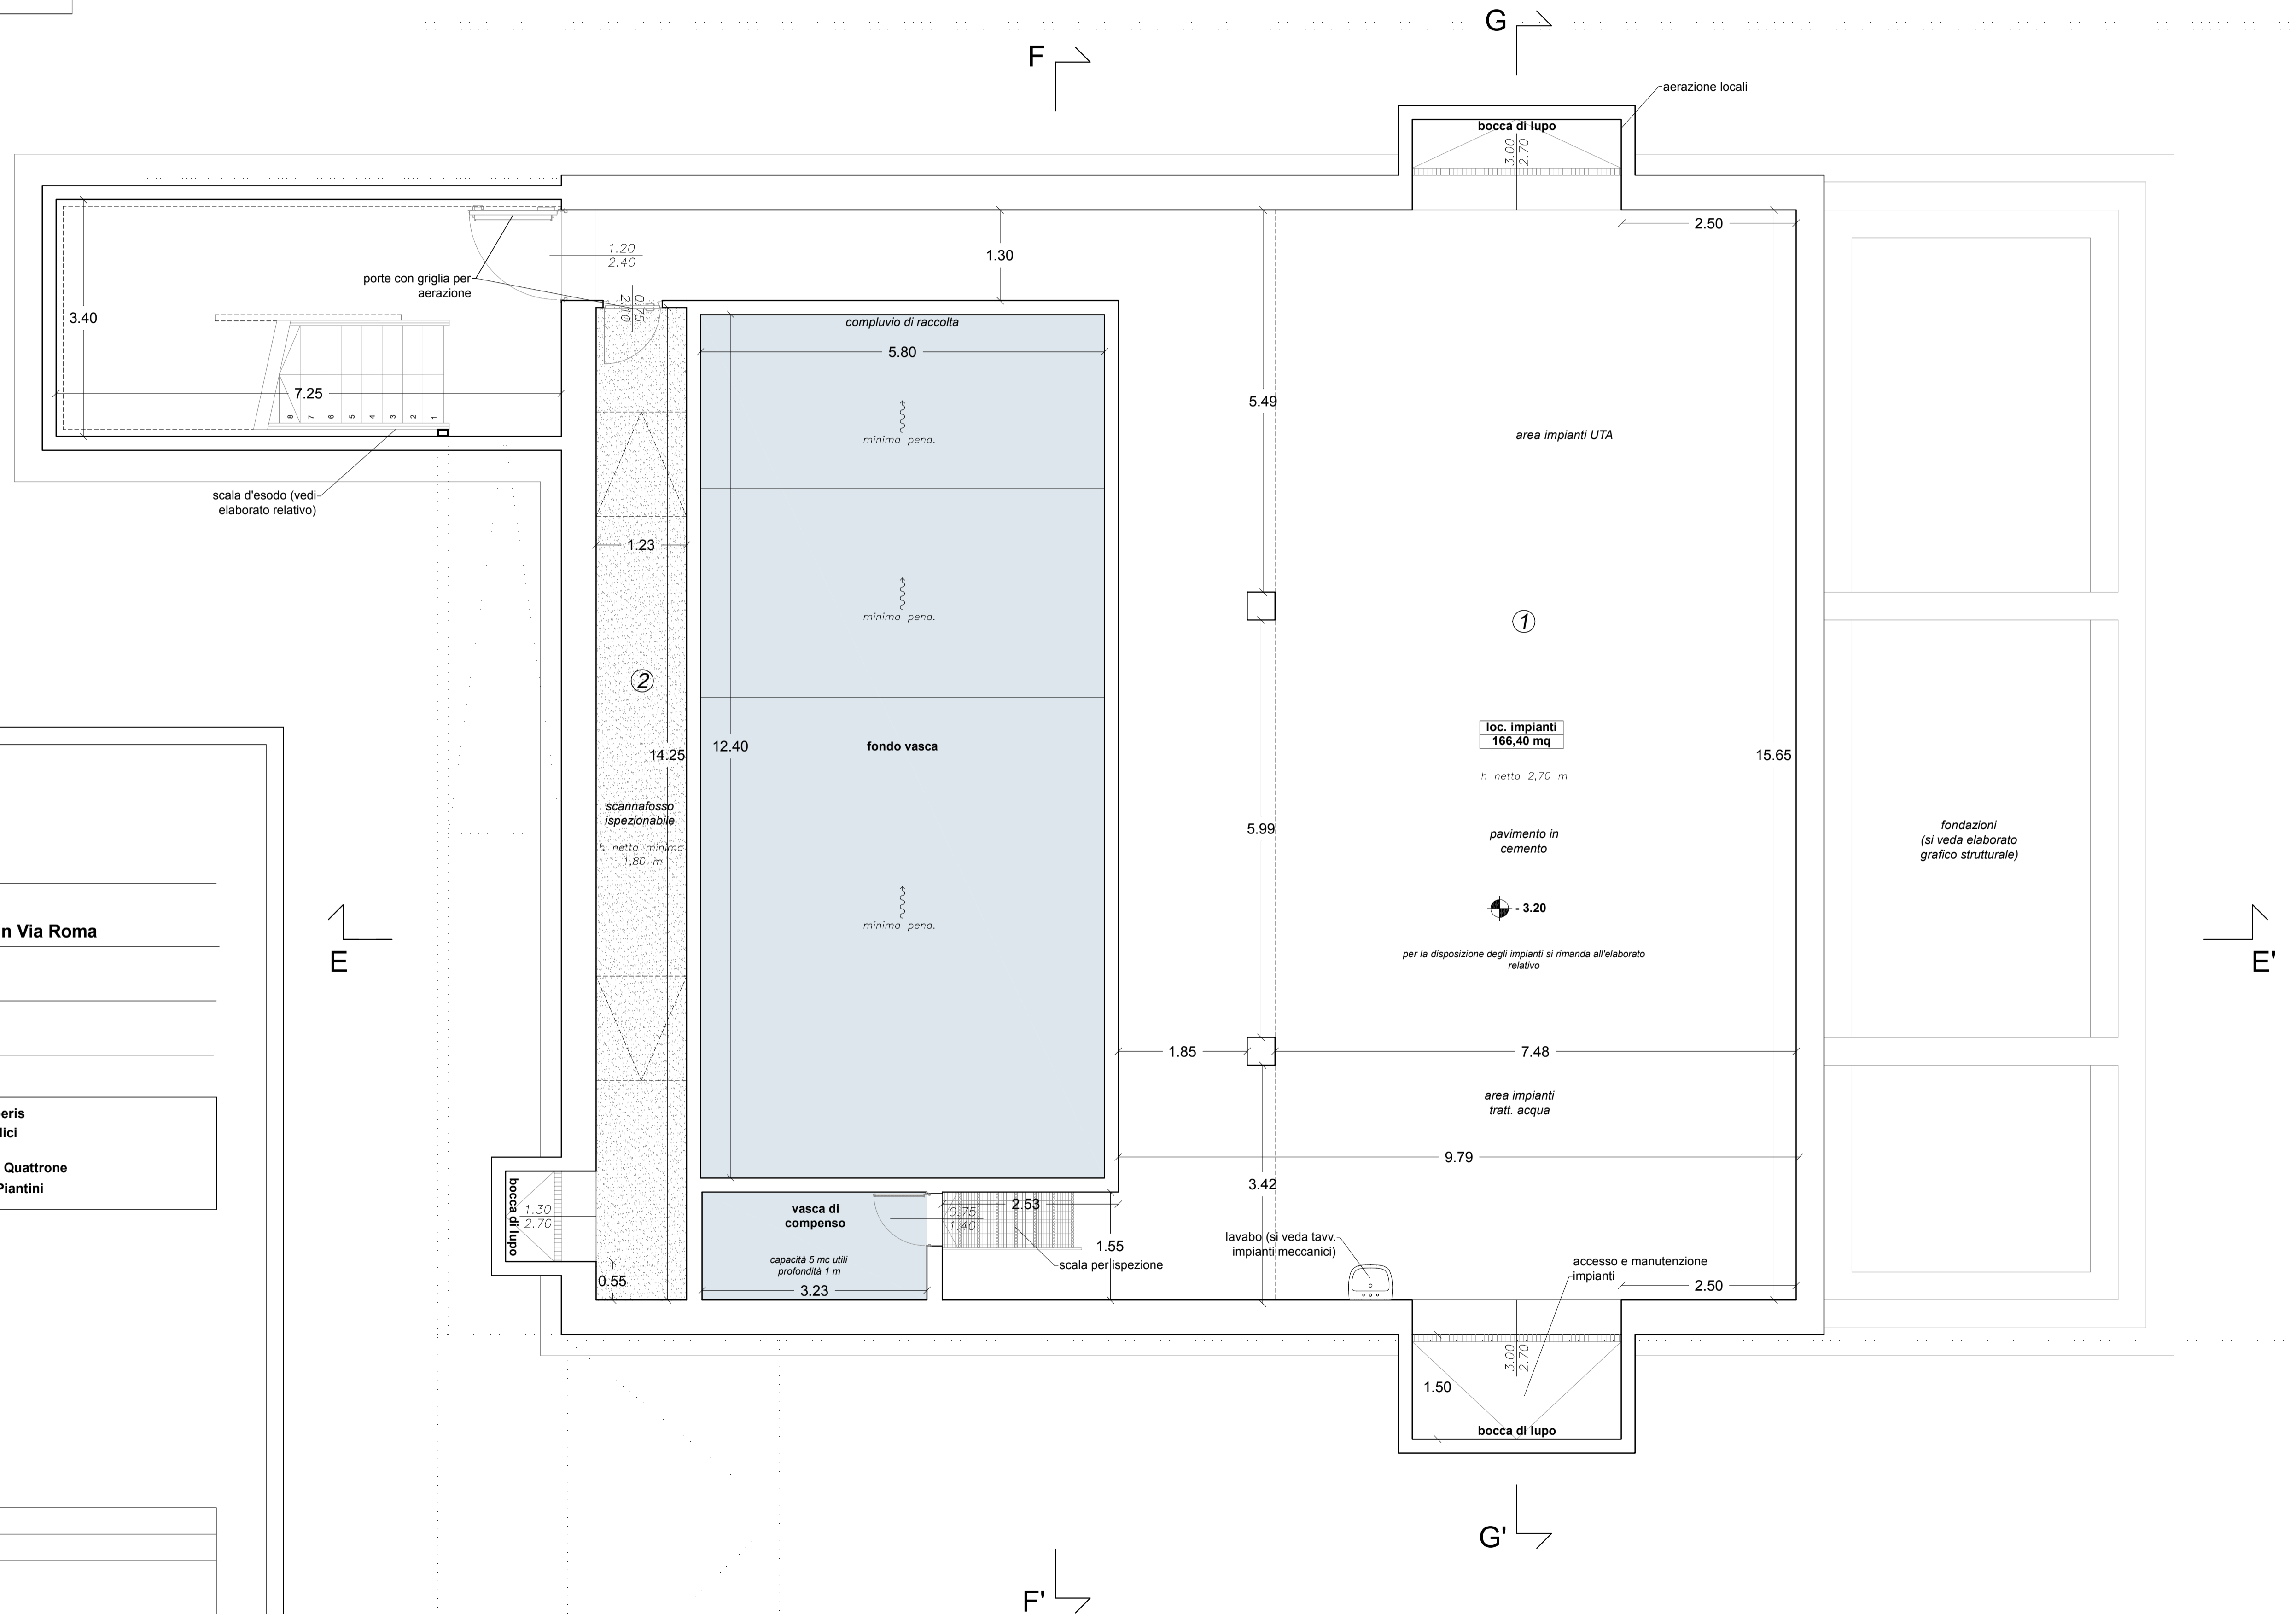

Progetto:
Nuovo complesso riabilitativo e terapeutico in Via Roma

Titolo:
Stato di progetto - Pianta Piano Interrato

Fase:
ESECUTIVO

Assessore ai lavori pubblici Servizio	Valerio Barberis Lavori Pubblici
Dirigente del Servizio Responsabile Unico del Procedimento	Arch. Emilia Quattrone Arch. Luca Piantini

Progettisti

Progetto architettonico:	Arch. Luca Piantini
	Geom. Francesca Logli
	Arch. Stefano Daddi (collab.)
Progetto strutturale:	Ing. Francesco Sanzo
Impianti elettrici:	Ing. Giannetto Fanelli
Impianti meccanici:	Ing. Silvia D'Agostino
Progetto di conformità antincendio:	Arch. Alberto Banchini
Coord. sicurezza in fase di progetto ed esecuzione:	Geom. Giovanni Santi

Elaborato: TAVOLA A02.1

Scala: 1:50

Spazio riservato agli uffici: