
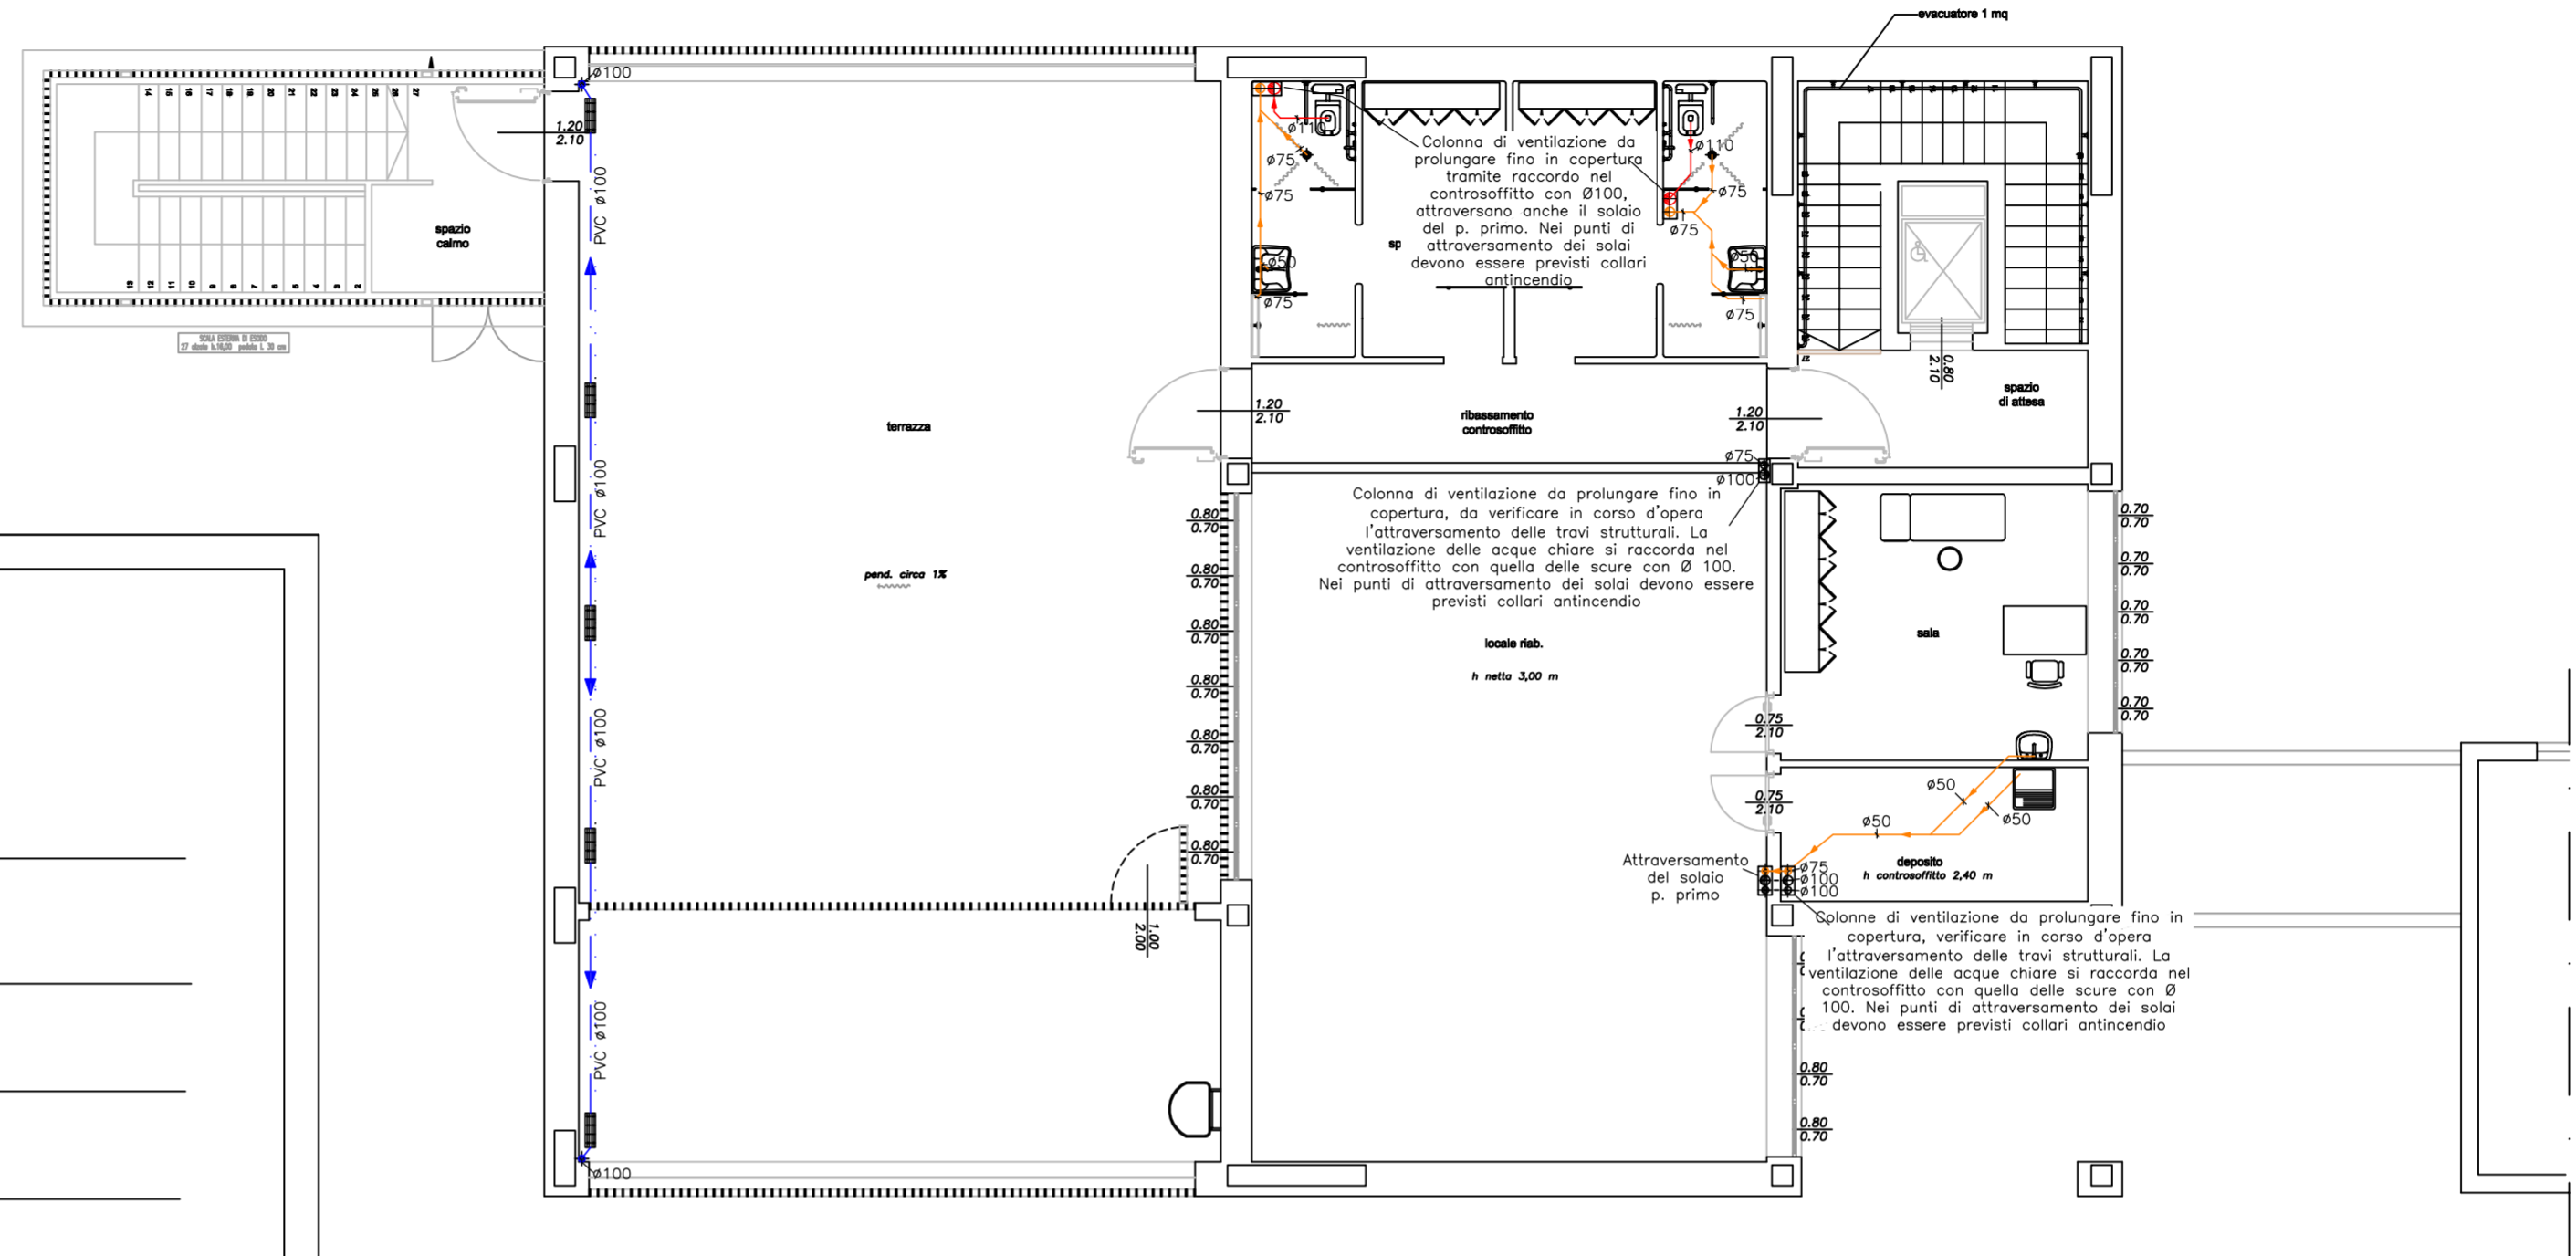


PIANTA PIANO PRIMO

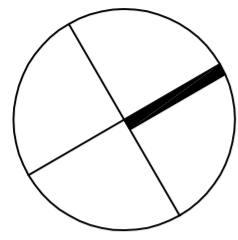

Progetto :

Nuovo complesso riabilitativo e terapeutico in Via Roma

Titolo:

OPERE DI NUOVA REALIZZAZIONE

Fase:


ESECUTIVO

Assessore ai lavori pubblici **Valerio Barberis**
Servizio **Lavori Pubblici**

Dirigente del Servizio **Arch. Emilia Quattrone**
Responsabile Unico del Procedimento **Arch. Luca Piantini**

Progettisti

Progetto architettonico:	Arch. Luca Piantini
	Geom. Francesca Logli
	Arch. Stefano Daddi (collab.)
Progetto strutturale:	Ing. Francesco Sanzo
Impianti elettrici:	Ing. Giannetto Fanelli
Impianti meccanici:	Ing. Silvia D'Agostino
Progetto di conformità antincendio:	Arch. Alberto Banchini
Coord. sicurezza in fase di progetto ed esecuzione:	Geom. Giovanni Santi

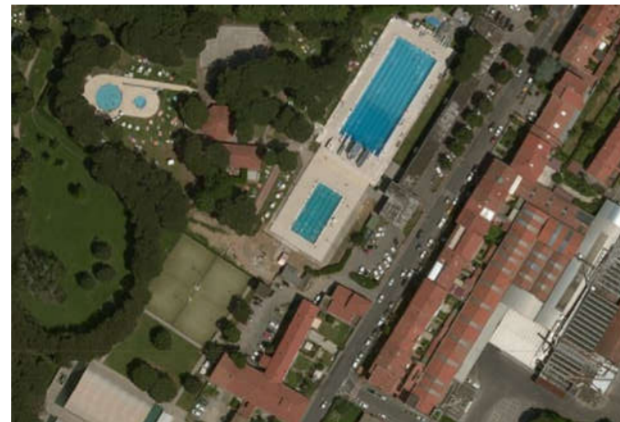

Tav-eim03.3. Scarichi idrici Piano primo

Scala 1:100

Spazio riservato agli uffici:

© Copyright Comune di Prato - Servizio Lavori Pubblici
è vietata la riproduzione anche parziale del documento

data: novembre 2016

LEGENDA TUBAZIONI

- Linee scarichi acque nere. Tubo PP
- Linee scarichi acque grigie. Tubo PP
- Linee di ventilazione. Tubo PVC
- Rete acque meteoriche. Tubo in PVC
- Linee scarico acque piscina correnti in vista quota soffitto. Tubo PVC
- Linee scarico acque piscina correnti nel massetto del solaio. Tubo PVC
- Rete esterna acque di scarico chiarificate. Tubo in PVC
- Linea aspirazione fondo vasca. Tubo in PVC

N.B.:
- Le tubazioni delle acque nere devono avere pendenza min 1%, mentre quelle delle acque grigie, meteoriche e chiarificate devono avere pendenza minima 0,5%

LEGENDA SIMBOLI

- | | | | |
|--|---|--|---------------------------------------|
| | Colonne di ventilazione rete scarichi da portare in copertura | | Lavabo disabili |
| | Vaso WC | | Lavabo piccolo |
| | Bidè | | Lavabo |
| | Vaso WC disabili, corredato di doccia | | Lavello |
| | Pozzetto degrassatore | | Pozzetto di scarico filtri |
| | Pozzetto di raccordo 60x60cm | | Pozzetto al piede di pluviali 30x30cm |
| | Pozzetto di campionamento 60x60cm | | Caditoia |
| | Pozzetto generico | | Elemento griglia |
| | F B T Fossa Biologica Tricamerale | | |