
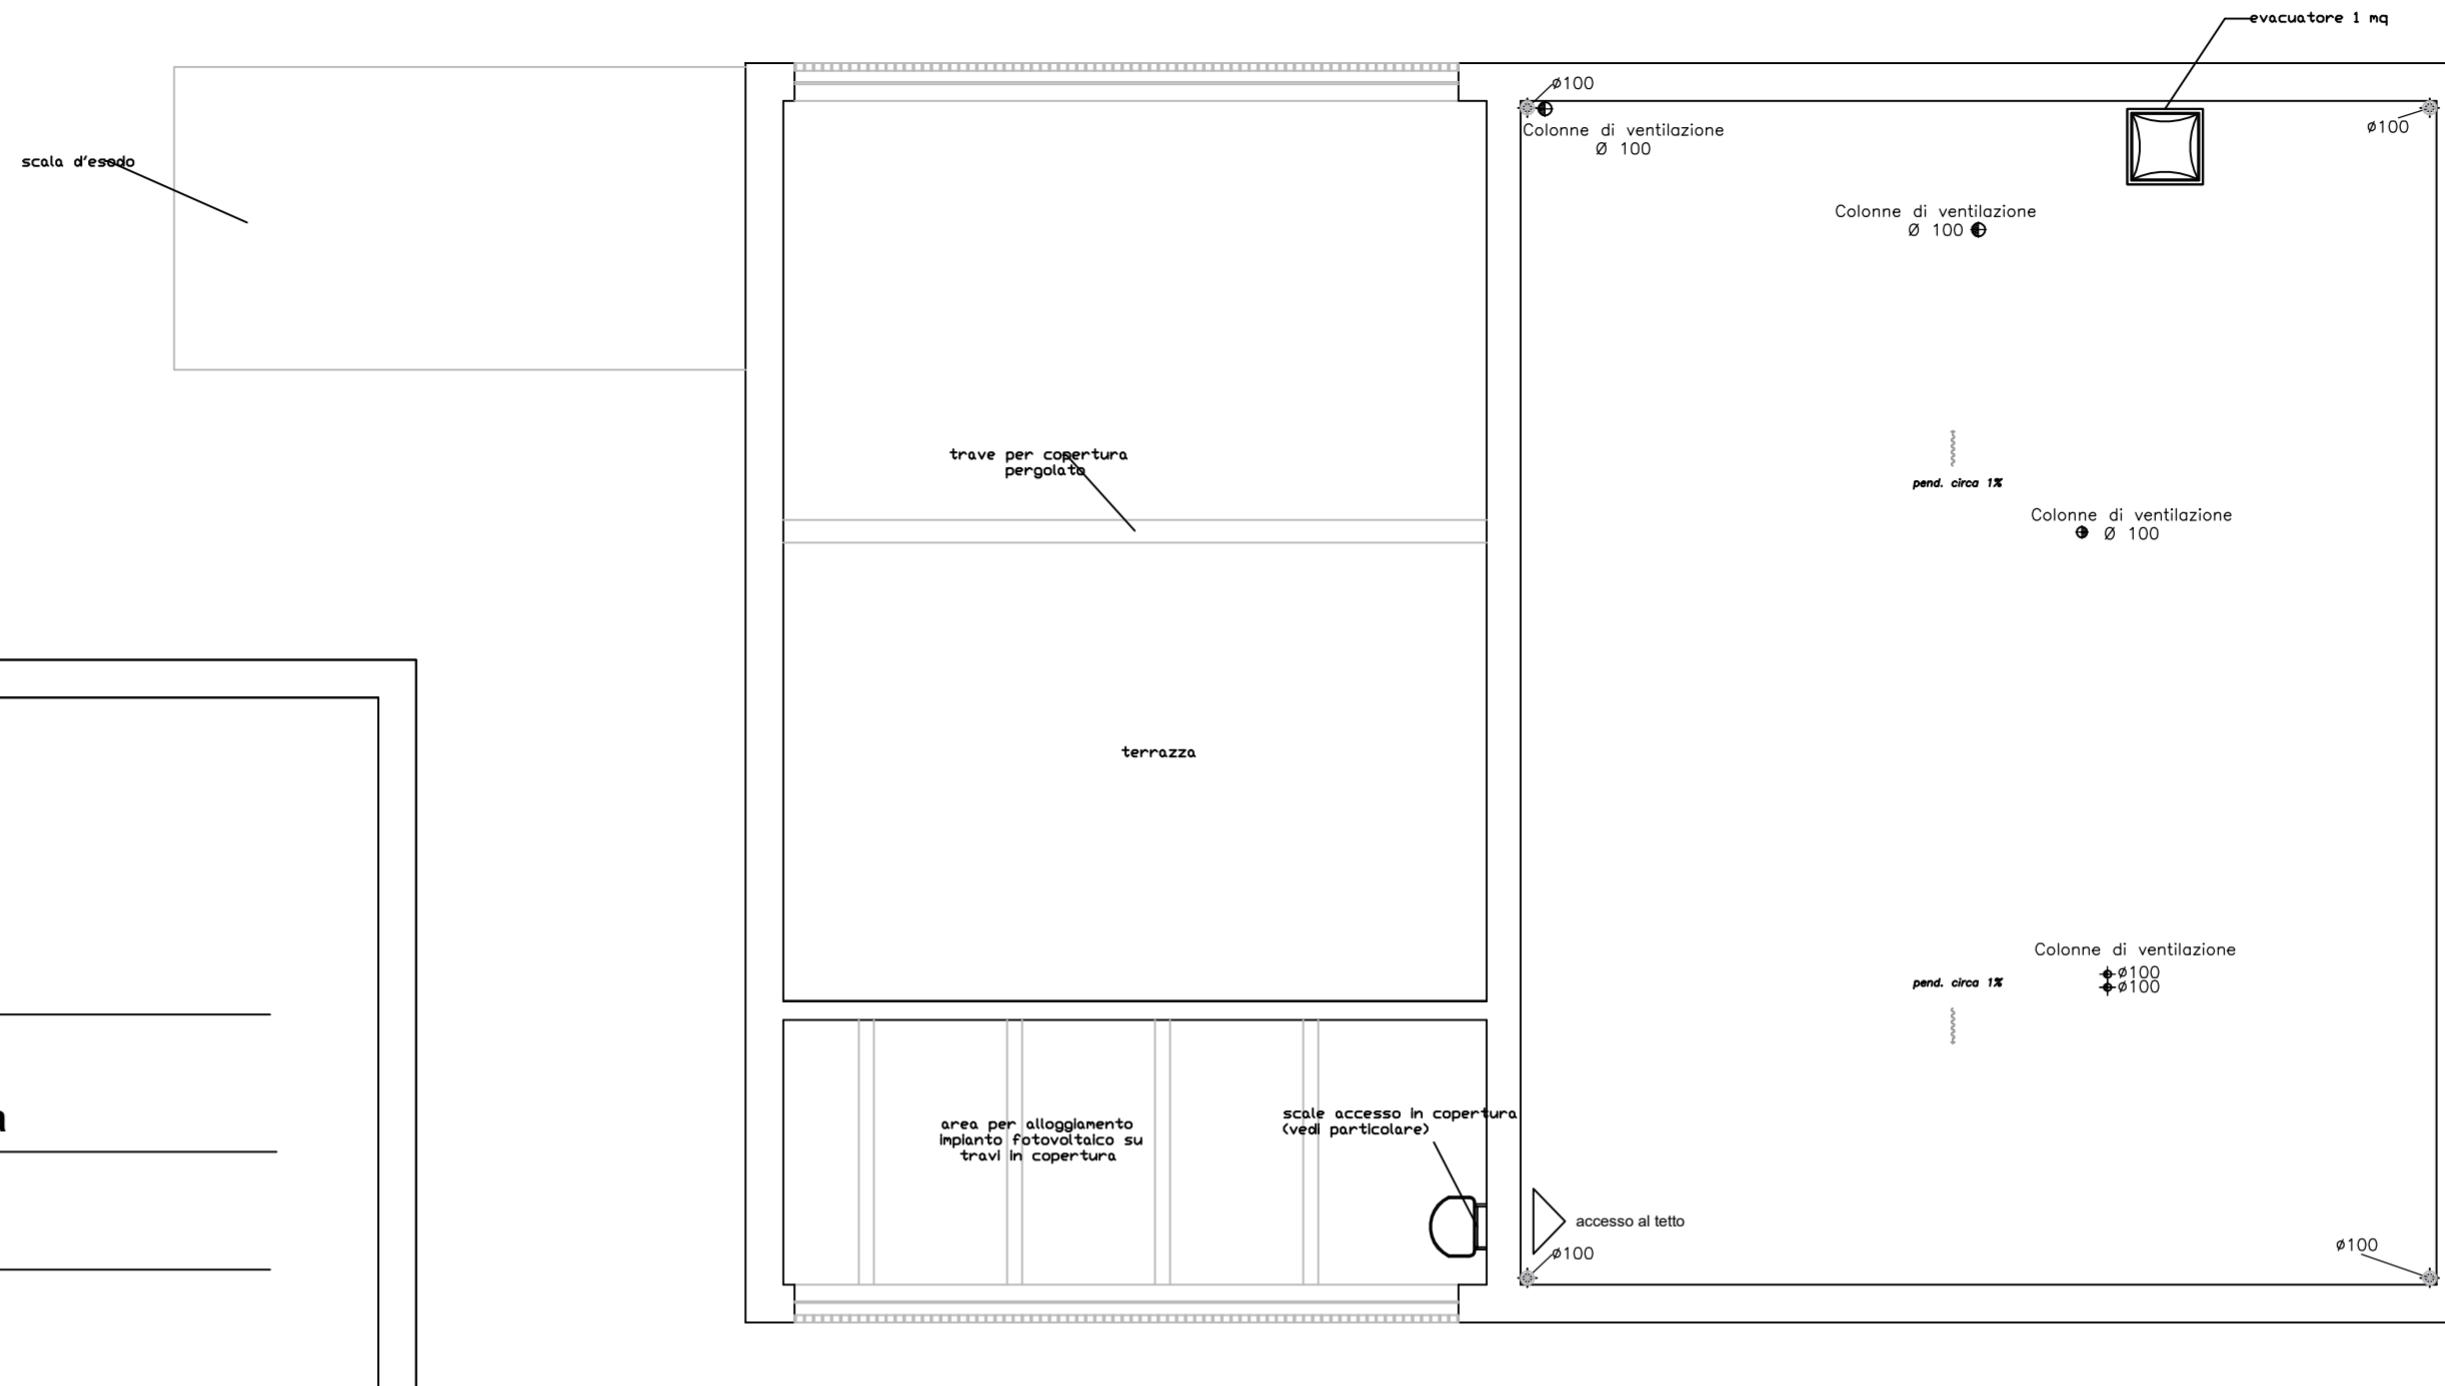


PIANTA PIANO COPERTURA

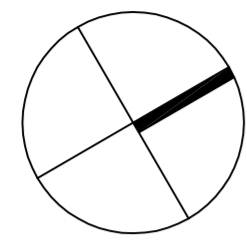

Progetto :

**Nuovo complesso riabilitativo e terapeutico in Via Roma**

Titolo:

**OPERE DI NUOVA REALIZZAZIONE**

Fase:


**ESECUTIVO**

Assessore ai lavori pubblici **Valerio Barberis**  
Servizio **Lavori Pubblici**

Dirigente del Servizio **Arch. Emilia Quattrone**  
Responsabile Unico del Procedimento **Arch. Luca Piantini**

**Progettisti**

Progetto architettonico:	<b>Arch. Luca Piantini</b>
	<b>Geom. Francesca Logli</b>
	<b>Arch. Stefano Daddi (collab.)</b>
Progetto strutturale:	<b>Ing. Francesco Sanzo</b>
Impianti elettrici:	<b>Ing. Giannetto Fanelli</b>
Impianti meccanici:	<b>Ing. Silvia D'Agostino</b>
Progetto di conformità antincendio:	<b>Arch. Alberto Banchini</b>
Coord. sicurezza in fase di progetto ed esecuzione:	<b>Geom. Giovanni Santi</b>

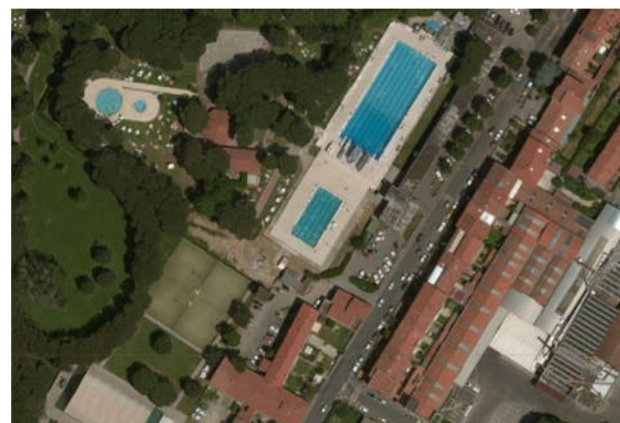

Tav-eim03.4. Scarichi idrici Piano copertura

Scala 1:100

Spazio riservato agli uffici:

© Copyright Comune di Prato - Servizio Lavori Pubblici  
è vietata la riproduzione anche parziale del documento

**data: novembre 2016**

**LEGENDA TUBAZIONI**

- Linee scarichi acque nere. Tubo PP
- Linee scarichi acque grigie. Tubo PP
- Linee di ventilazione. Tubo PVC
- Rete acque meteoriche. Tubo in PVC
- Linee scarico acque piscina correnti in vista quota soffitto. Tubo PVC
- Linee scarico acque piscina correnti nel massetto del solaio. Tubo PVC
- Rete esterna acque di scarico chiarificate. Tubo in PVC
- Linea aspirazione fondo vasca. Tubo in PVC

N.B.:  
- Le tubazioni delle acque nere devono avere pendenza min 1%, mentre quelle delle acque grigie, meteoriche e chiarificate devono avere pendenza minima 0,5%

**LEGENDA SIMBOLI**

- Colonne di ventilazione rete scarichi da portare in copertura
- Vaso WC
- Bidè
- Vaso WC disabili, corredato di doccia
- Pozzetto degrassatore
- Pozzetto di raccordo 60x60cm
- Pozzetto di campionamento 60x60cm
- Pozzetto generico
- Fossa Biologica Tricamerale
- Lavabo disabili
- Lavabo piccolo
- Lavabo
- Lavello
- Pozzetto di scarico filtri
- Pozzetto al piede di pluviali 30x30cm
- Caditoia
- Elemento griglia

N.B.: Il presente elaborato grafico è valido ai soli fini della rappresentazione dell'impianto meccanico.