

RIVERSIBILITY

PARCO FLUVIALE DEL BISENZIO NELLA CITTA' DI PRATO

Assessore all'Urbanistica e ai Lavori Pubblici **Arch. Valerio Barberis**

Assessore all'Ambiente e alla Mobilità **Arch. Filippo Alessi**

Servizio Governo del Territorio Il Dirigente del Servizio **Arch. Riccardo Pecorario**

Responsabile Unico del Procedimento **Arch. Riccardo Pecorario**

Il Coordinatore del Progetto **Arch. Maurizio Silvetti**

Supporto al RUP **Arch. Caterina Bruschi**



TAVOLA:	PROGETTO ESECUTIVO	TITOLO: ELETRICO CONTAINER SINGOLO
T-00a	SCALA: 1:50	DATA: SETTEMBRE 2017

PROGETTISTI

Progetto:
Ing. Paolo Lo Iacono
Ing. Lorenzo Castellani
per gli aspetti idraulici e naturalistici
Arch. Maria Rita Cecchini
per efficientamento energetico
Geom. Gerarda Del Reno
per abbattimento barriere architettoniche
Geom. Alessandro Bernocchi
per piano di sicurezza e coordinamento

Collaboratori:
Geom. Massimo Falcini
Arch. Silvia Grazzini
Arch. Martina Melani
Arch. Lorenzo Vacirca
Dott. Martina Santoro
Ing. Samuele Garitano
Geom. Antonio Castiglia
Ing. Serena Gatti
Arch. Roberta Russo

Tirocini:
Arch. Giulia Mancini
Arch. Shirin Amini

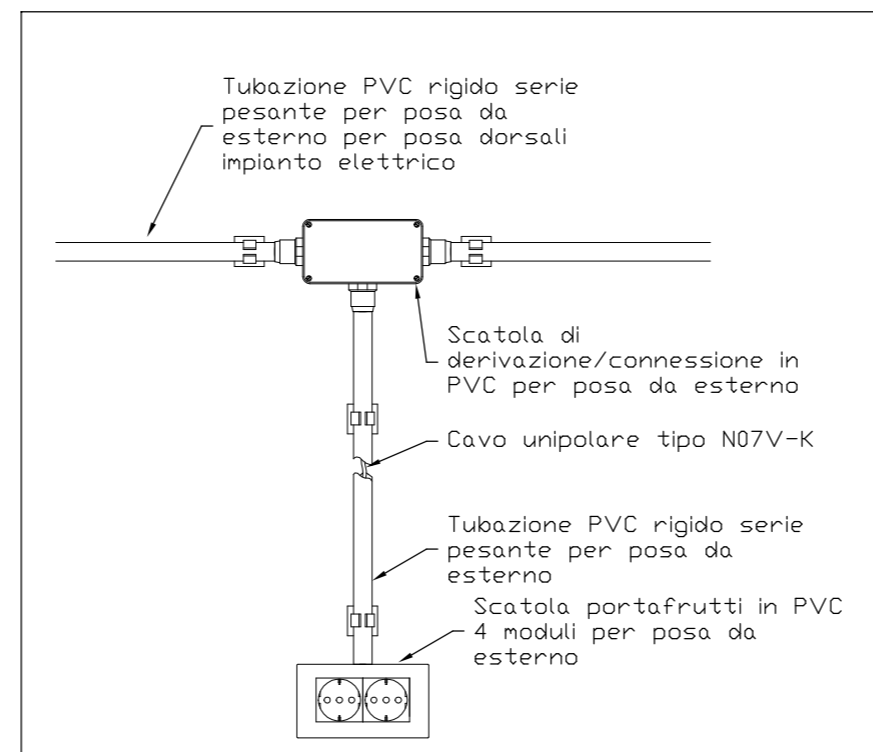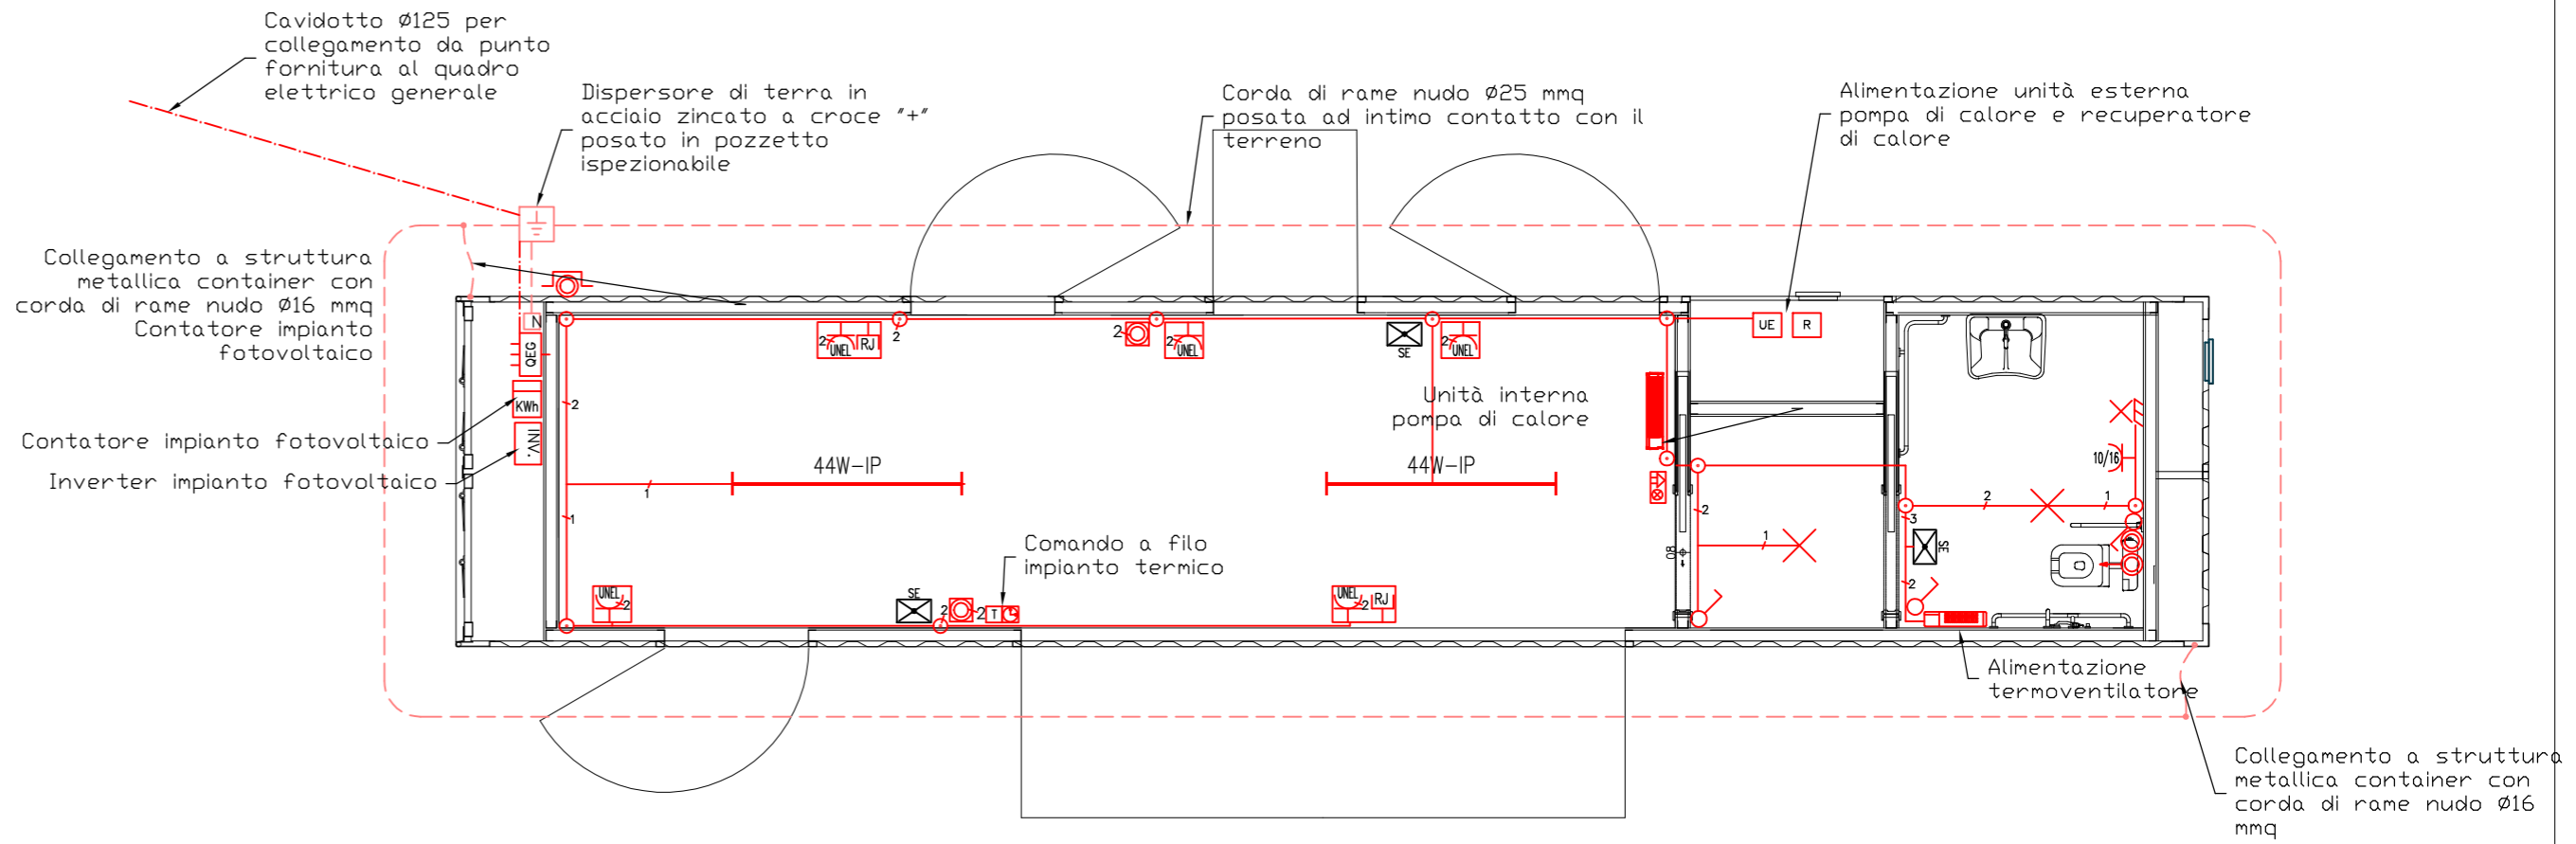

LEGENDA SIMBOLI GRAFICI IMPIANTO ELETTRICO

	Fornitura energia elettrica
	Quadro elettrico generale
	Pulsante di sgancio sotto vetro frangibile
	Presa 10/16A con calotta stagna
	Presa UNEL 10/16A con calotta stagna
	Interruttore con calotta stagna
	Pulsante con calotta stagna
	Pulsante a tirante con tacitazione per WC disabili con calotta stagna
	Segnalazione acustico-luminosa per WC disabili
	Punto luce a soffitto
	Punto luce a parete
	Plafoniera stagna a led 44W
	Lampada di emergenza "solo emergenza" SE
	Dispensore di terra in pozzetto ispezionabile

