



- OPERAZIONE: COWORKING
AZIONE 9.6.6 - SUB AZIONE A1
Recupero funzionale - Funzioni sociali
- OPERAZIONE: SMART GRID_LOTTO 1
AZIONE 4.1.1
Eco-efficienza negli edifici
- OPERAZIONE: MEDIALIBRARY
AZIONE 9.6.6 - SUB AZIONE A3
Recupero funzionale - Funzioni di animazione sociale e partecipazione collettiva (luoghi della cultura e dello spettacolo)

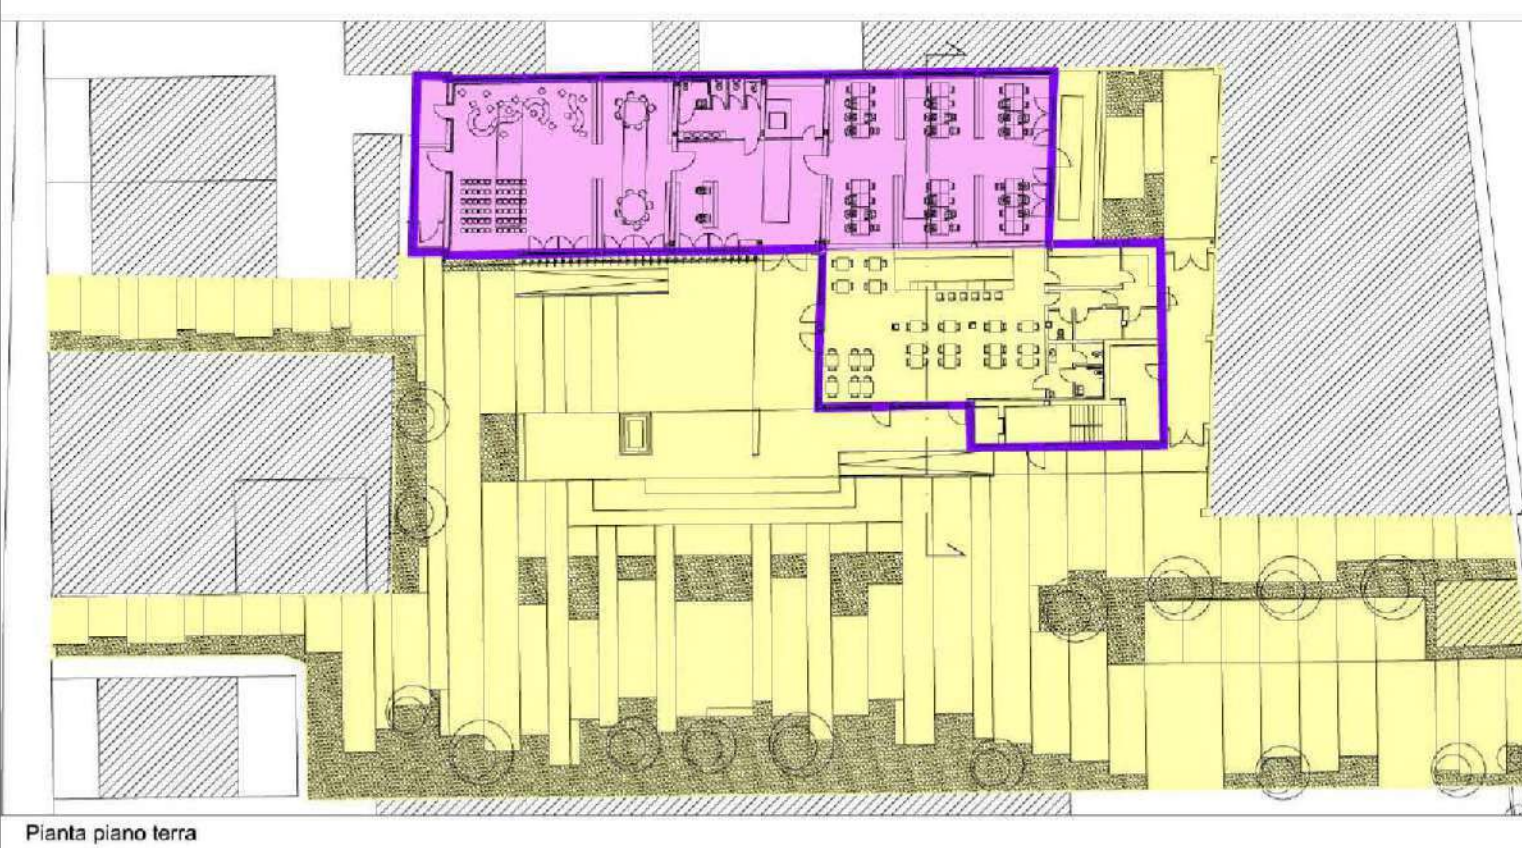

- L'elaborato progettuale risulta riferito alle seguenti operazioni:

- OPERAZIONE: COWORKING
- OPERAZIONE: SMART GRID_LOTTO 1
- OPERAZIONE: MEDIALIBRARY

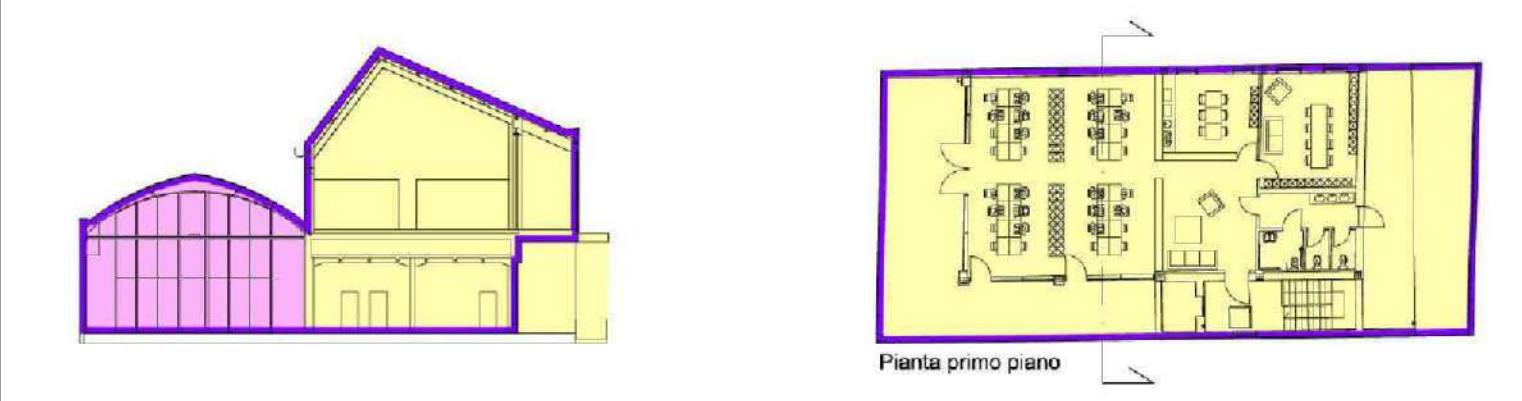

Progetto: Medialibrary, Bar, Coworking e Piazza del Totem
POR FESR 2014-2020 - Progetto di Innovazione Urbana (P.I.U.)

Titolo: Distribuzione impianto rivelazione ed allarme incendi, impianto allarme antintrusione

Fase: Progetto esecutivo

Assessore all'Urbanistica e ai Lavori Pubblici	Valerio Barberis
Servizio Urbanistica	
Dirigente del Servizio	Francesco Caporaso
Responsabile Unico del Procedimento	Michela Brachi


Progettisti	
Progettazione opere architettoniche	Massimo Fabbrì, Alessandro Pazzagli
Progettazione opere strutturali	Francesco Sanzo
Progettazione impianti	Andrea Carlesi, Filippo Bogani (Technologies 2000)
Coordinamento per il comune:	Iuri Baldi
Coordinatore sicurezza in fase di progettazione	Francesco Sanzo
Coprogettazione opere architettoniche	Alessia Bettazzi
Progettazione antincendio	Cristina Gorrone
Collaborazione	Matteo Galatro, Silvia Pinzauti, Viola Valeri
Rilevo aree esterne	Massimo Falcini
Rilevo fabbricati	Stefano Mordini

Tavola: n. E05
Scala: 1:100
Spazio riservato agli uffici:

LEGENDA SIMBOLI GRAFICI

	RIVELATORE DI FUMO ALL'INTERNO DI CONDOTTE DI AERAZIONE		CENTRALE ALLARME ANTINTRUSIONE
	RIVELATORE DI FUMO ALL'INTERNO DEL CONTROSOFFITTO CON SPIA DI RIPETIZIONE STATO SENSORE		SENSORE VOLUMETRICO IMPIANTO DI ALLARME ANTINTRUSIONE
	RIVELATORE DI FUMO		TASTIERA IMPIANTO DI ALLARME ANTINTRUSIONE
	PANNELLO OTTICO-ACUSTICO ALLARME INCENDI		SIRENA DA INTERNO IMPIANTO DI ALLARME ANTINTRUSIONE
	PANNELLO DI RIPETIZIONE IMPIANTO DI RIVELAZIONE ED ALLARME INCENDI		SIRENA DA ESTERNO CON LAMPEGGIANTE IMPIANTO DI ALLARME ANTINTRUSIONE
	RIVELATORE TERMOVELOCIMETRICO		CONTATTO MAGNETICO IMPIANTO DI ALLARME ANTINTRUSIONE
	RIVELATORE LINEARE DI FUMO		SCHEDE DI ESPANSIONE
	PULSANTE MANUALE ALLARME INCENDI		VIDEOCITOFONO
	CENTRALE DI RIVELAZIONE ED ALLARME INCENDI		
	MAGNETE BLOCCO PORTE IMPIANTO DI RIVELAZIONE ED ALLARME INCENDI		
	SIRENA ESTERNA ALLARME INCENDIO		
	ALIMENTATORE SUPPLEMENTARE EN 54-4		

P. PRIMO - DISTRIBUZIONE IMPIANTO ALLARME ANTINTRUSIONE ED IMPIANTO RIVELAZIONE ED ALLARME INCENDI - SCALA 1:100

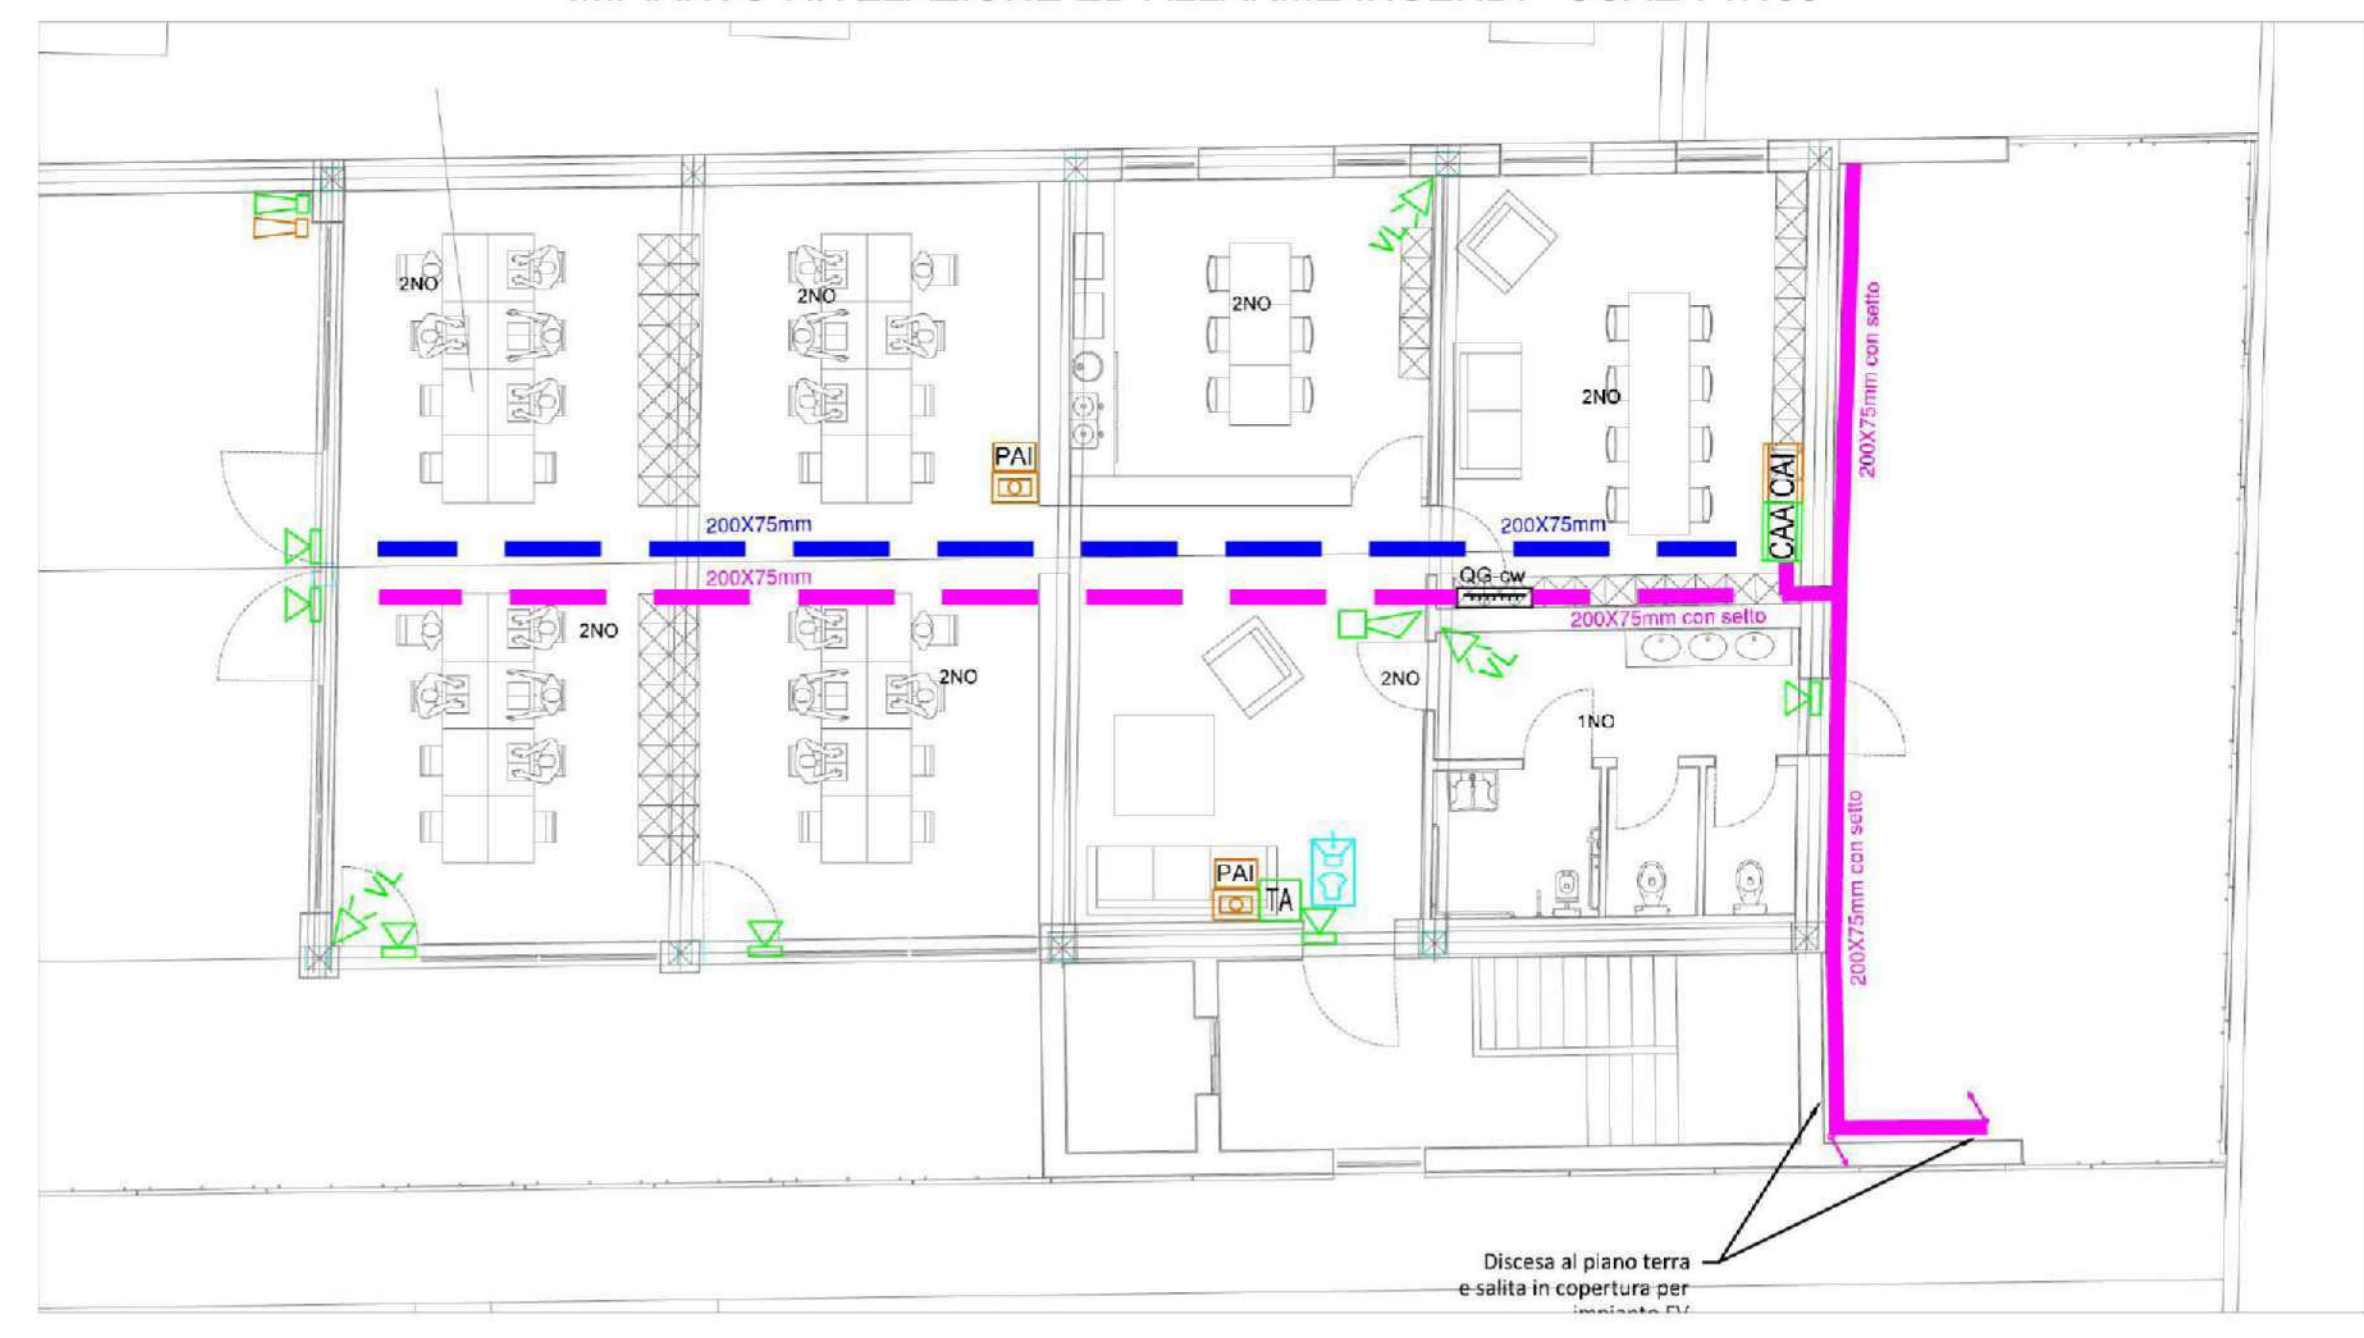

P. TERRA - DISTRIBUZIONE IMPIANTO ALLARME ANTINTRUSIONE ED IMPIANTO RIVELAZIONE ED ALLARME INCENDI - SCALA 1:100

