




- LEGENDA**
- Acquedotto Tubi Ghisa
 - Telecom, Secondario, Trincea
 - Eneel
 - Eneel Cavo A_100cm

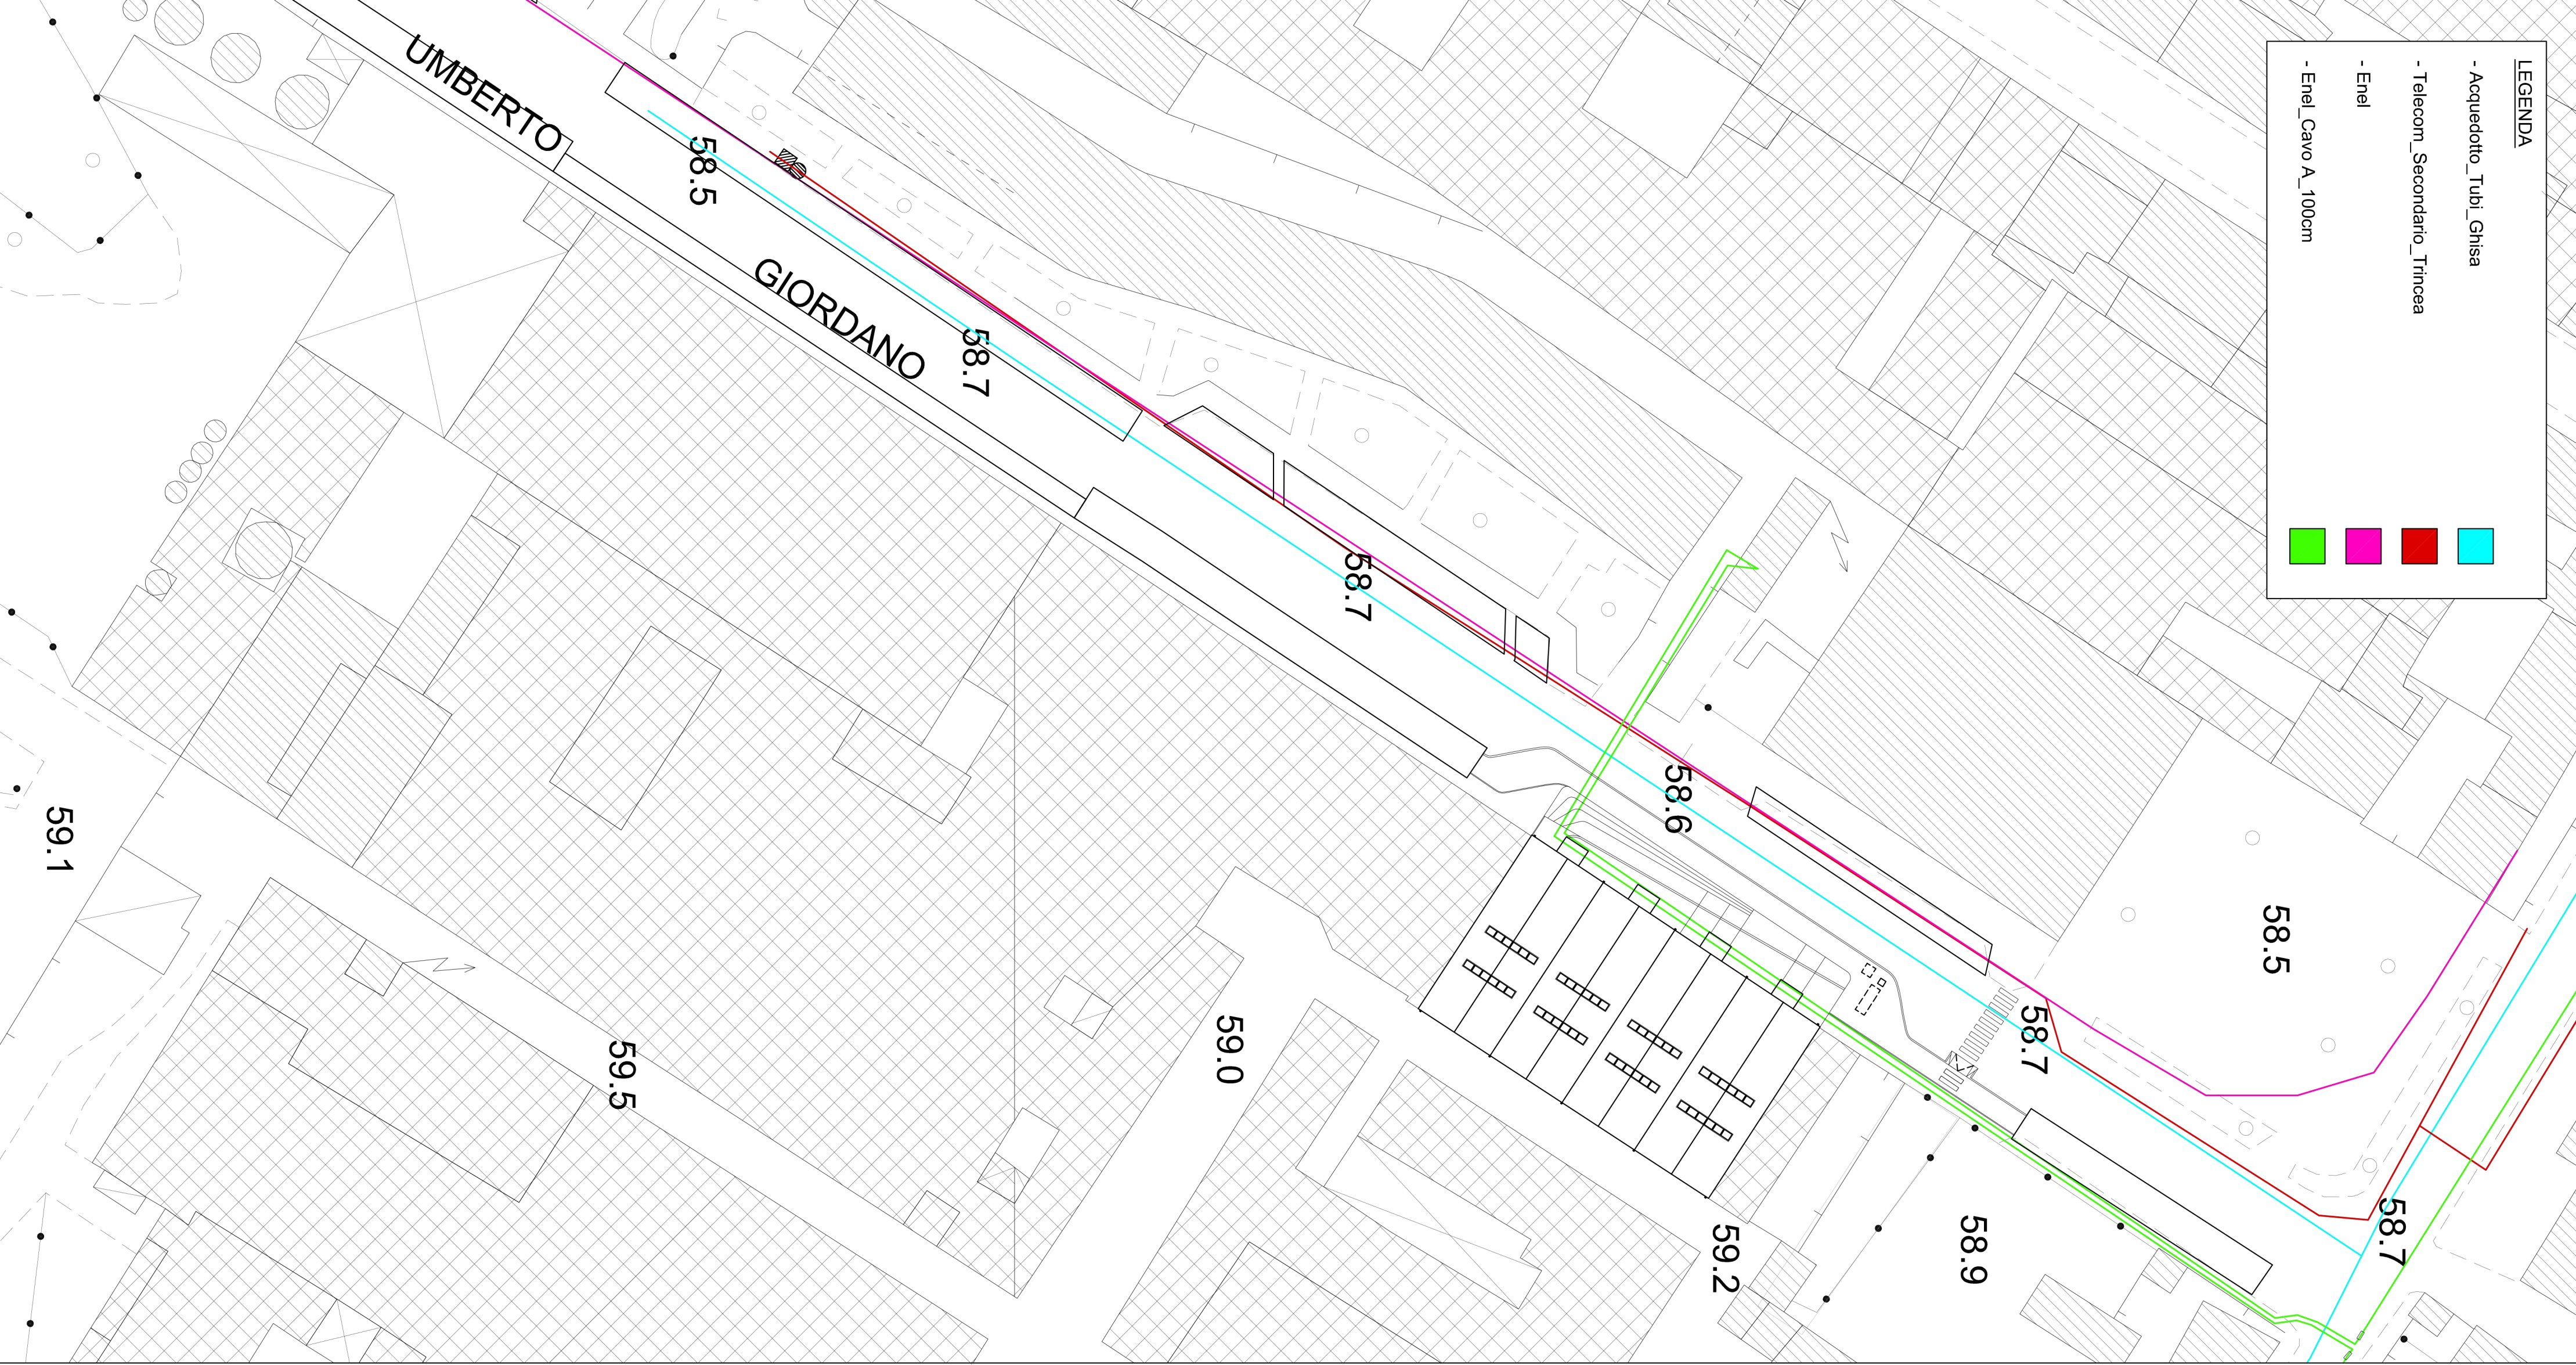

- LEGENDA**
- Gas (diametro 10 pollici)
 - Fogne
 - Acquedotto industriale

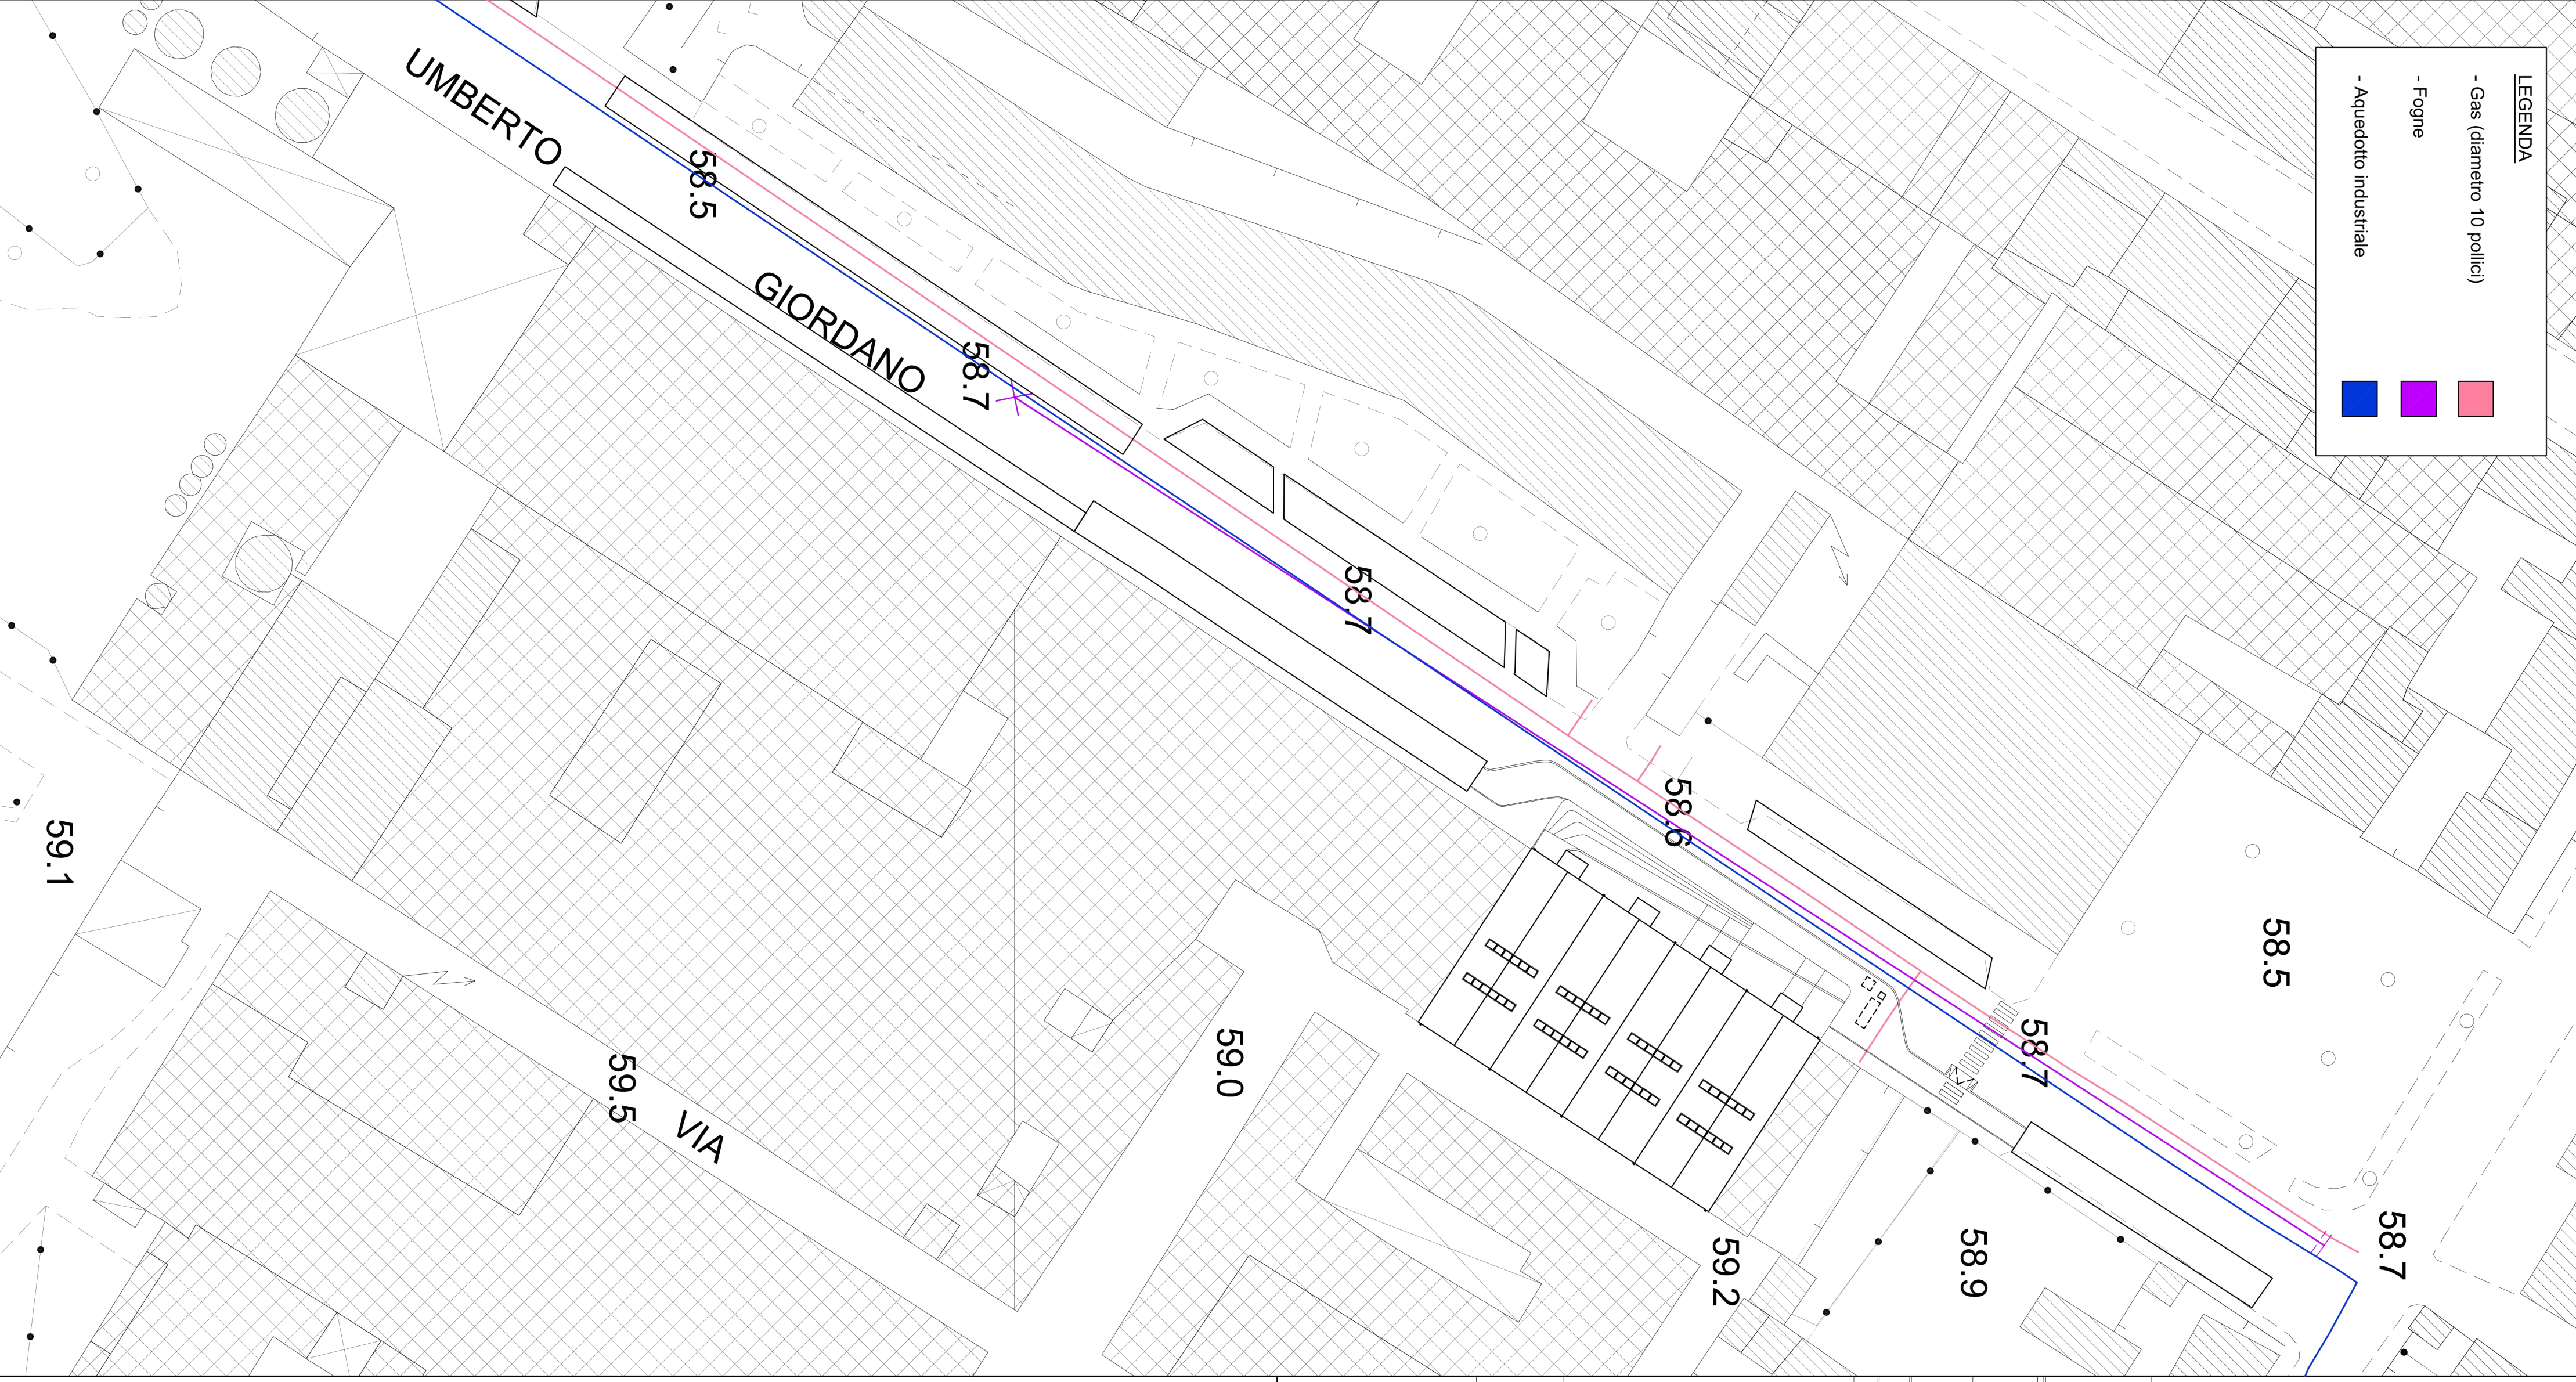

- POR FESR 2014 - 2020** Investimenti a favore della crescita e dell'occupazione - Progetto di innovazione urbana (P.I.U.)
- OPERAZIONE: MERCATO METROPOLITANO**
AZIONE 9.6.6 - SUB AZIONE A1
Recupero funzionale - Funzioni sociali
 - OPERAZIONE: SMART GRID LOTTO 2**
AZIONE 4.1.1
Eco-efficienza negli edifici

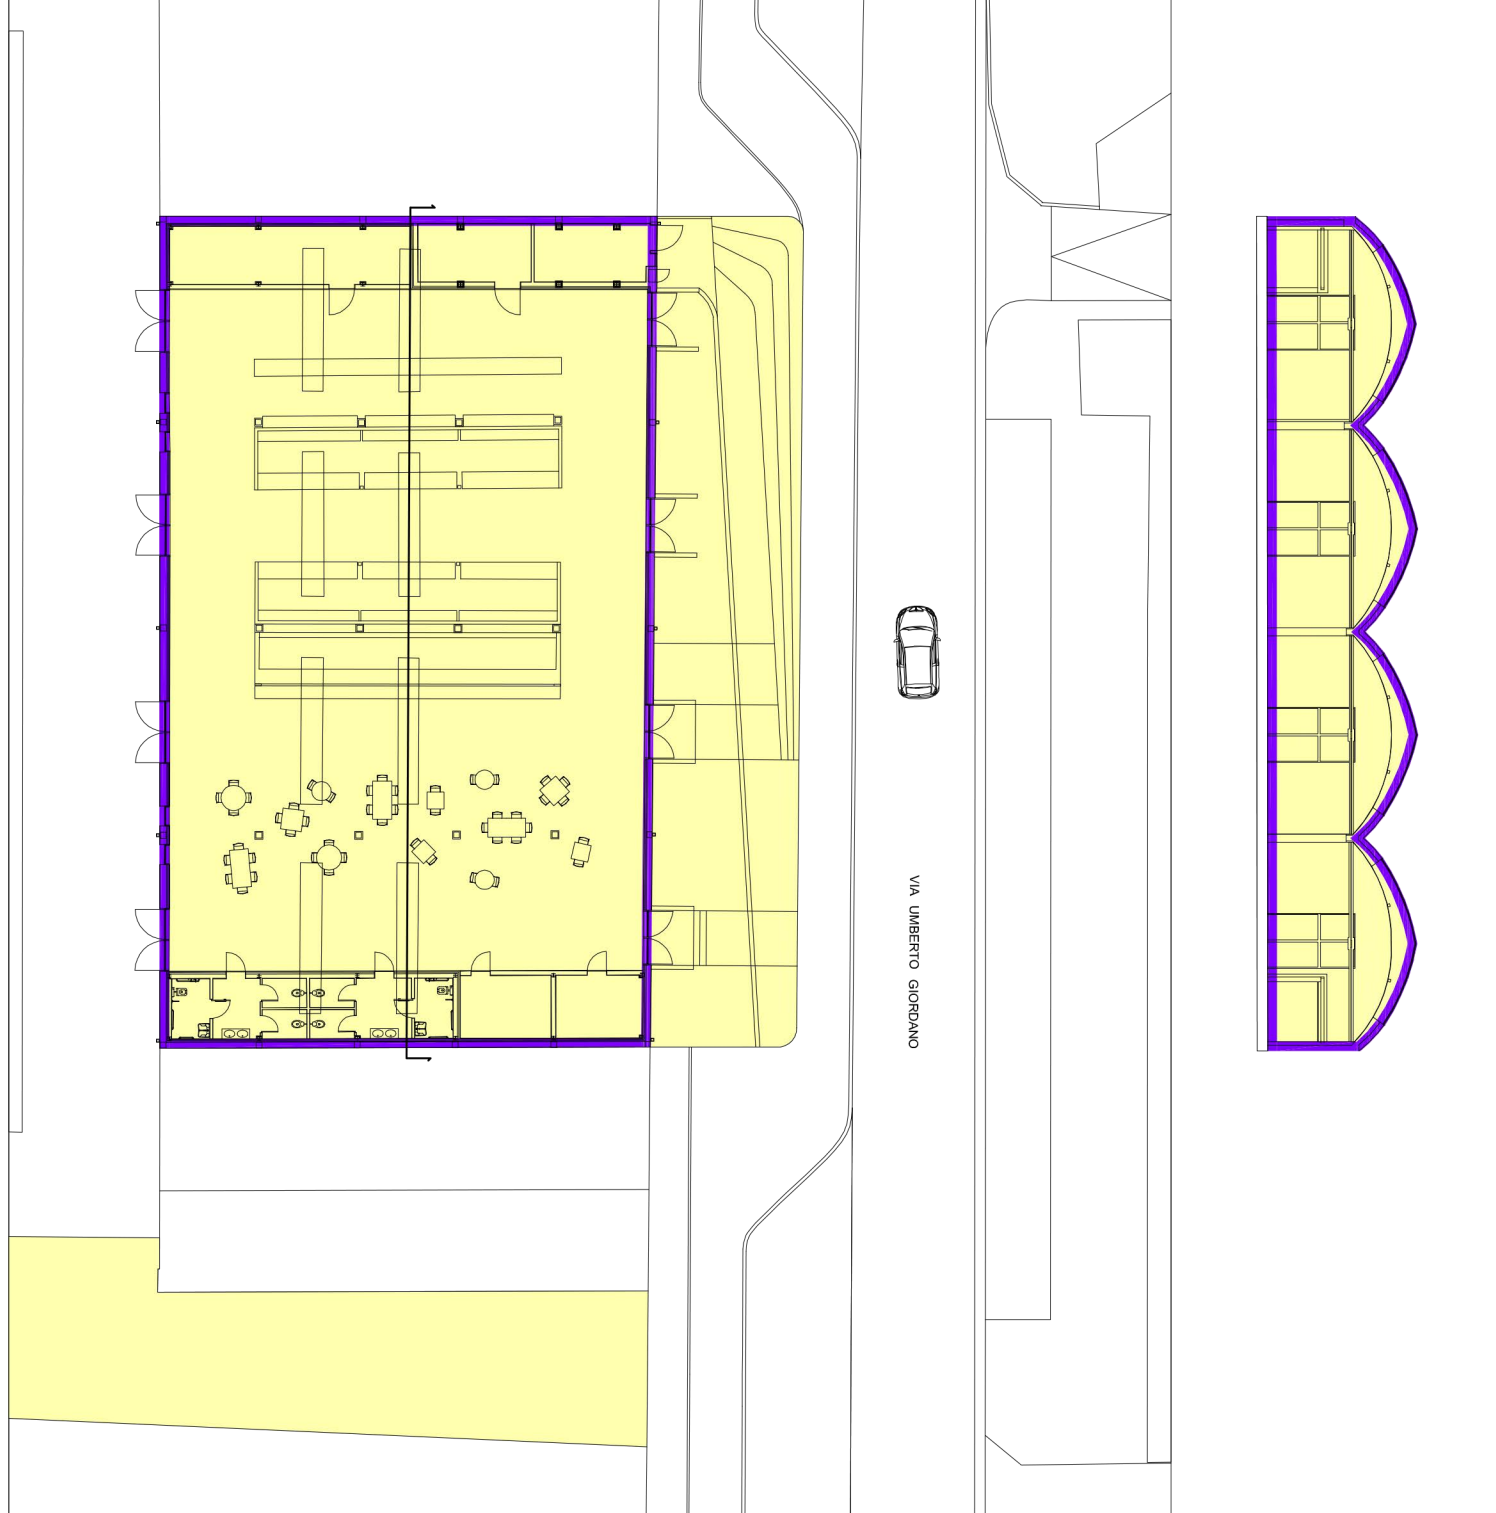

- Laboratorio progettuale risulta riferito alle seguenti operazioni:
- OPERAZIONE: MERCATO METROPOLITANO
 - OPERAZIONE: SMART GRID LOTTO 2



Progetto: Mercato Metropolitano
POR FESR 2014-2020 - Progetto di Innovazione Urbana (P.I.U.)

TITOLO: Planimetria dei sottoservizi

Fase: Progetto esecutivo

Assessore all'Urbanistica e ai Lavori Pubblici **Valerio Barberis**
 Servizio Urbanistica **Francesco Caporaso**
 Dirigente del Servizio **Michela Brachi**
 Responsabile Unico del Procedimento

Progettisti

Progettazione opere architettoniche Massimo Fabbrì Alessandro Frazzoli	Computo metrico estimativo opere architettoniche Antonio Silvestri Michele Fiesoli
Progettazione opere strutturali Francesco Sanzo	Progettazione impianti Andrea Carlesi, Filippo Bogani (Technologies 2000) Coordinamento per il comune: Iuri Baldi
Coordinatore sicurezza in fase di progettazione Francesco Sanzo	Geologia Alessandro Murruzu
Coordinazione opere architettoniche Alessia Bartoluzzi	Progettazione antincendio Cristina Gorone
Collaborazione Matteo Galardi Simone Casali Viola Valeri	Rilievo aree esterne Massimo Falchini Rilievo fabbricati Stefano Mordini

Tavola: n. A03
Scala: 1:500
Spazio riservato agli uffici: