



PLANIMETRIA IMPIANTO TV.CC - SCALA 1:100

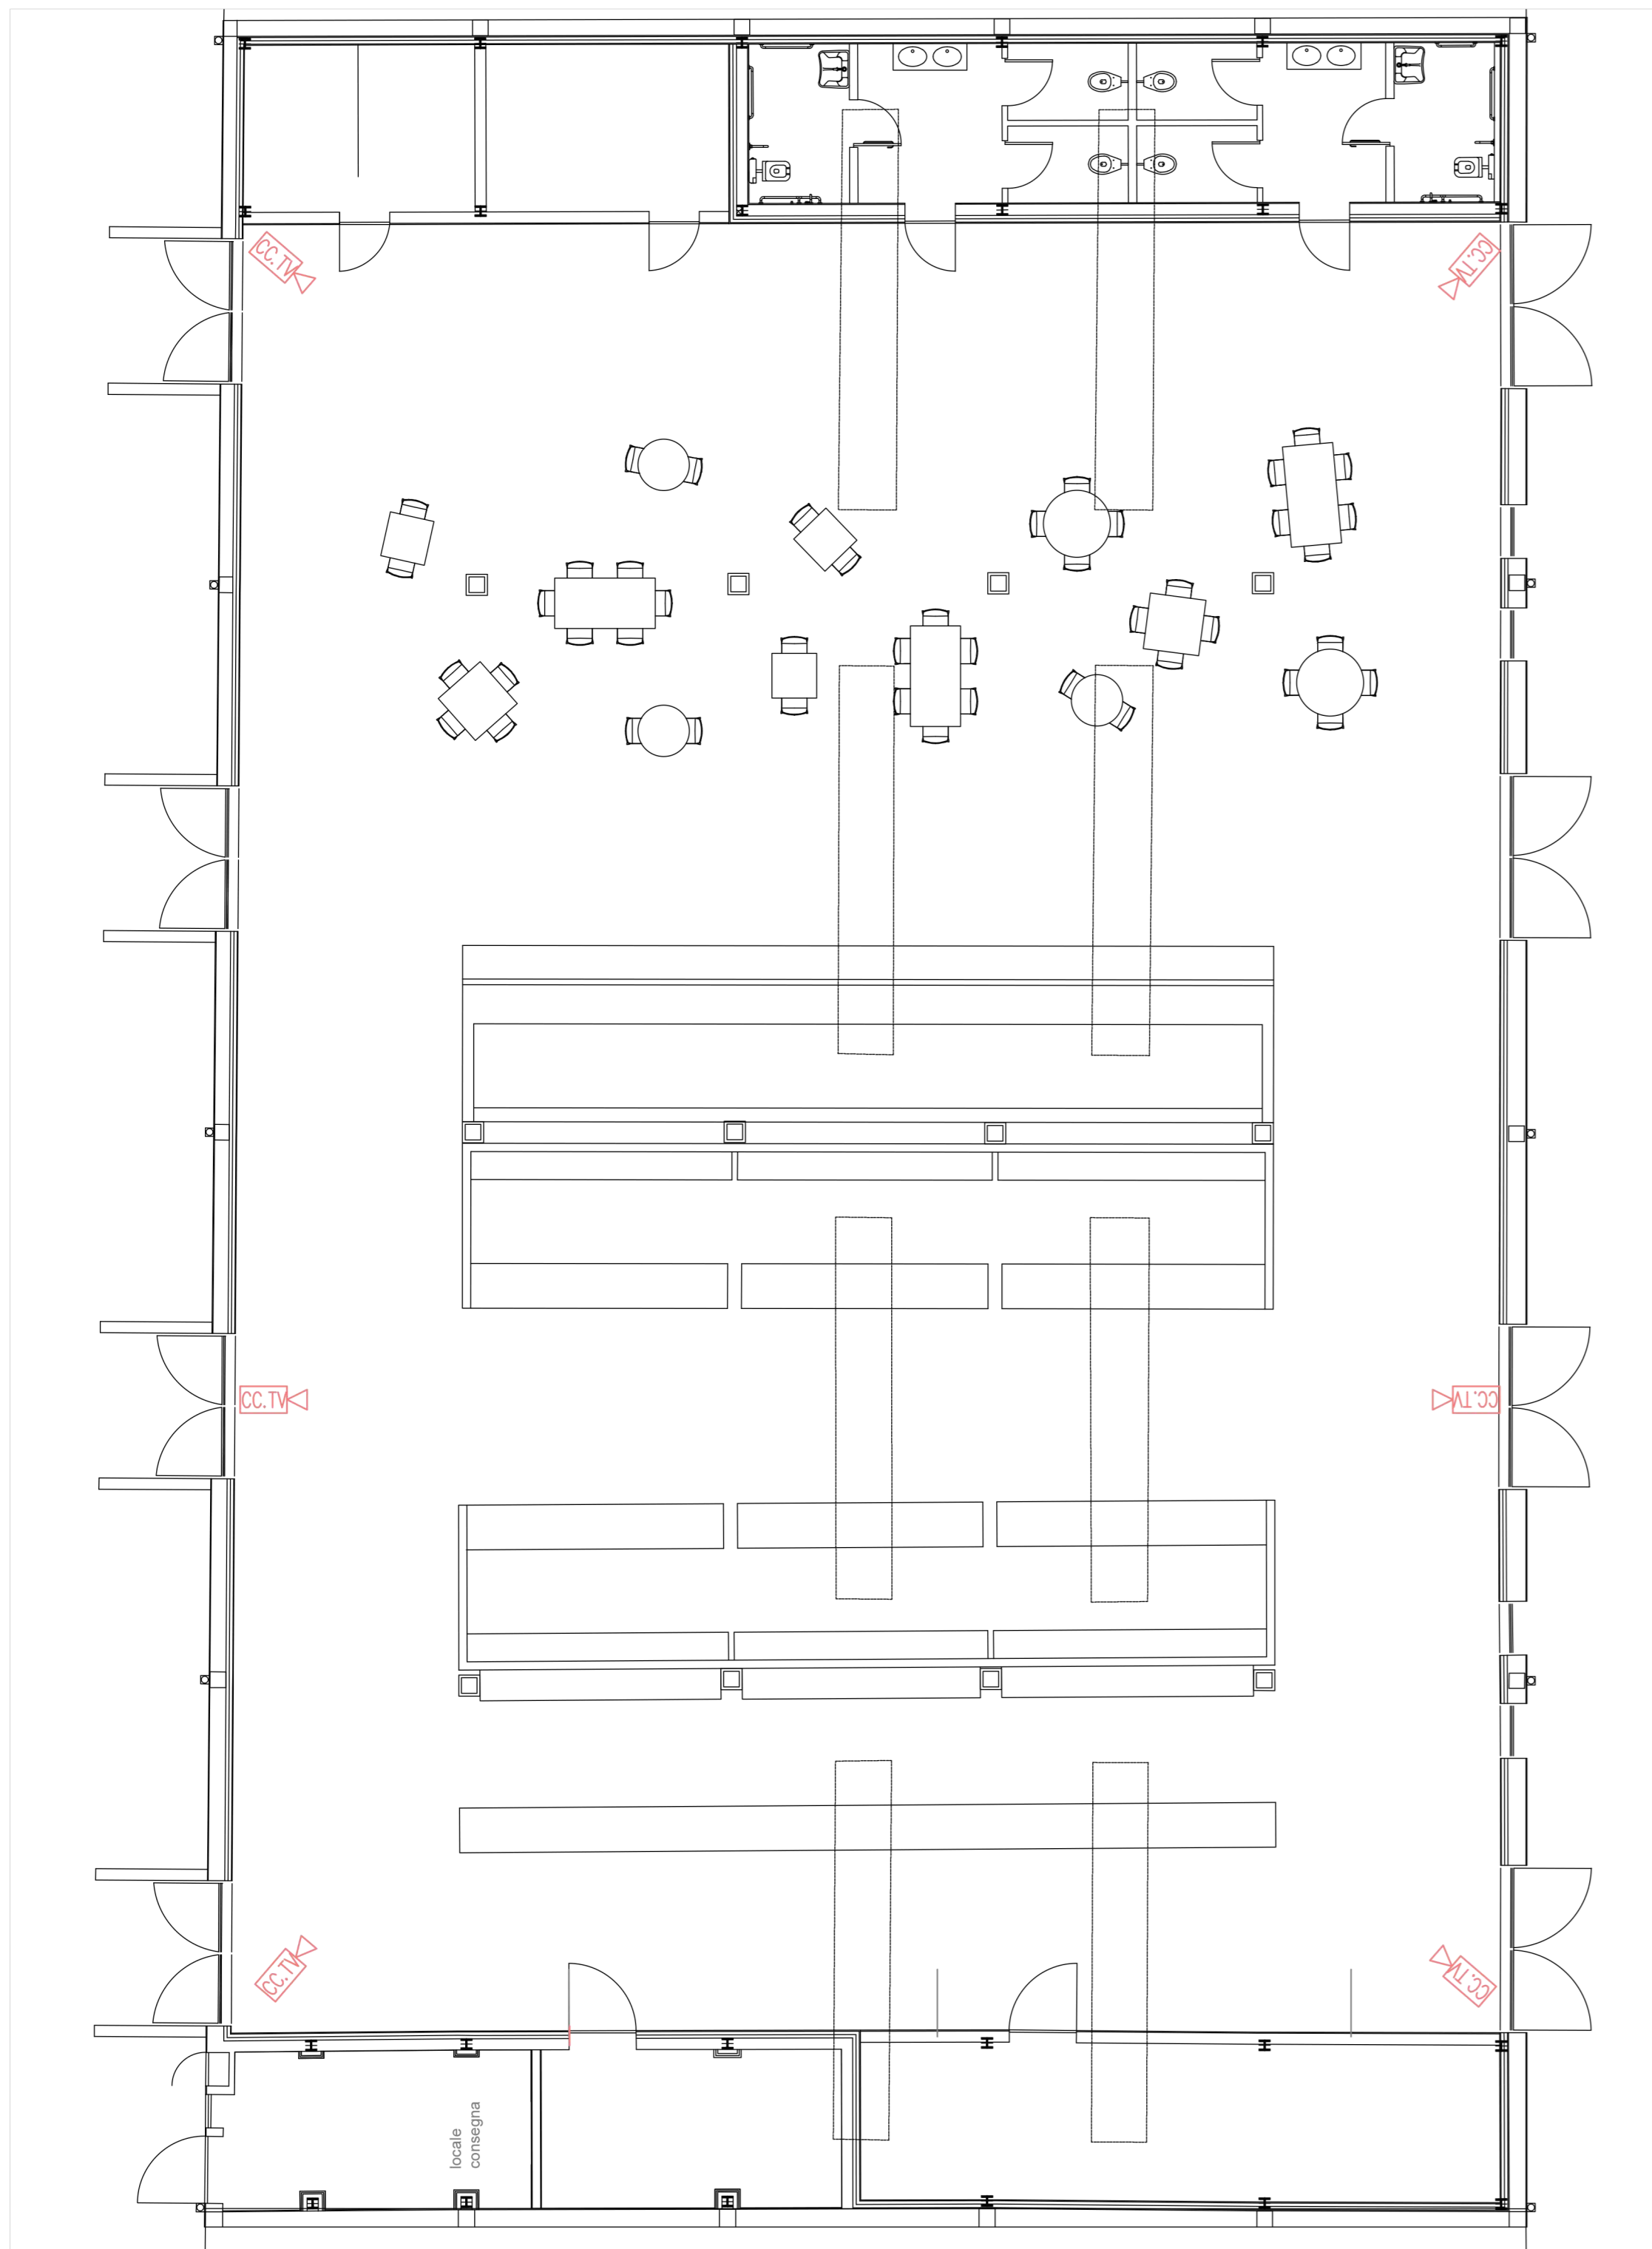


PLANIMETRIA IMPIANTO EVAC - SCALA 1:100

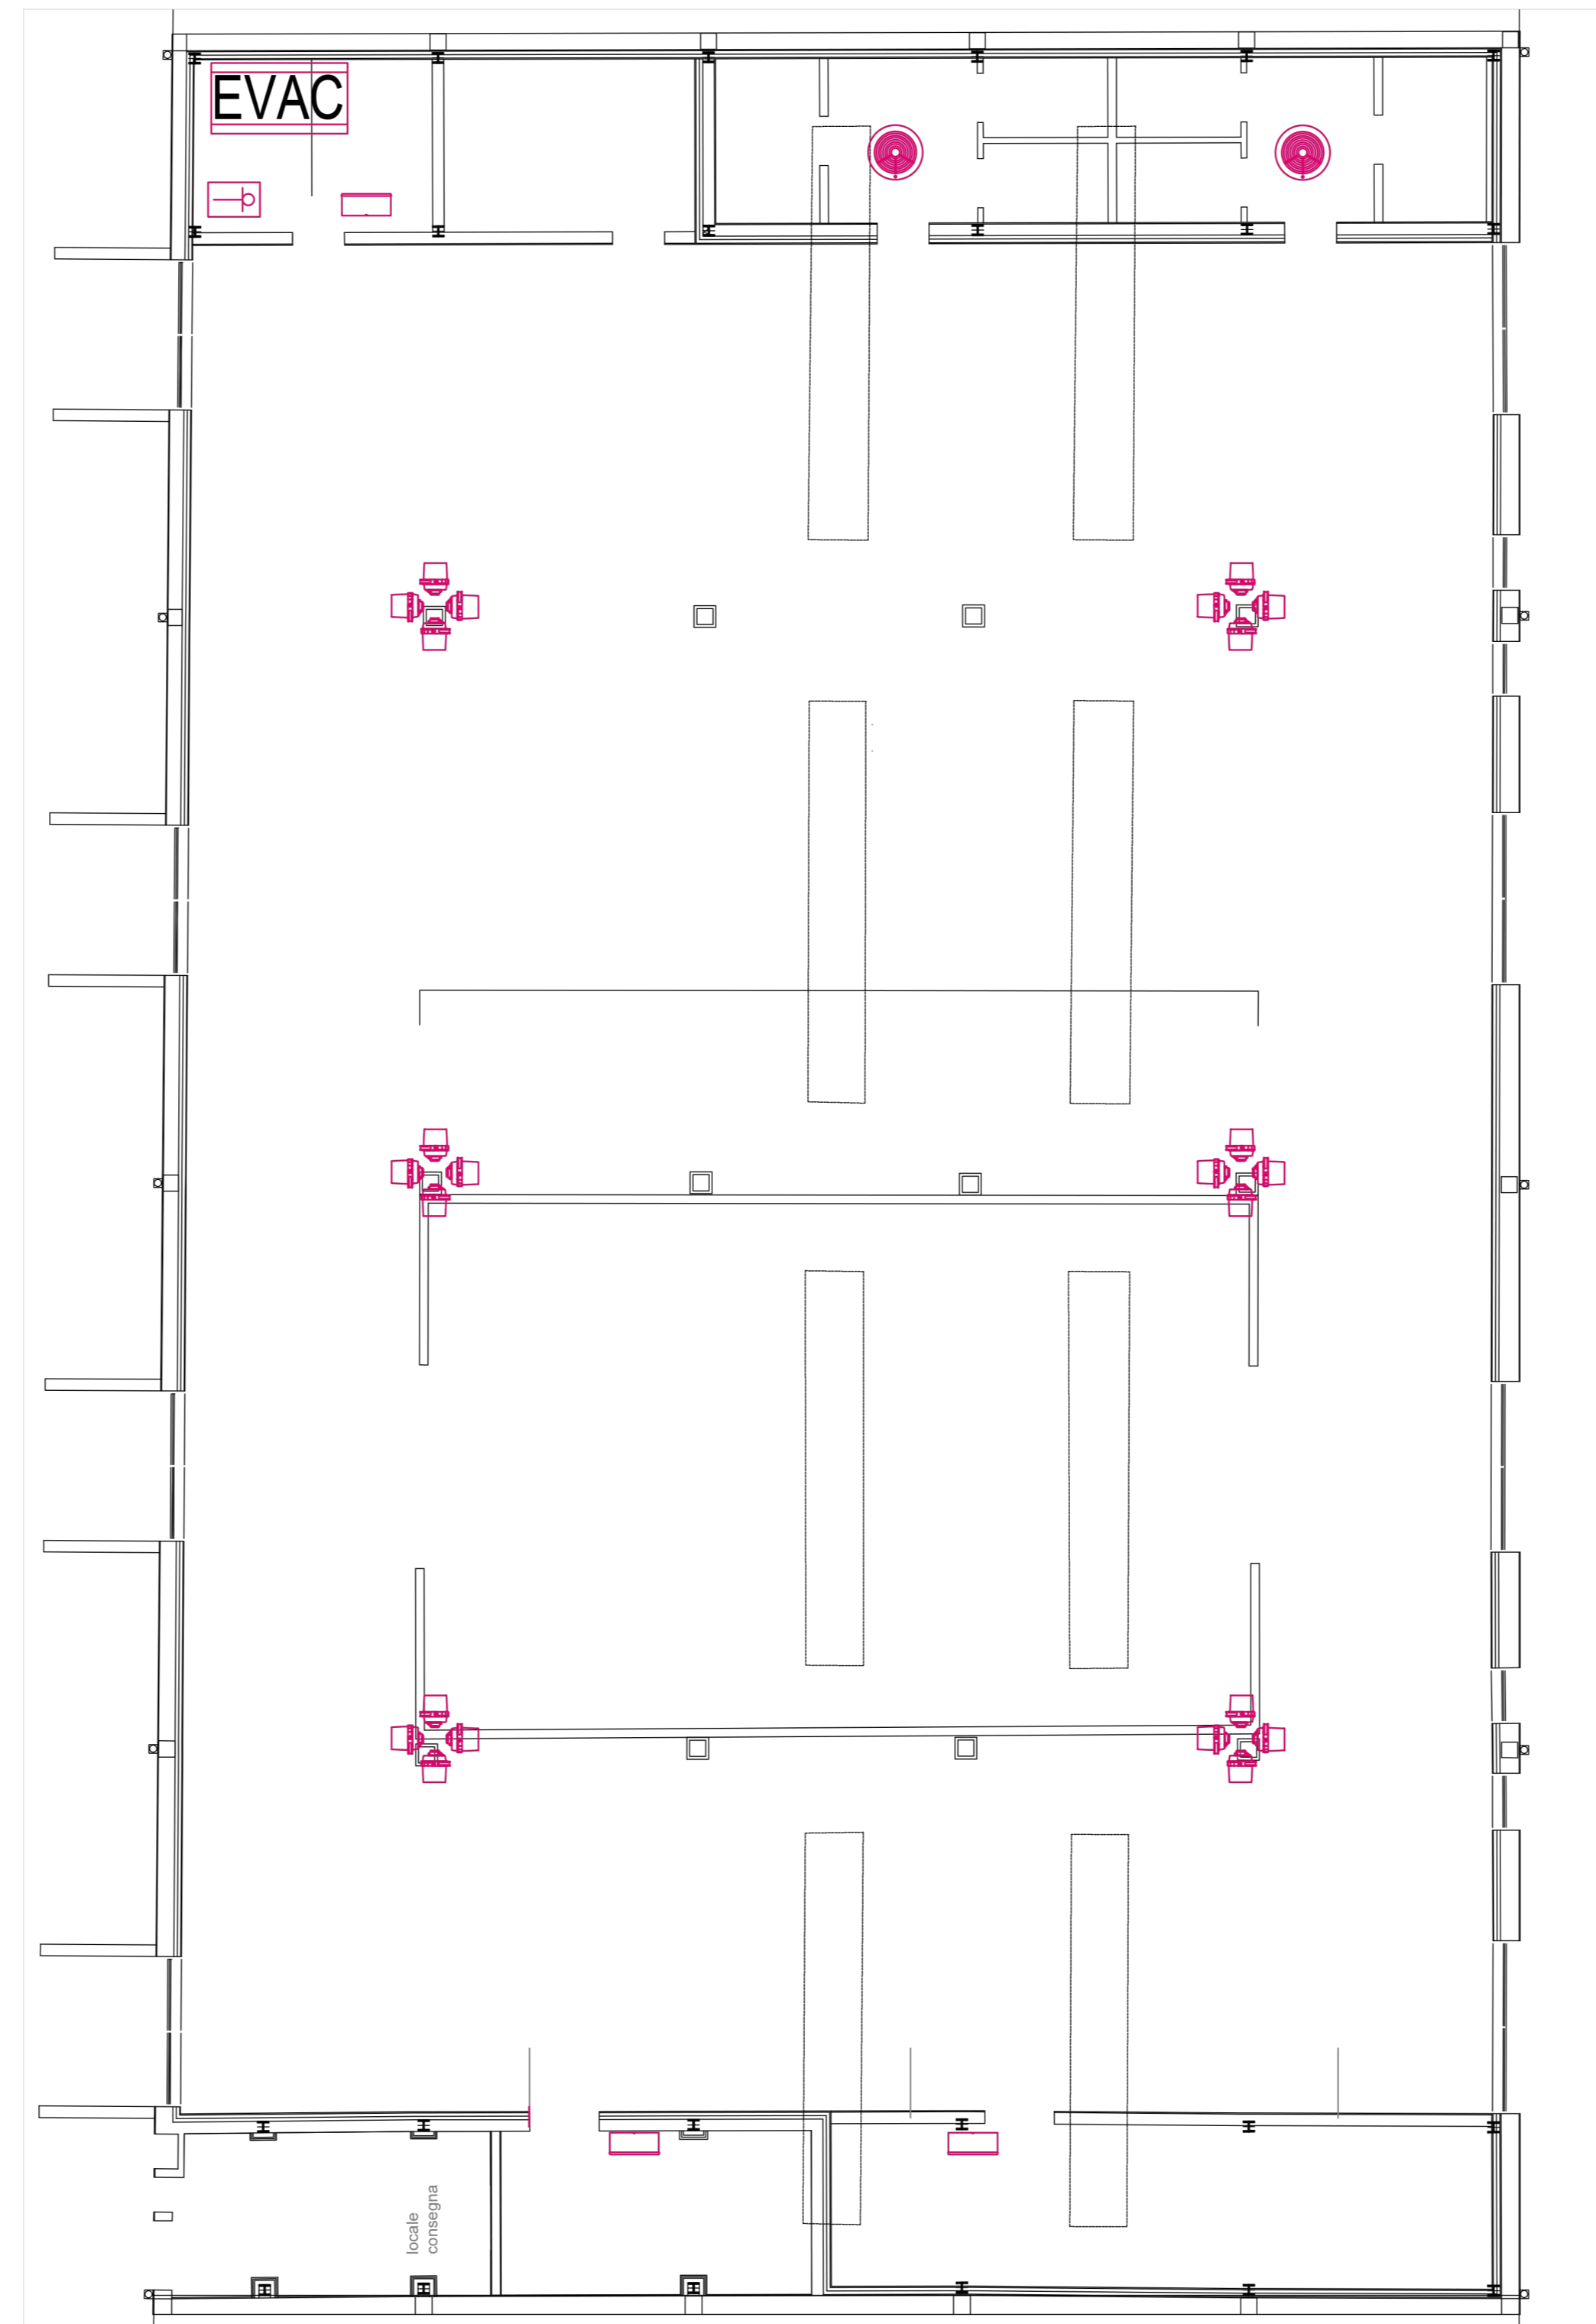


LEGENDA SIMBOLI GRAFICI			
	RIVELATORE DI FUMO ALL'INTERNO DI CONDOTTE DI AEREAZIONE	CAA	CENTRALE ALLARME ANTINTRUSIONE
	RIVELATORE DI FUMO ALL'INTERNO DEL CONTROSOFFITTO CON SPIA DI RIPETIZIONE STATO SENSORE	VL	SENSORE VOLUMETRICO IMPIANTO DI ALLARME ANTINTRUSIONE
	RIVELATORE DI FUMO	TA	TASTIERA IMPIANTO DI ALLARME ANTINTRUSIONE
	PANNELLO OTTICO-ACUSTICO ALLARME INCENDI	PAI	SIRENA DA INTERNO IMPIANTO DI ALLARME ANTINTRUSIONE
	PANNELLO DI RIPETIZIONE IMPIANTO DI RIVELAZIONE ED ALLARME INCENDI	PRIP	SIRENA DA ESTERNO CON LAMPEGGIANTE IMPIANTO DI ALLARME ANTINTRUSIONE
	RIVELATORE TERMOVELOCIMETRICO	TE	CONTATTO MAGNETICO IMPIANTO DI ALLARME ANTINTRUSIONE
	RIVELATORE LINEARE DI FUMO	E.L.	SCHEDA DI ESPANSIONE
	PULSANTE MANUALE ALLARME INCENDI	PA	PULSANTE ANTIRAPINA
	CENTRALE DI RIVELAZIONE ED ALLARME INCENDI	CAI	PROIETTORE DI SUONO A PARETE CERTIFICATO EN 54-24
	MAGNETE BLOCCO PORTE IMPIANTO DI RIVELAZIONE ED ALLARME INCENDI	MB	DIFFUSORE DI SUONO A PARETE CERTIFICATO EN 54-24
	SIRENA ESTERNA ALLARME INCENDIO	EVAC	CENTRALE EVAC
	PUNTO DI ALLACCIO EVACUATORE DI FUMO E CALORE ENFC		DIFFUSORE DA INCASSO CERTIFICATO EN 54-24
	ALIMENTATORE SUPPLEMENTARE EN54	AL-4	Console Microfonica Digitale 10+3 tasti Funzione - Zone, Messaggi, Gruppi, Allarmi, ecc. - con Funzioni per Microfono di Emergenza - con auto-diagnostica
	SPIA DI RIPETIZIONE SENSORE IN ALLARME		
	PREDISPOSIZIONE PUNTO DATI PER TELECAMERA IP		
	CENTRALINA DI COMANDO ENFC		

PLANIMETRIA IMPIANTO ALLARME ANTINTRUSIONE - SCALA 1:100

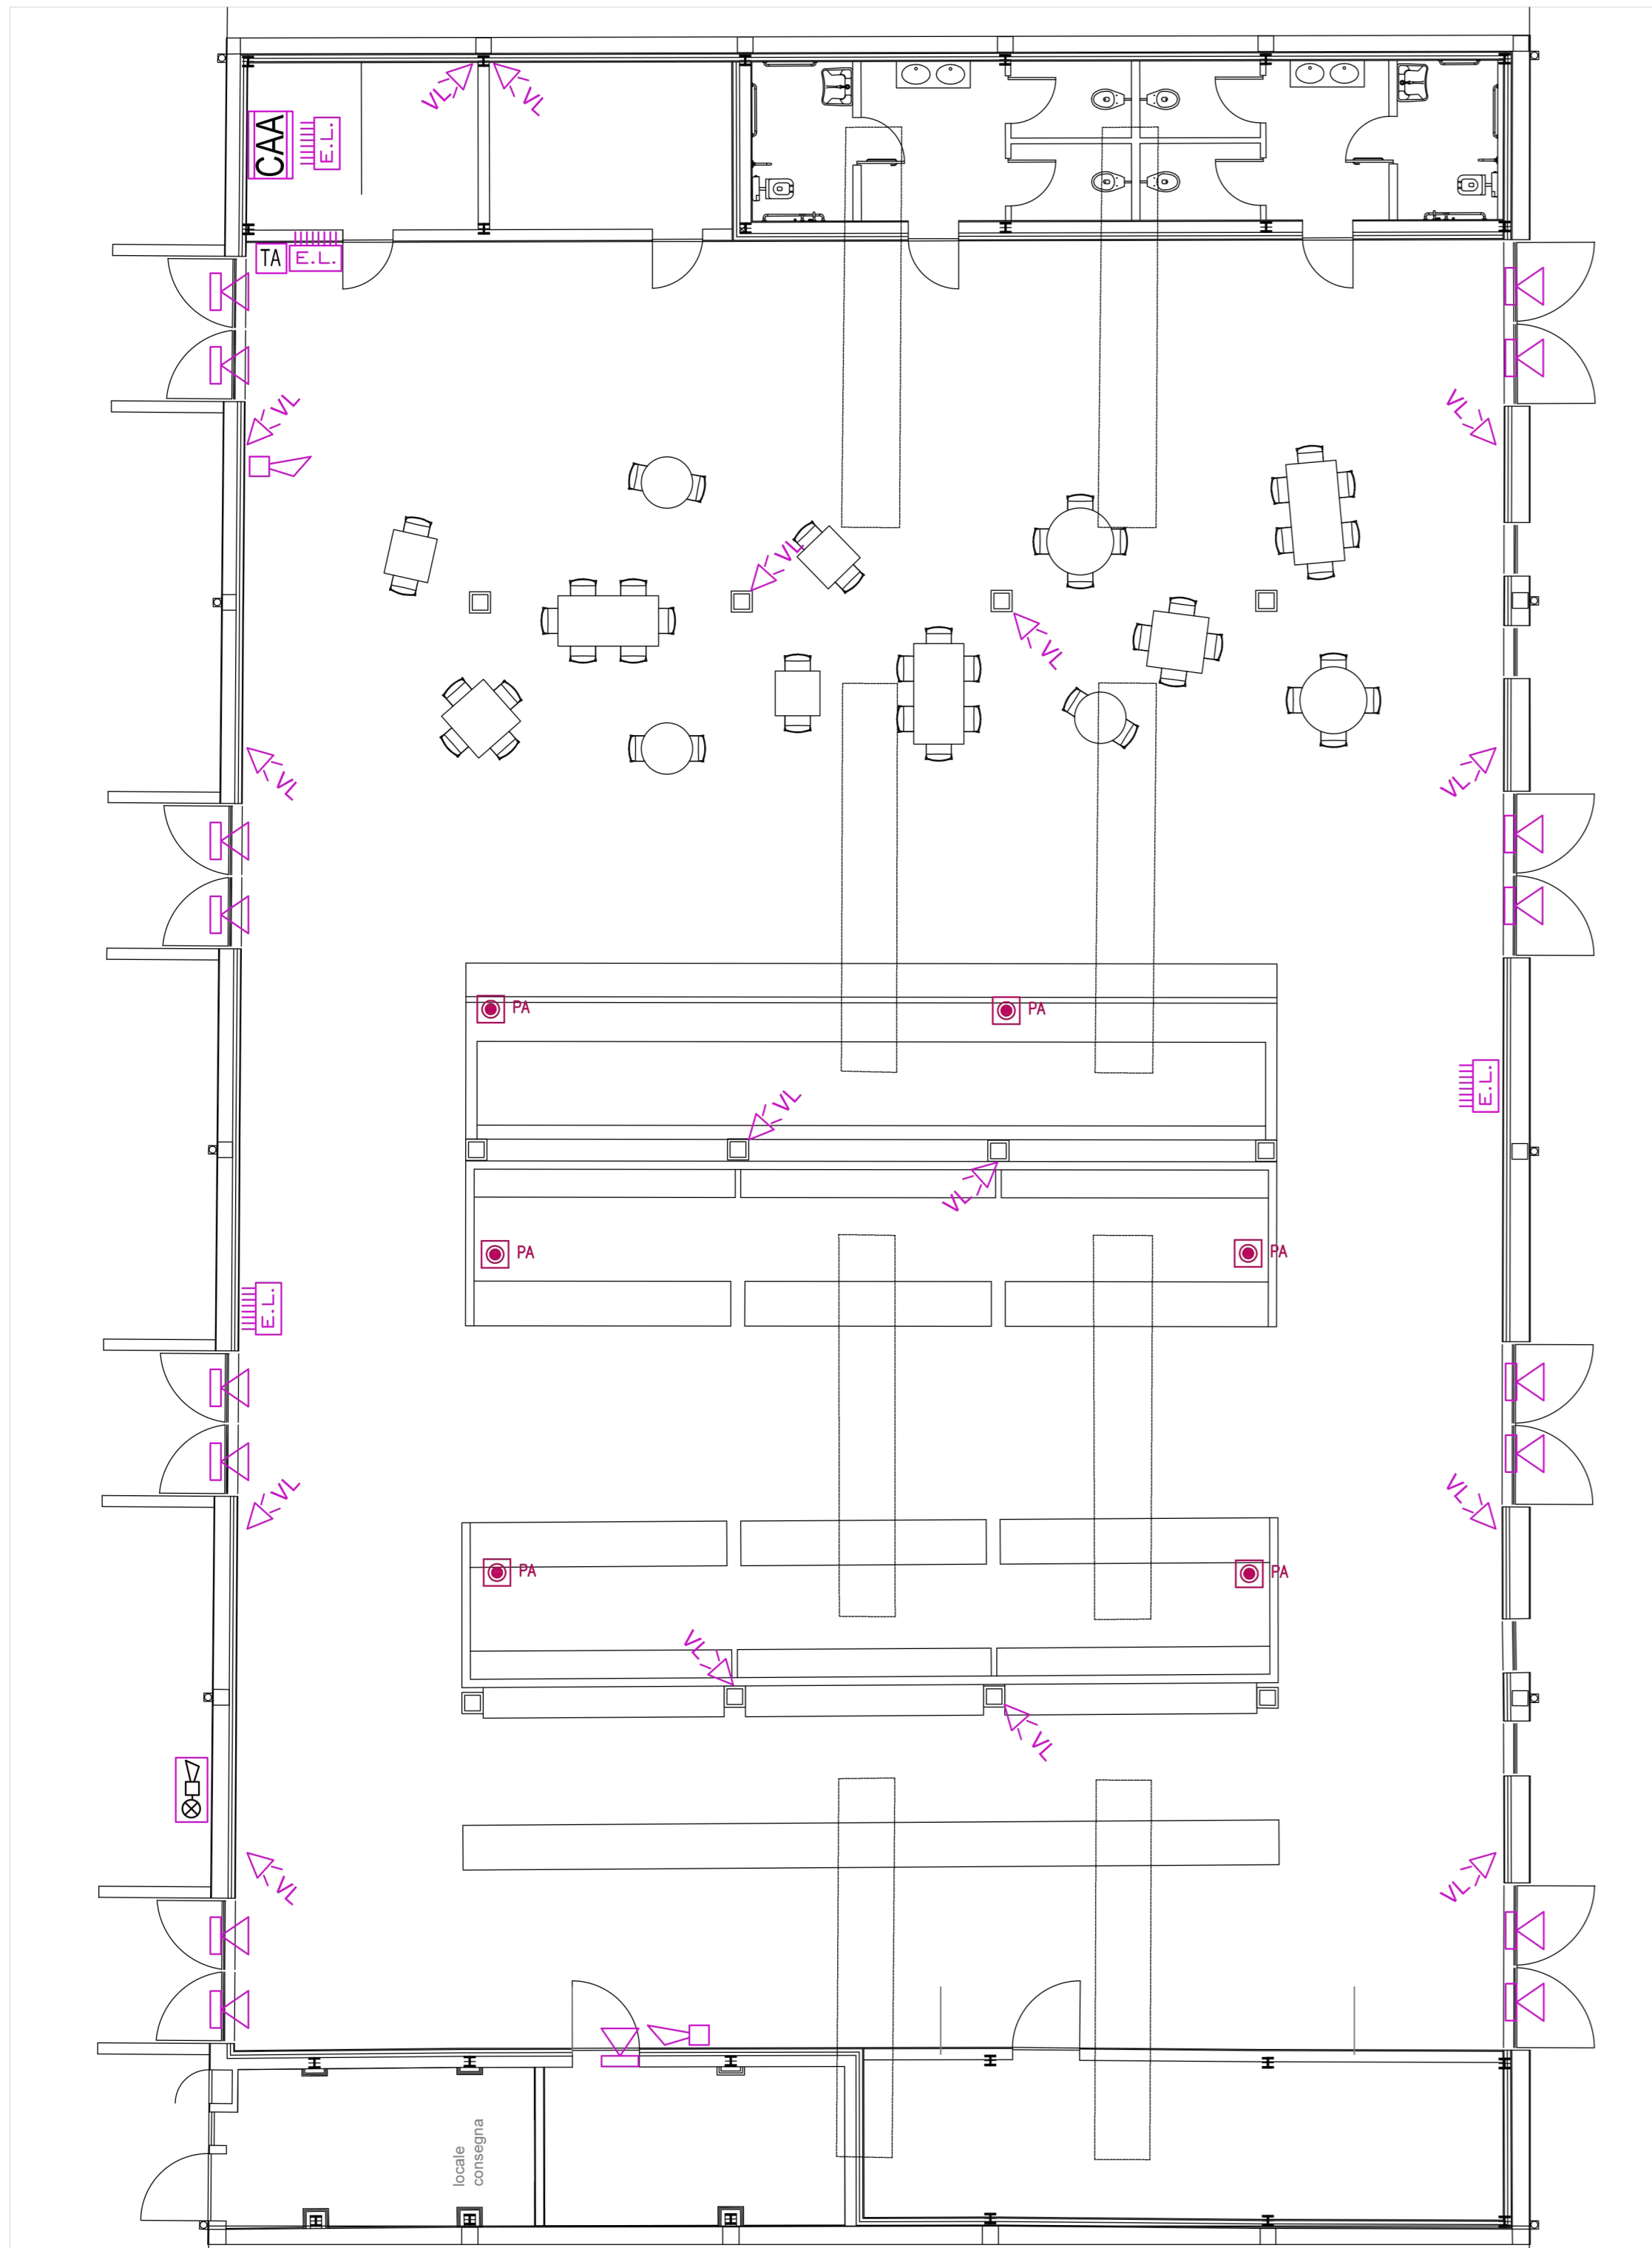

PLANIMETRIA IMPIANTO RIVELAZIONE INCENDI - SCALA 1:100

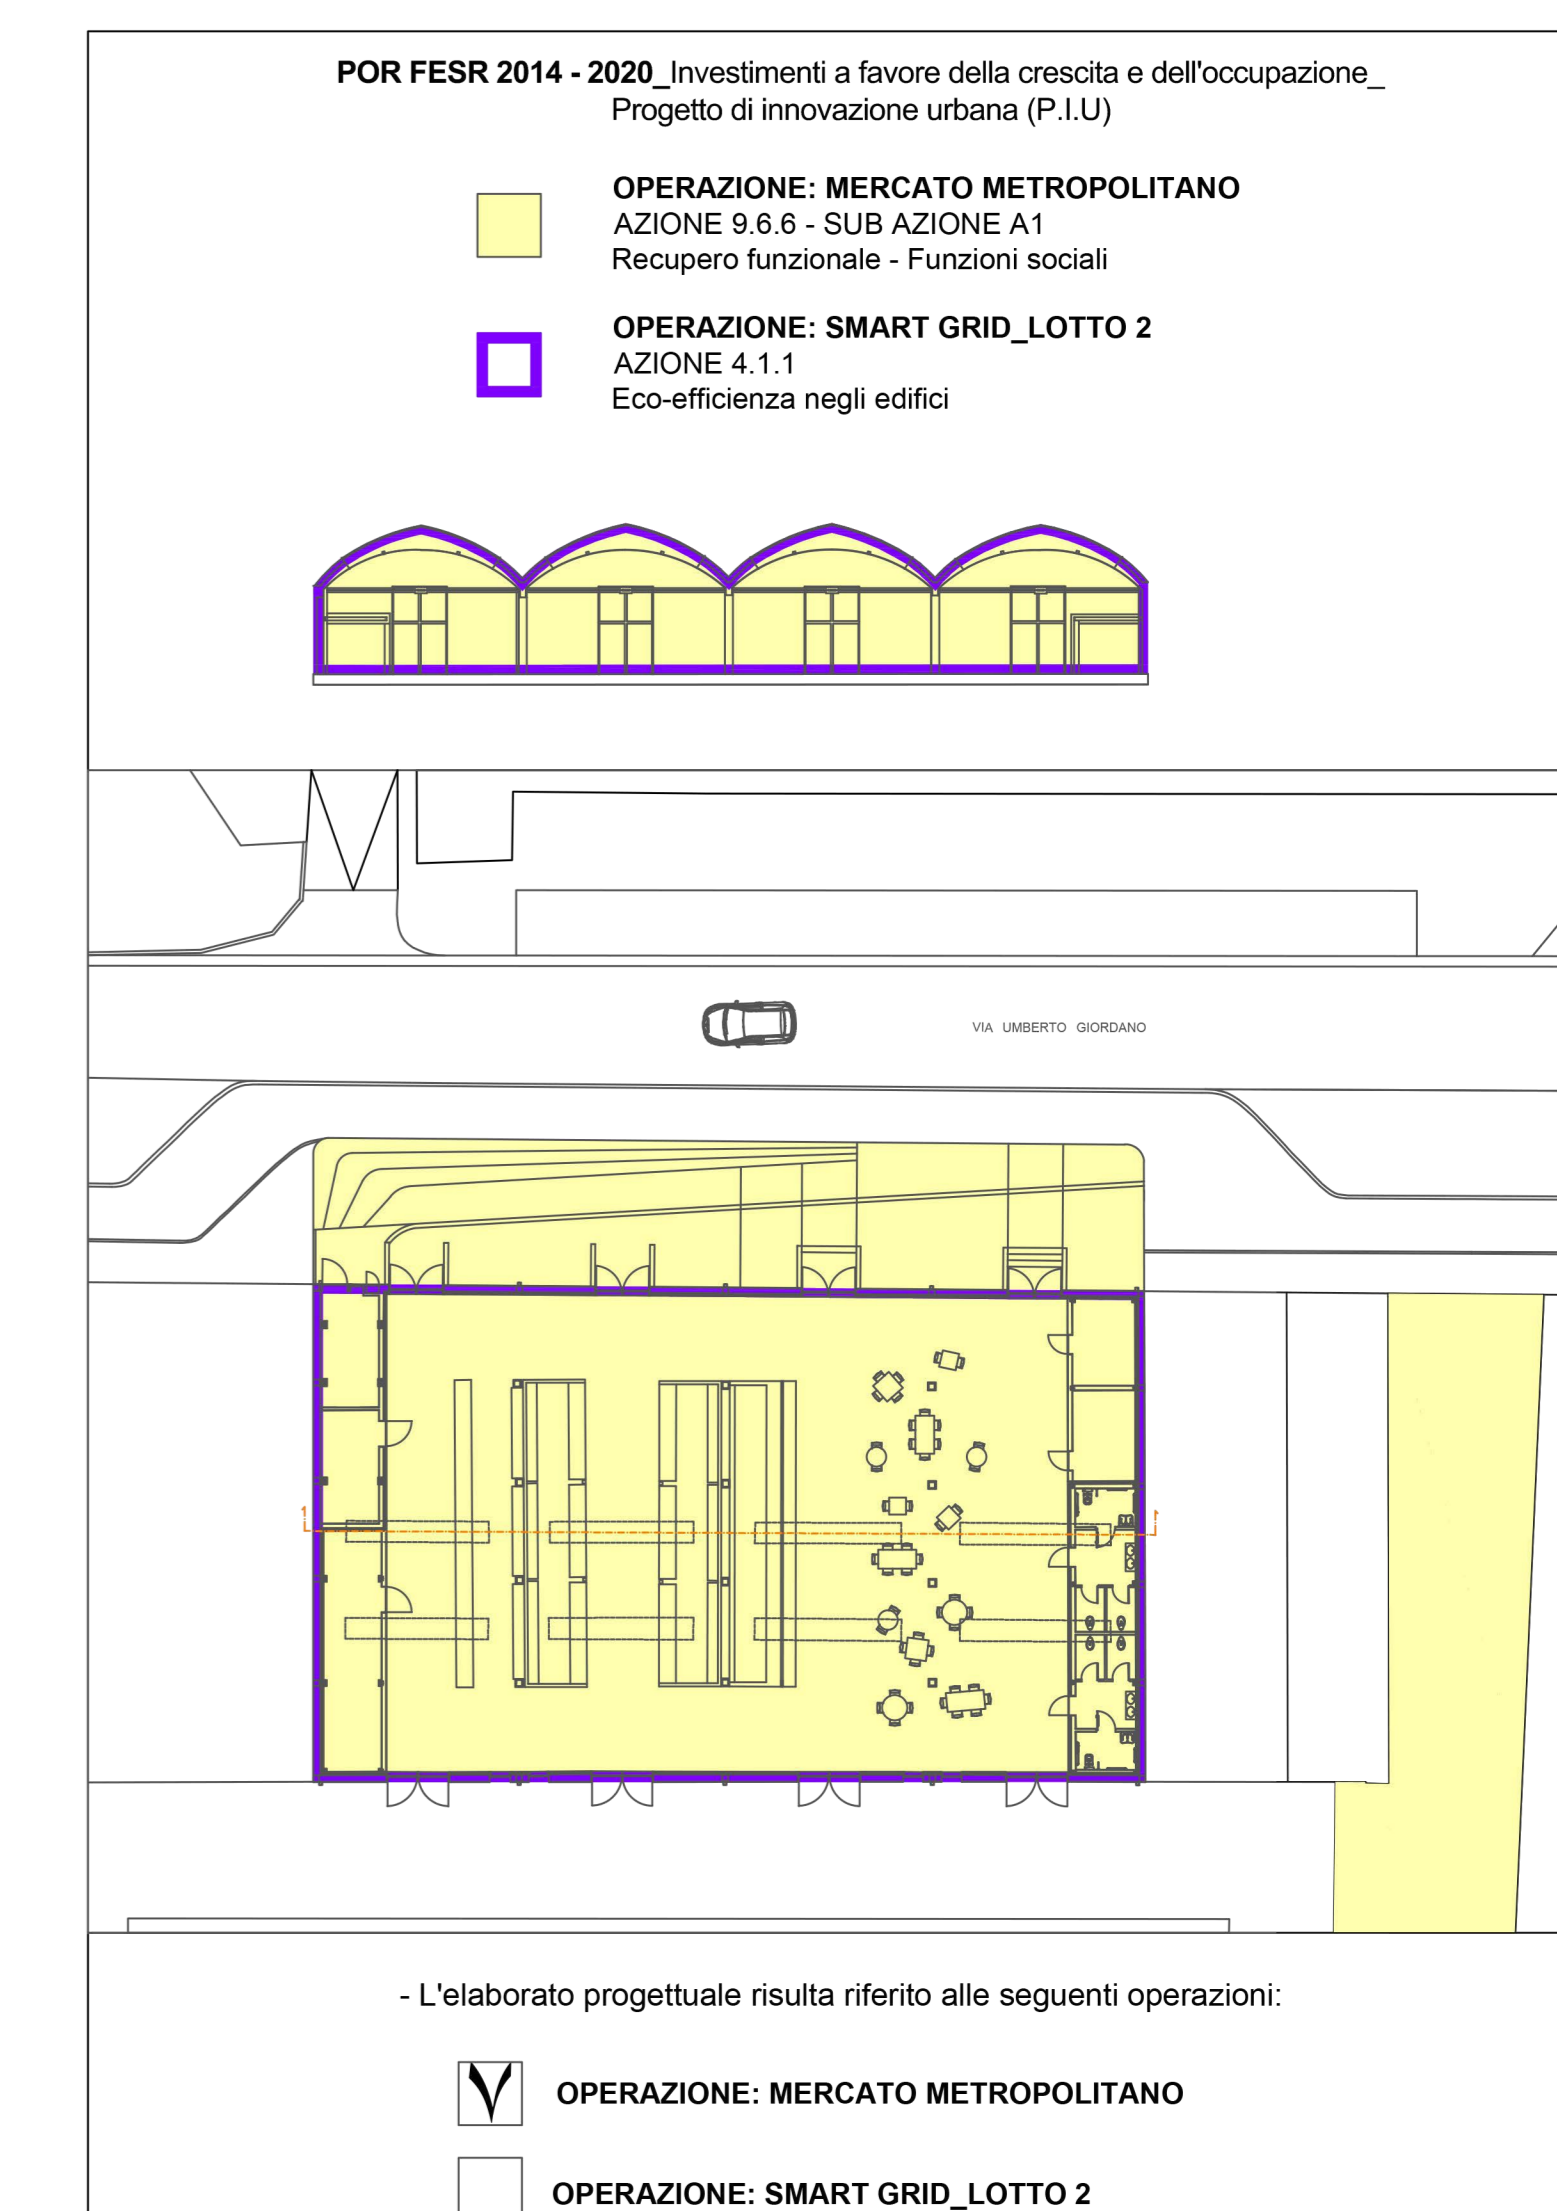

comune di PRATO
Codice Fiscale: 04809040981

Progetto: **Mercato Metropolitan**
POR FESR 2014-2020 - Progetto di Innovazione Urbana (P.I.U.)

TITOLO: Planimetria impianti speciali

Fase: **Progetto esecutivo**

Assessore all'Urbanistica e ai Lavori Pubblici **Valerio Barberis**
Servizio Urbanistica
Dirigente del Servizio **Francesco Caporaso**
Responsabile Unico del Procedimento **Michela Brachi**

Progettisti

Progettazione opere architettoniche Massimo Fabrizi Progettazione opere strutturali Alessandro Pazzagli Progettazione opere impiantistiche Francesco Sanzo	Computo metrico estimativo opere architettoniche Antonio Silvestri Michele Fiesoli Progettazione impianti Andrea Carlesi, Filippo Bogani (Technologies 2000) Coordinamento per il comune: Iuri Baldi
Coordinatore sicurezza in fase di progettazione Francesco Sanzo	Geologia Alessandro Murratzu
Coproggettazione opere architettoniche Alessia Bettazzi	Progettazione antincendio Cristina Gorrone
Collaborazione Matteo Galatro Silvia Pinzauti Viola Valeri	Rilevo aree esterne Massimo Falcini Rilevo fabbricati Stefano Mordini

Tavola: n. **E02**
Scala: **1:100**
Spazio riservato agli uffici.

© Copyright Comune di Prato
è vietata la riproduzione anche parziale del documento

data: **Luglio 2017**