



LEGENDA SIMBOLI

	Quadro elettrico di distribuzione
	Passerella a filo per linee energia
	Passerella a filo per linee dati

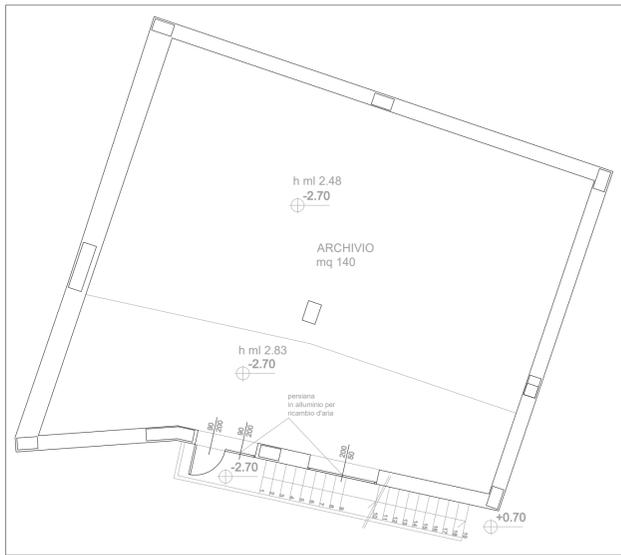

PIANTA PIANO INTERRATO

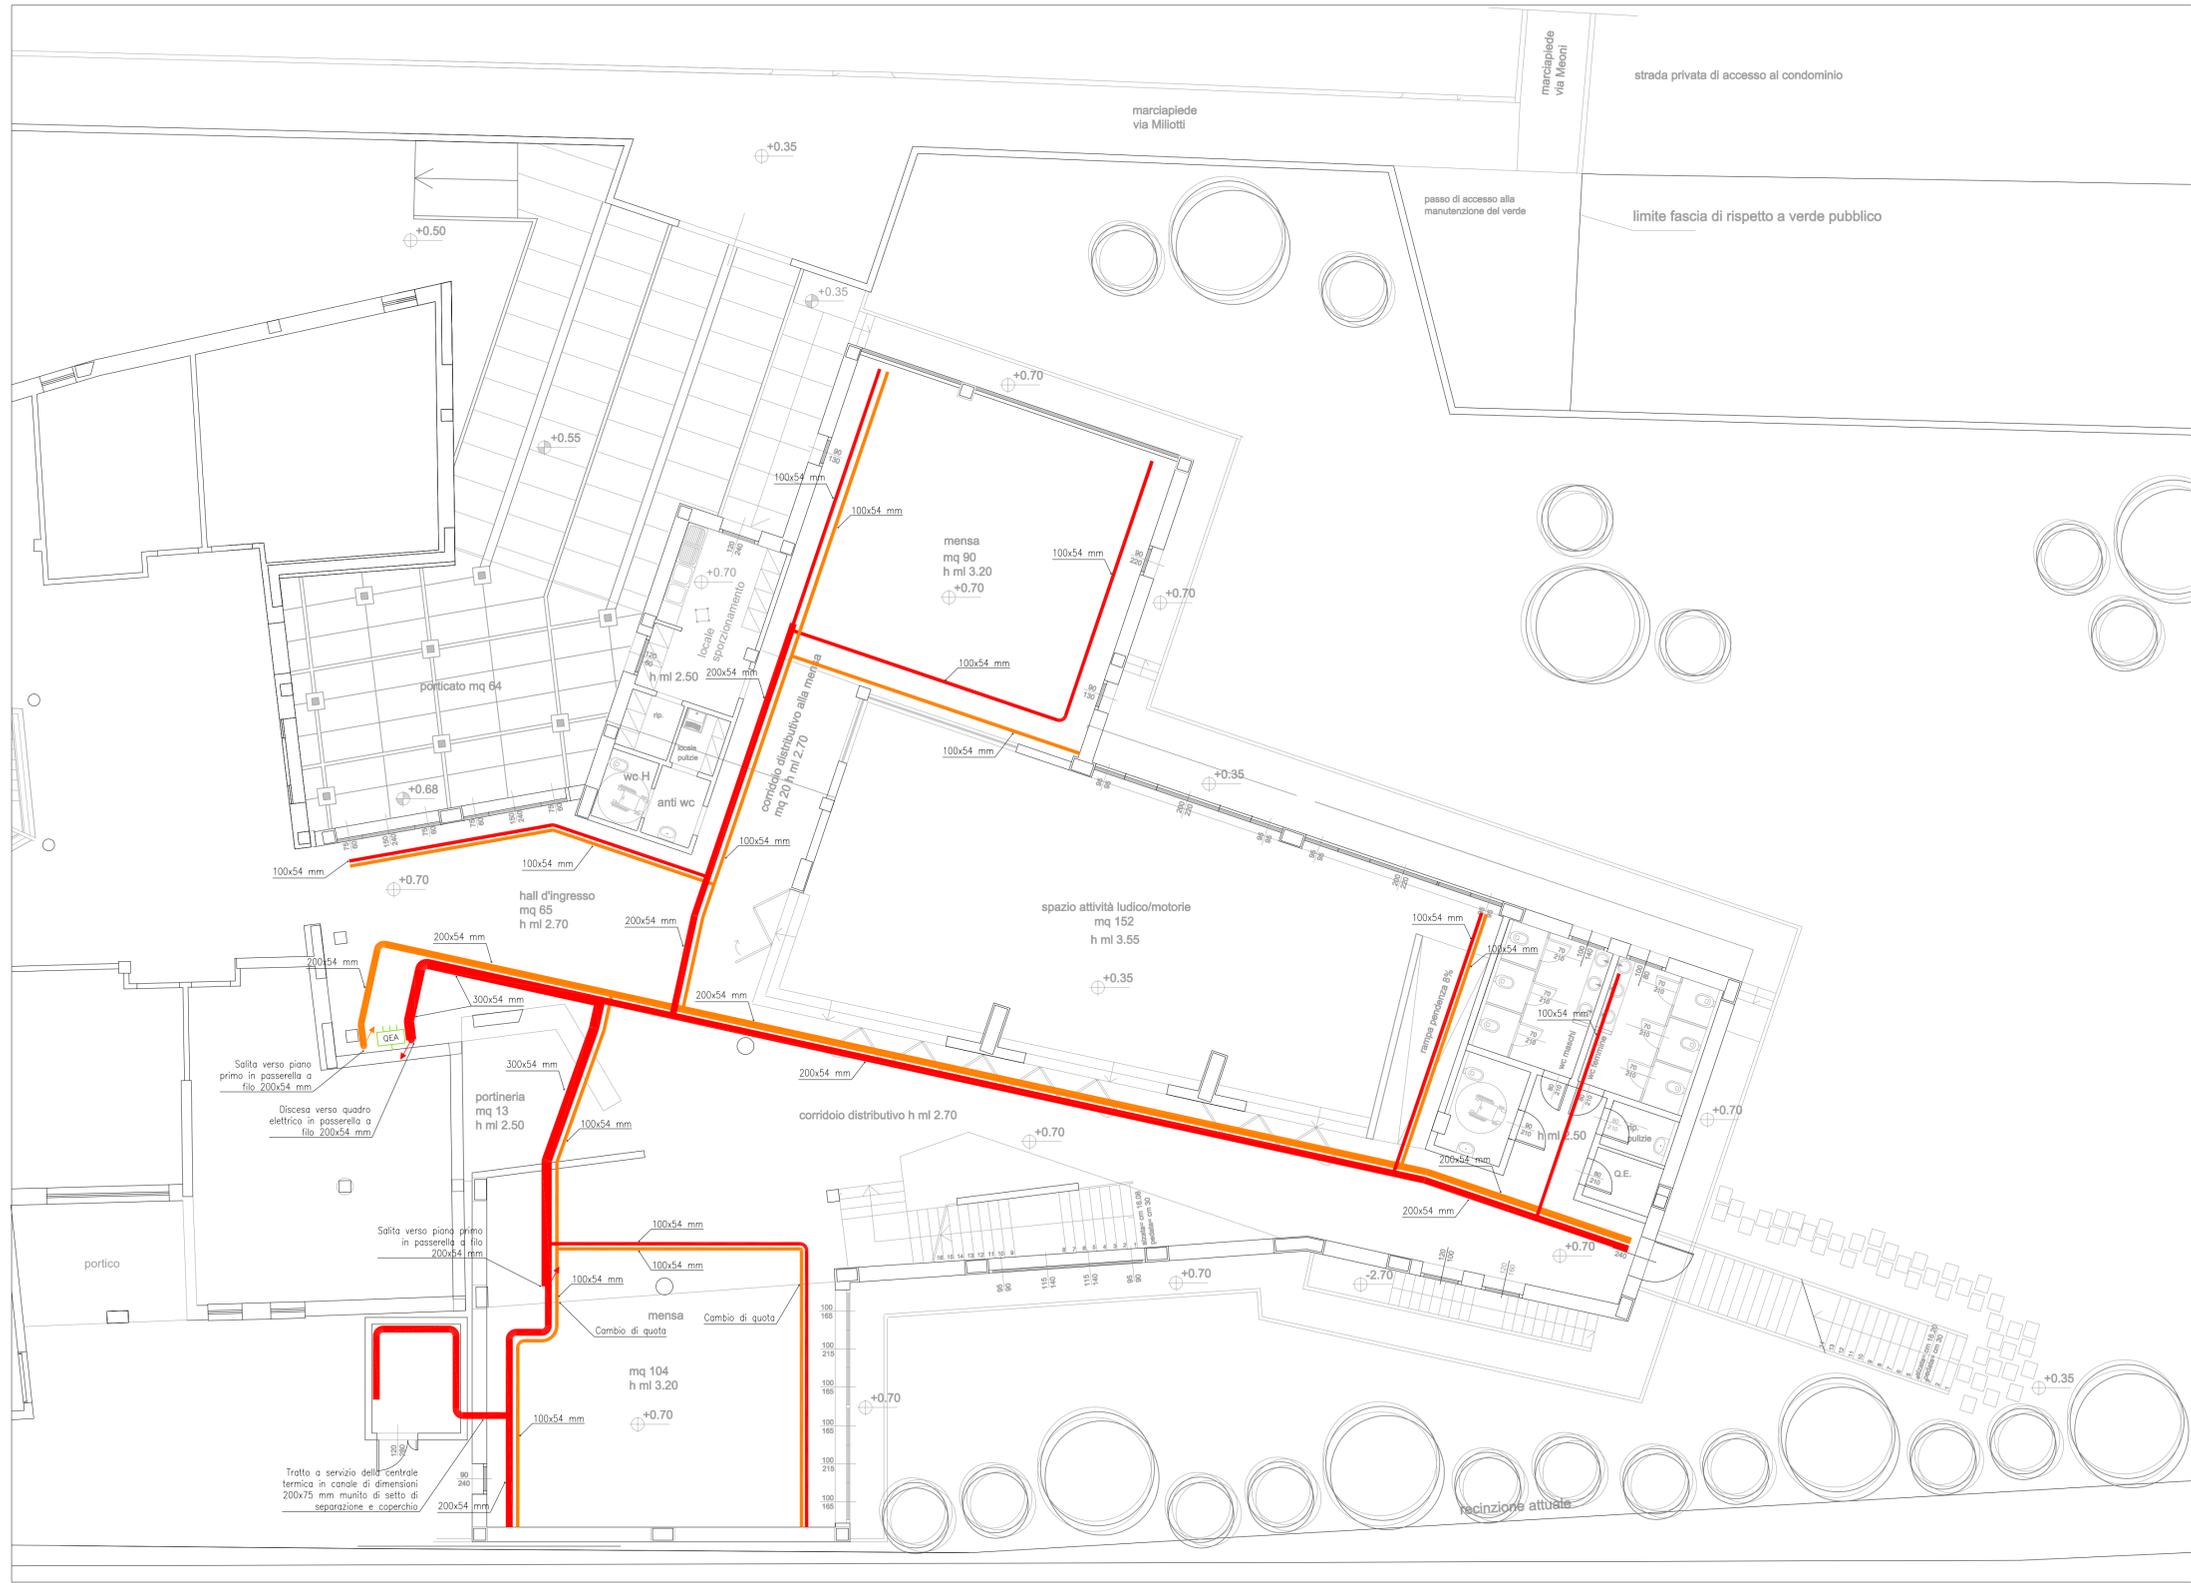

Progetto: **Ampliamento Scuola Primaria di Cafaggio "Laura Poli"**

Titolo: **Tav. IE02.1 - Piano Terra percorsi canalizzazioni**

Fase: **PROGETTO ESECUTIVO**

Assessore ai lavori pubblici	Valerio Barberis
Servizio PI	Lavori Pubblici
Dirigente del Servizio	Arch. Emilia Quattrone
Responsabile Unico del Procedimento	Arch. Luca Piantini

Progettisti

Progettista Opere Architettoniche
Arch. Diletta Moscardi
 Tecnico collaboratore
Geom. Dario Eleni
 Progettista Opere Strutturali
Ing. Massimiliano Begliomini
 Progettista Impianti Elettrici e Speciali
Ing. Maurizio Baldanzi
 Progettista Impianti Meccanici e Antincendio
Ing. Filippo Bogani
 Coordinatore in fase di progettazione
Arch. Luca Piantini

Elaborato: **Tav. IE02.1**
 Scala: **1:100**
 Spazio riservato agli uffici: