
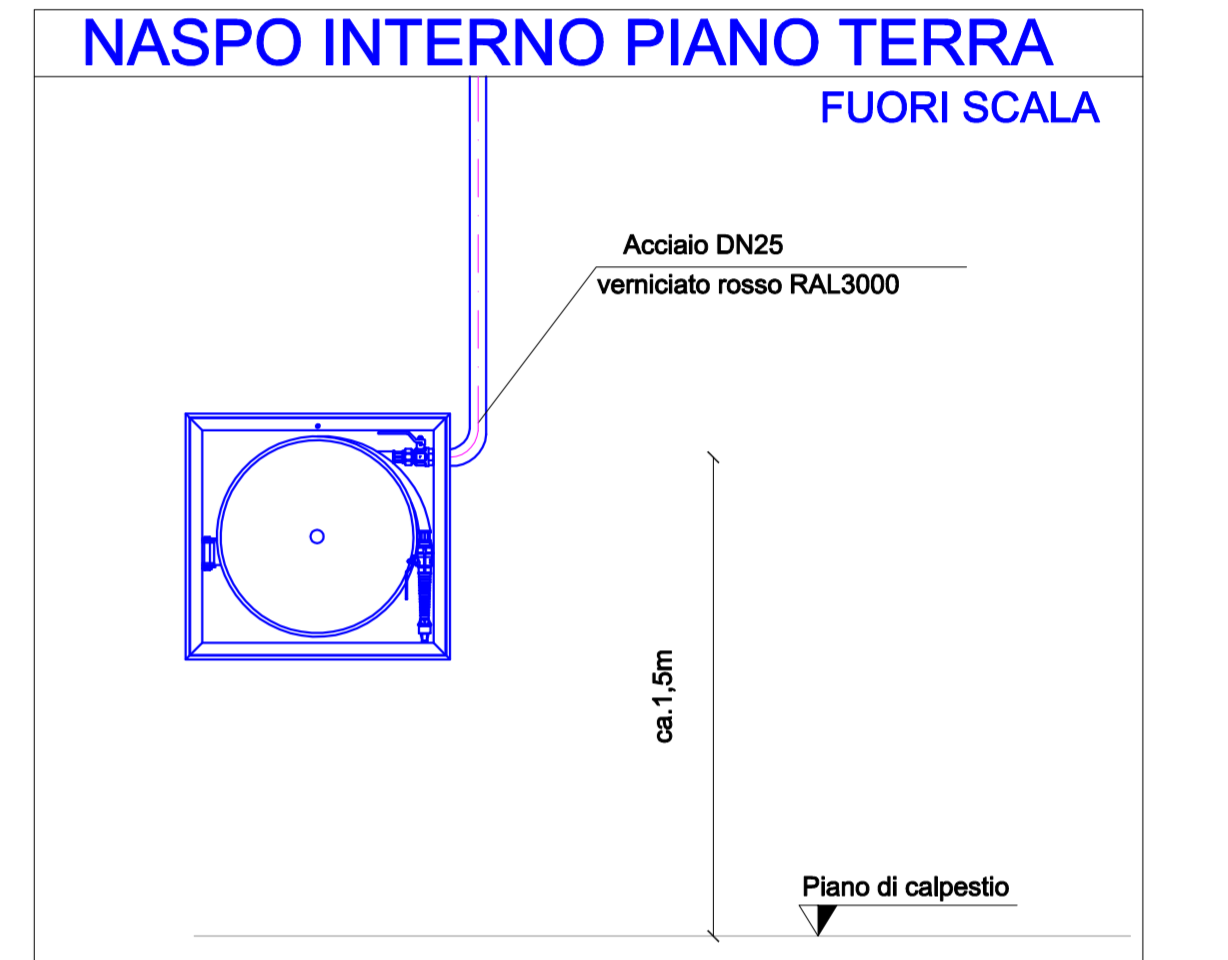


LEGENDA TUBAZIONI	
	Tubazioni in acciaio esistenti a vista
	Tubazioni in acciaio di nuova realizzazione a vista

LEGENDA	
	Naspo DN 25 esistente
	Fornitura e posa in opera Naspo DN 25, secondo norma UNI EN 671-1
	Fornitura e posa in opera di manometro tipo Bourdon
<b>N-n°</b>	Numerazione naspi

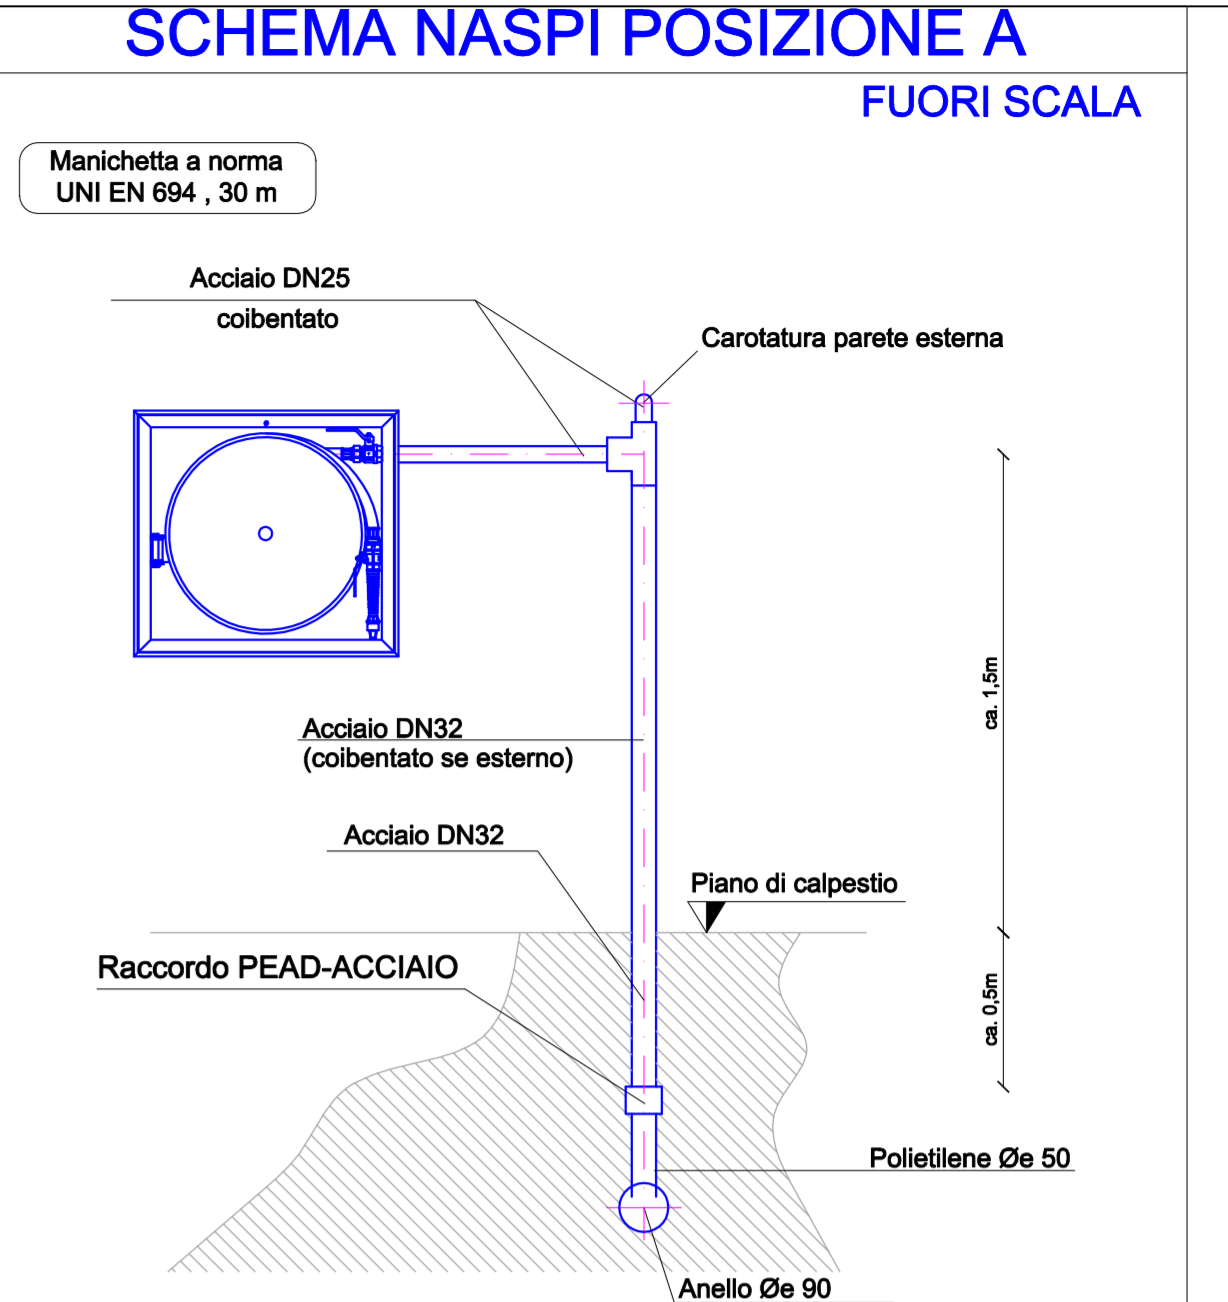

**comune di PRATO**  
Codice Fiscale: 840090401

**Progetto:** Ampliamento Scuola Primaria di Cafaggio "Laura Poli"

**Titolo:** Tav. IM18 - Impianto antincendio - Pianta piano primo - Schemi

**Fase:** PROGETTO ESECUTIVO

Assessore ai lavori pubblici	<b>Valerio Barberis</b>
Servizio PI	<b>Lavori Pubblici</b>
Dirigente del Servizio	<b>Arch. Emilia Quattrone</b>
Responsabile Unico del Procedimento	<b>Arch. Luca Plantini</b>

**Progettisti**

Progettista Opere Architettoniche  
Arch. Diletta Moscardi

Tecnico collaboratore  
Geom. Darlo Eleni

Progettista Opere Strutturali  
Ing. Massimiliano Bagliomoni

Progettista Impianti Elettrici e Speciali  
Ing. Maurizio Baldanzi

Progettista Impianti Meccanici e Antincendio  
Ing. Filippo Boganti

Coordinatore in fase di progettazione  
Arch. Luca Plantini

**Elaborato:** Tav. IM18  
**Scala:** 1:100 - Fuori scala  
Spazio riservato agli uffici:

© Copyright Comune di Prato - Servizio Lavori Pubblici  
è vietata la riproduzione anche parziale del documento **data: Novembre 2016**

Pianta Piano primo, scala 1/100