

Assessore alla mobilità e all'ambiente Filippo Alessi
Servizio PF Governo del territorio
Dirigente del Servizio Arch. Riccardo Pecoraro
Responsabile Unico del Procedimento Ing. Giovanni Nerini

Progettisti

Progetti Energetici e Impiantistici
Ing. Iuri Baldi
Ing. Marco Risaliti


Redazione Elaborati Grafici
Geom. Alessio Cheli
Geom. Giacomo Giovanchelli



Tavola 3 - Pianta e schemi elettrici


Scala: 1:100

Spazio riservato agli uffici:

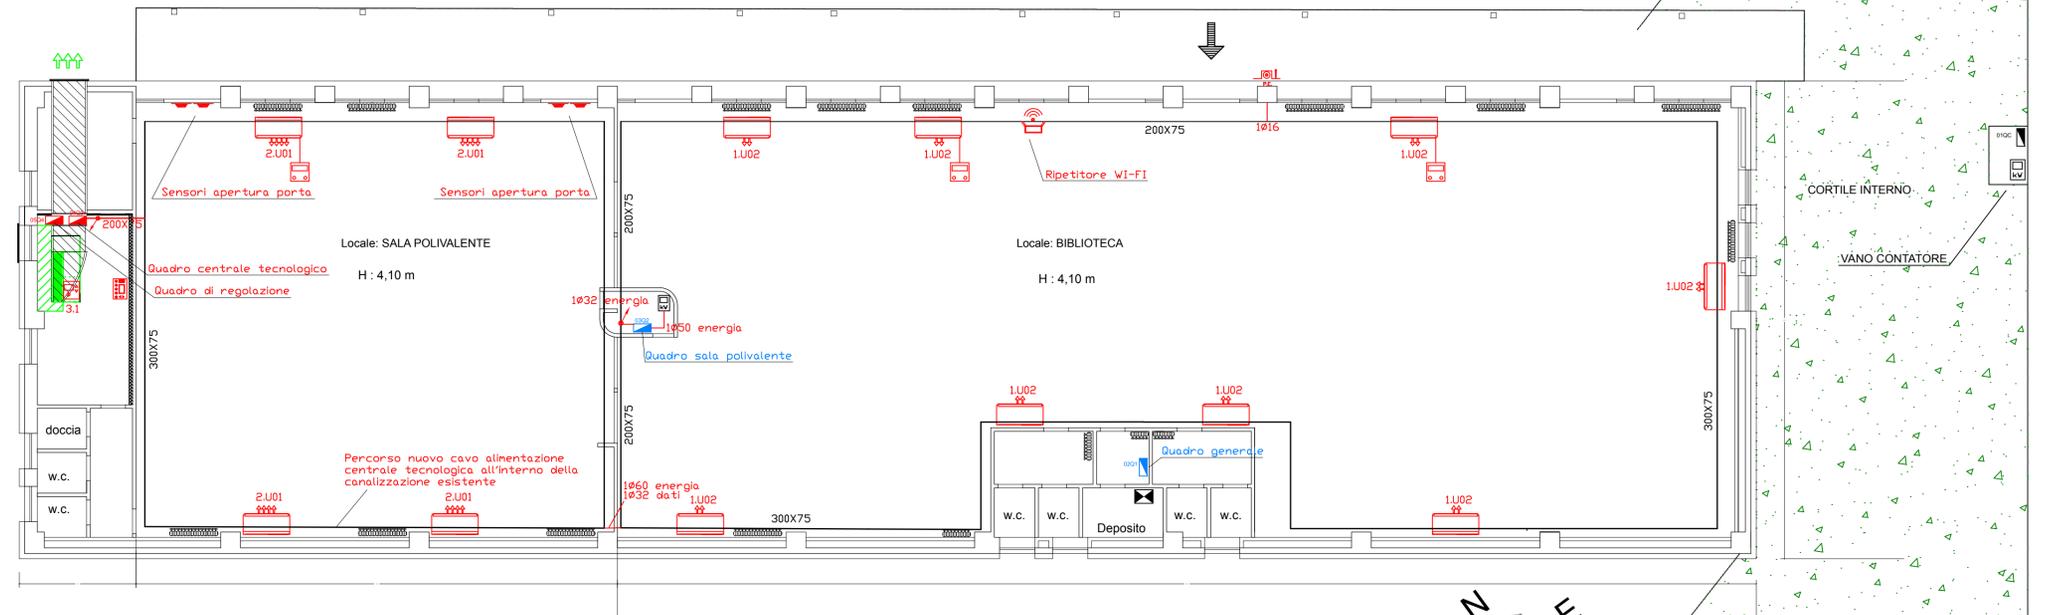

SCHEMA IMPIANTO ELETTRICO

SCHEMA IMPIANTO FOTOVOLTAICO

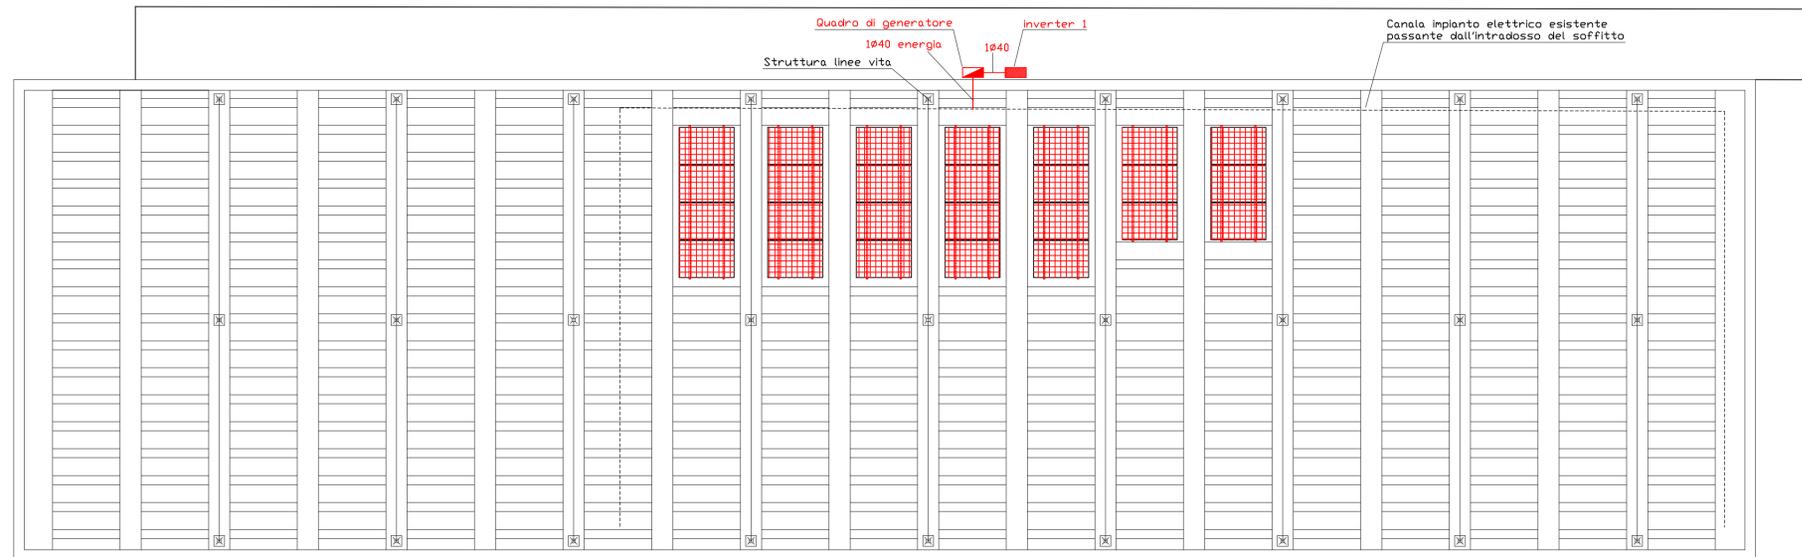

LEGENDA	
CANALIZZAZIONE ESISTENTE IN ACCIAIO SMALTATO CON SETTI SEPARATORI PER LINEE DI ENERGIA E SEGNALE	
LEGENDA COLORI	
	ELEMENTI NUOVI
	ELEMENTI DA MODIFICARE
	QUADRO ELETTRICO
	ALLACCIAMENTO ALIMENTAZIONE FANCOIL E COLLEGAMENTO AL BUS DATI (RS485)
	SENSORI APERTURA PORTE
	PANNELLO SUPERVISIONE RETE CON CONNESSIONE MODBUS
	PANNELLO CONTROLLORE SU POMPA DI CALORE
	TERMOSTATO DI ZONA SU FANCOIL MASTER
	CONDUTTURA DISCENDENTE
	CONDUTTURA ASCENDENTE
	ARMADIO TRASMISSIONE DATI
	FORNITURA ENEL
	PULSANTE DI EMERGENZA P.E.
	RIPETITORE WI-FI
	INVERTER