


**ABACCO**  
**IMPIANTO PUBBLICA ILLUMINAZIONE**

- pubblica illuminazione  
palo da giardino
- pubblica illuminazione  
palo stradale
- pozzetto di derivazione  
elettrica 50X50 con  
chiusino in ghisa

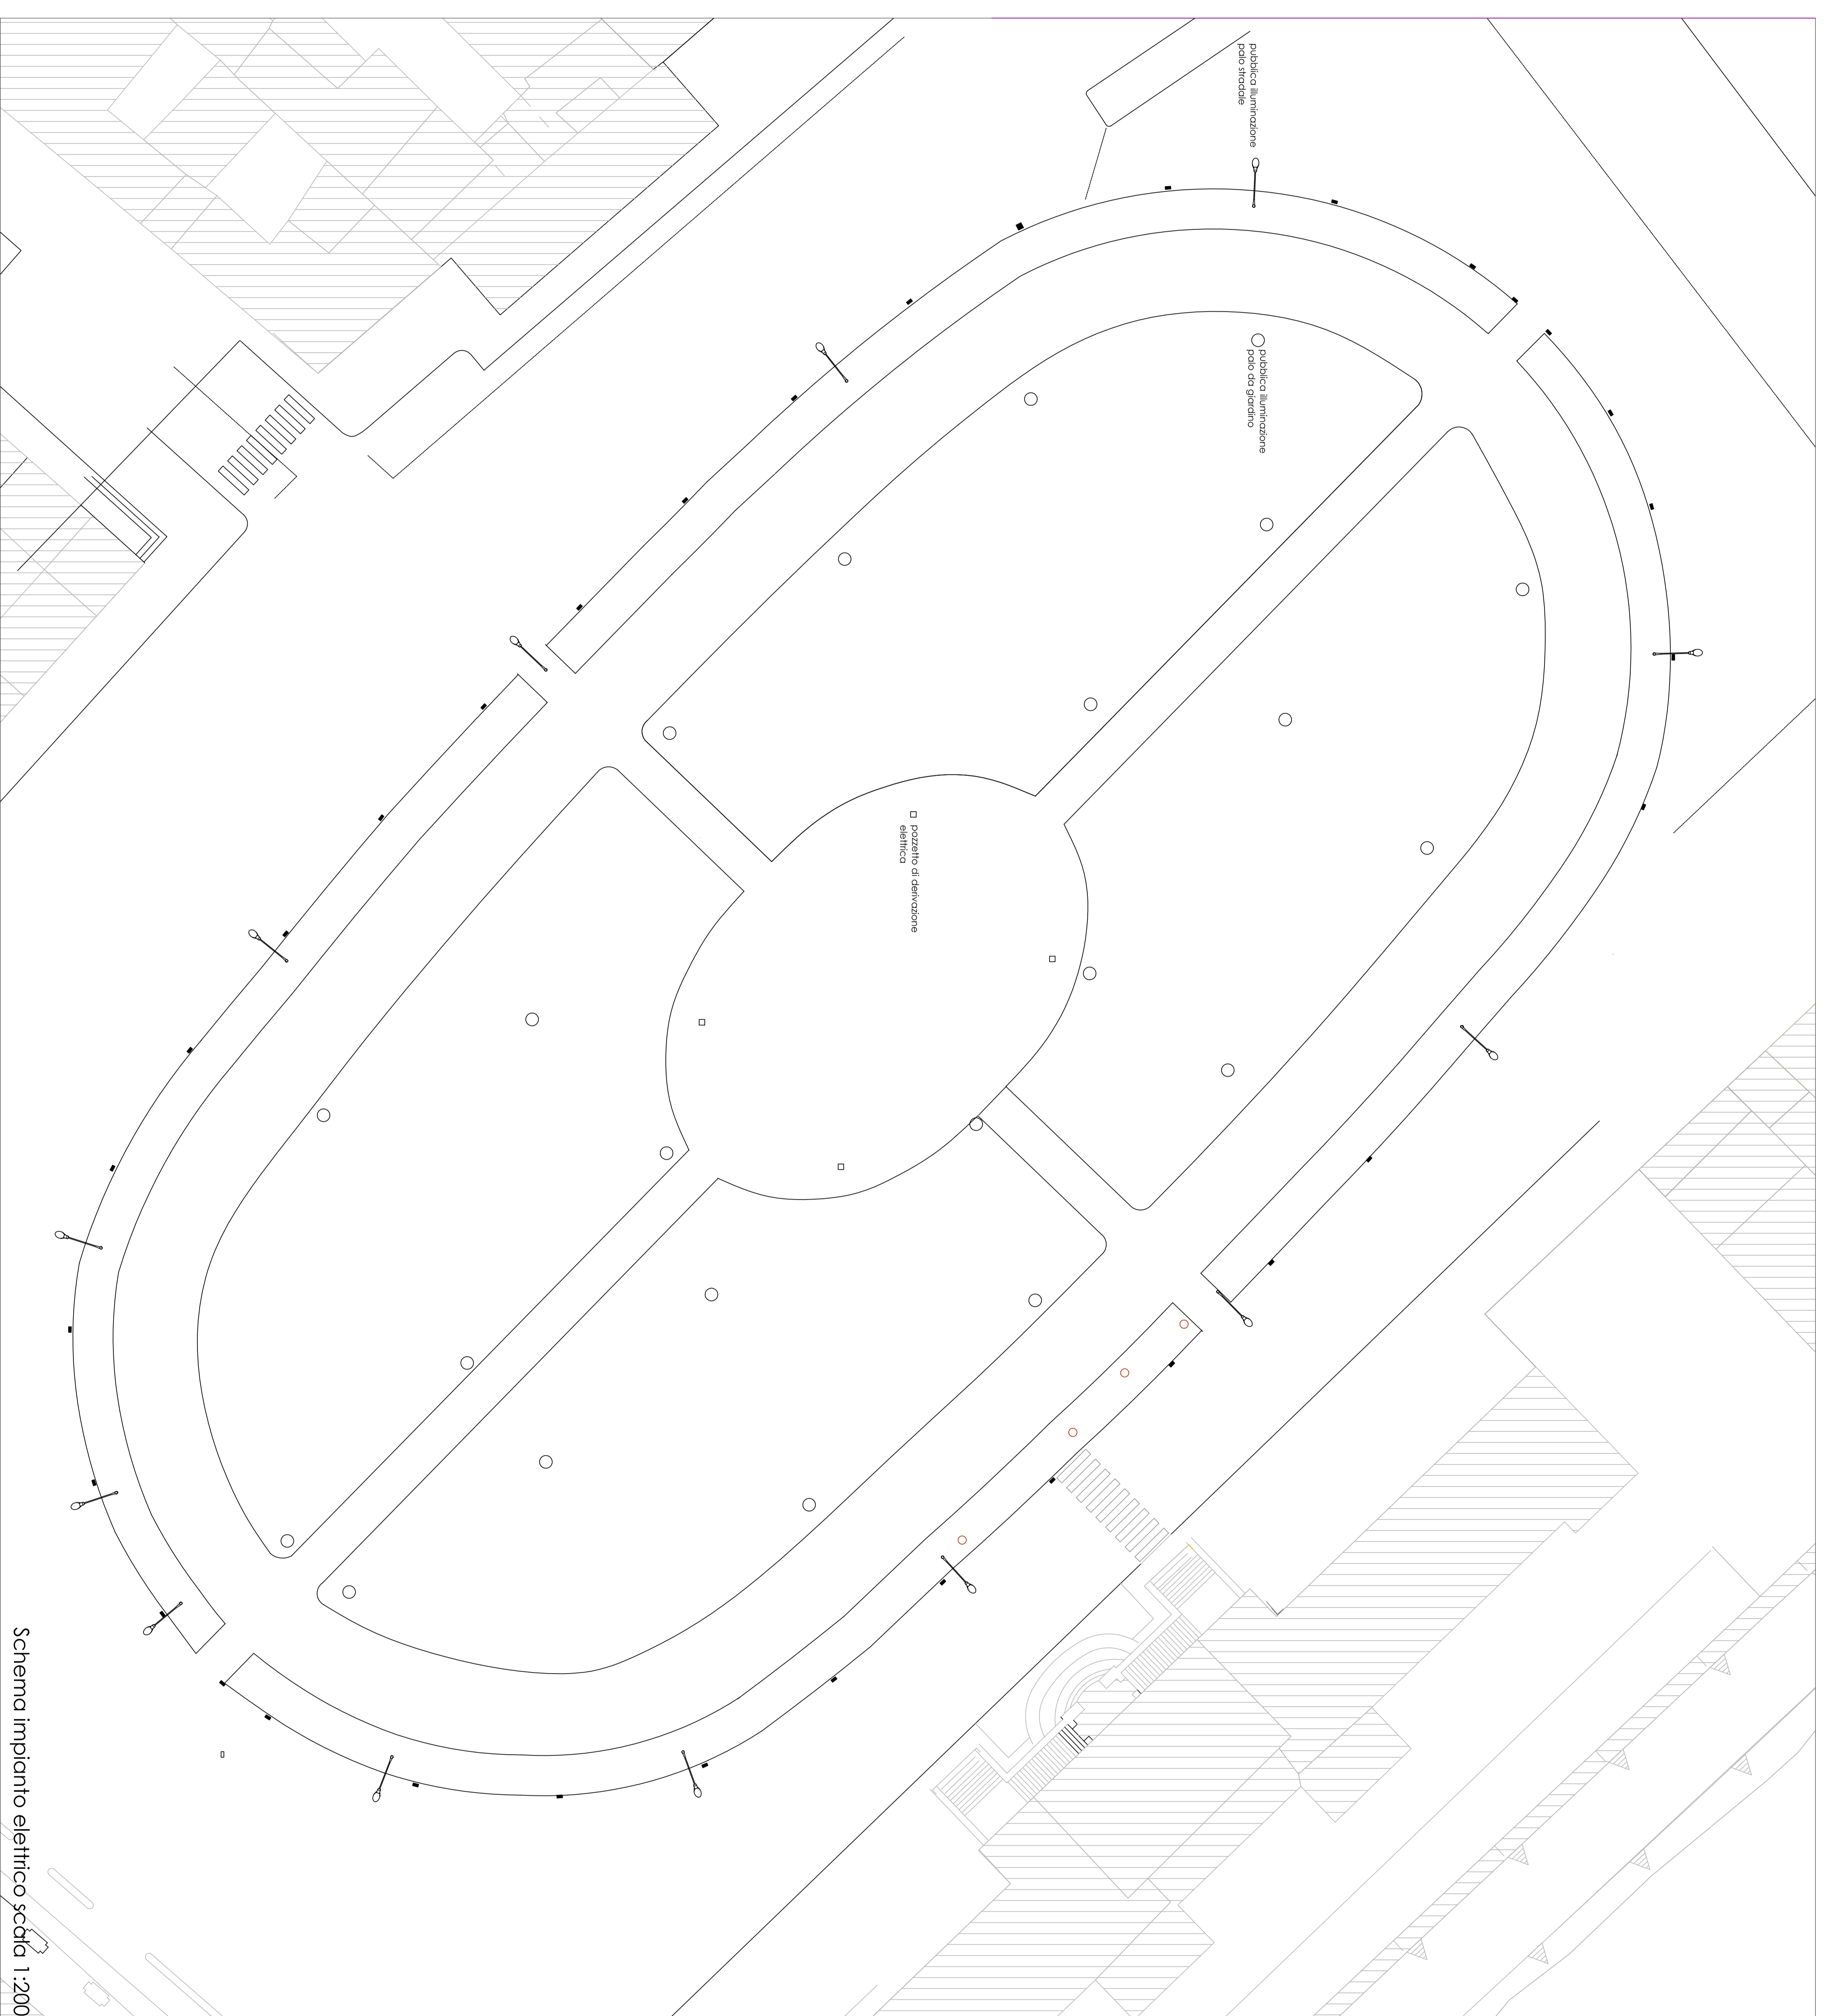

Schema impianto elettrico scala 1:200